

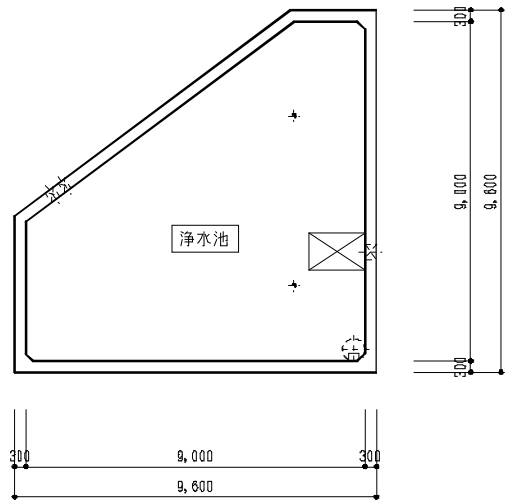


別紙 15

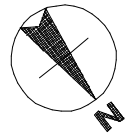

浄水池地階平面図 SCALE 1:100

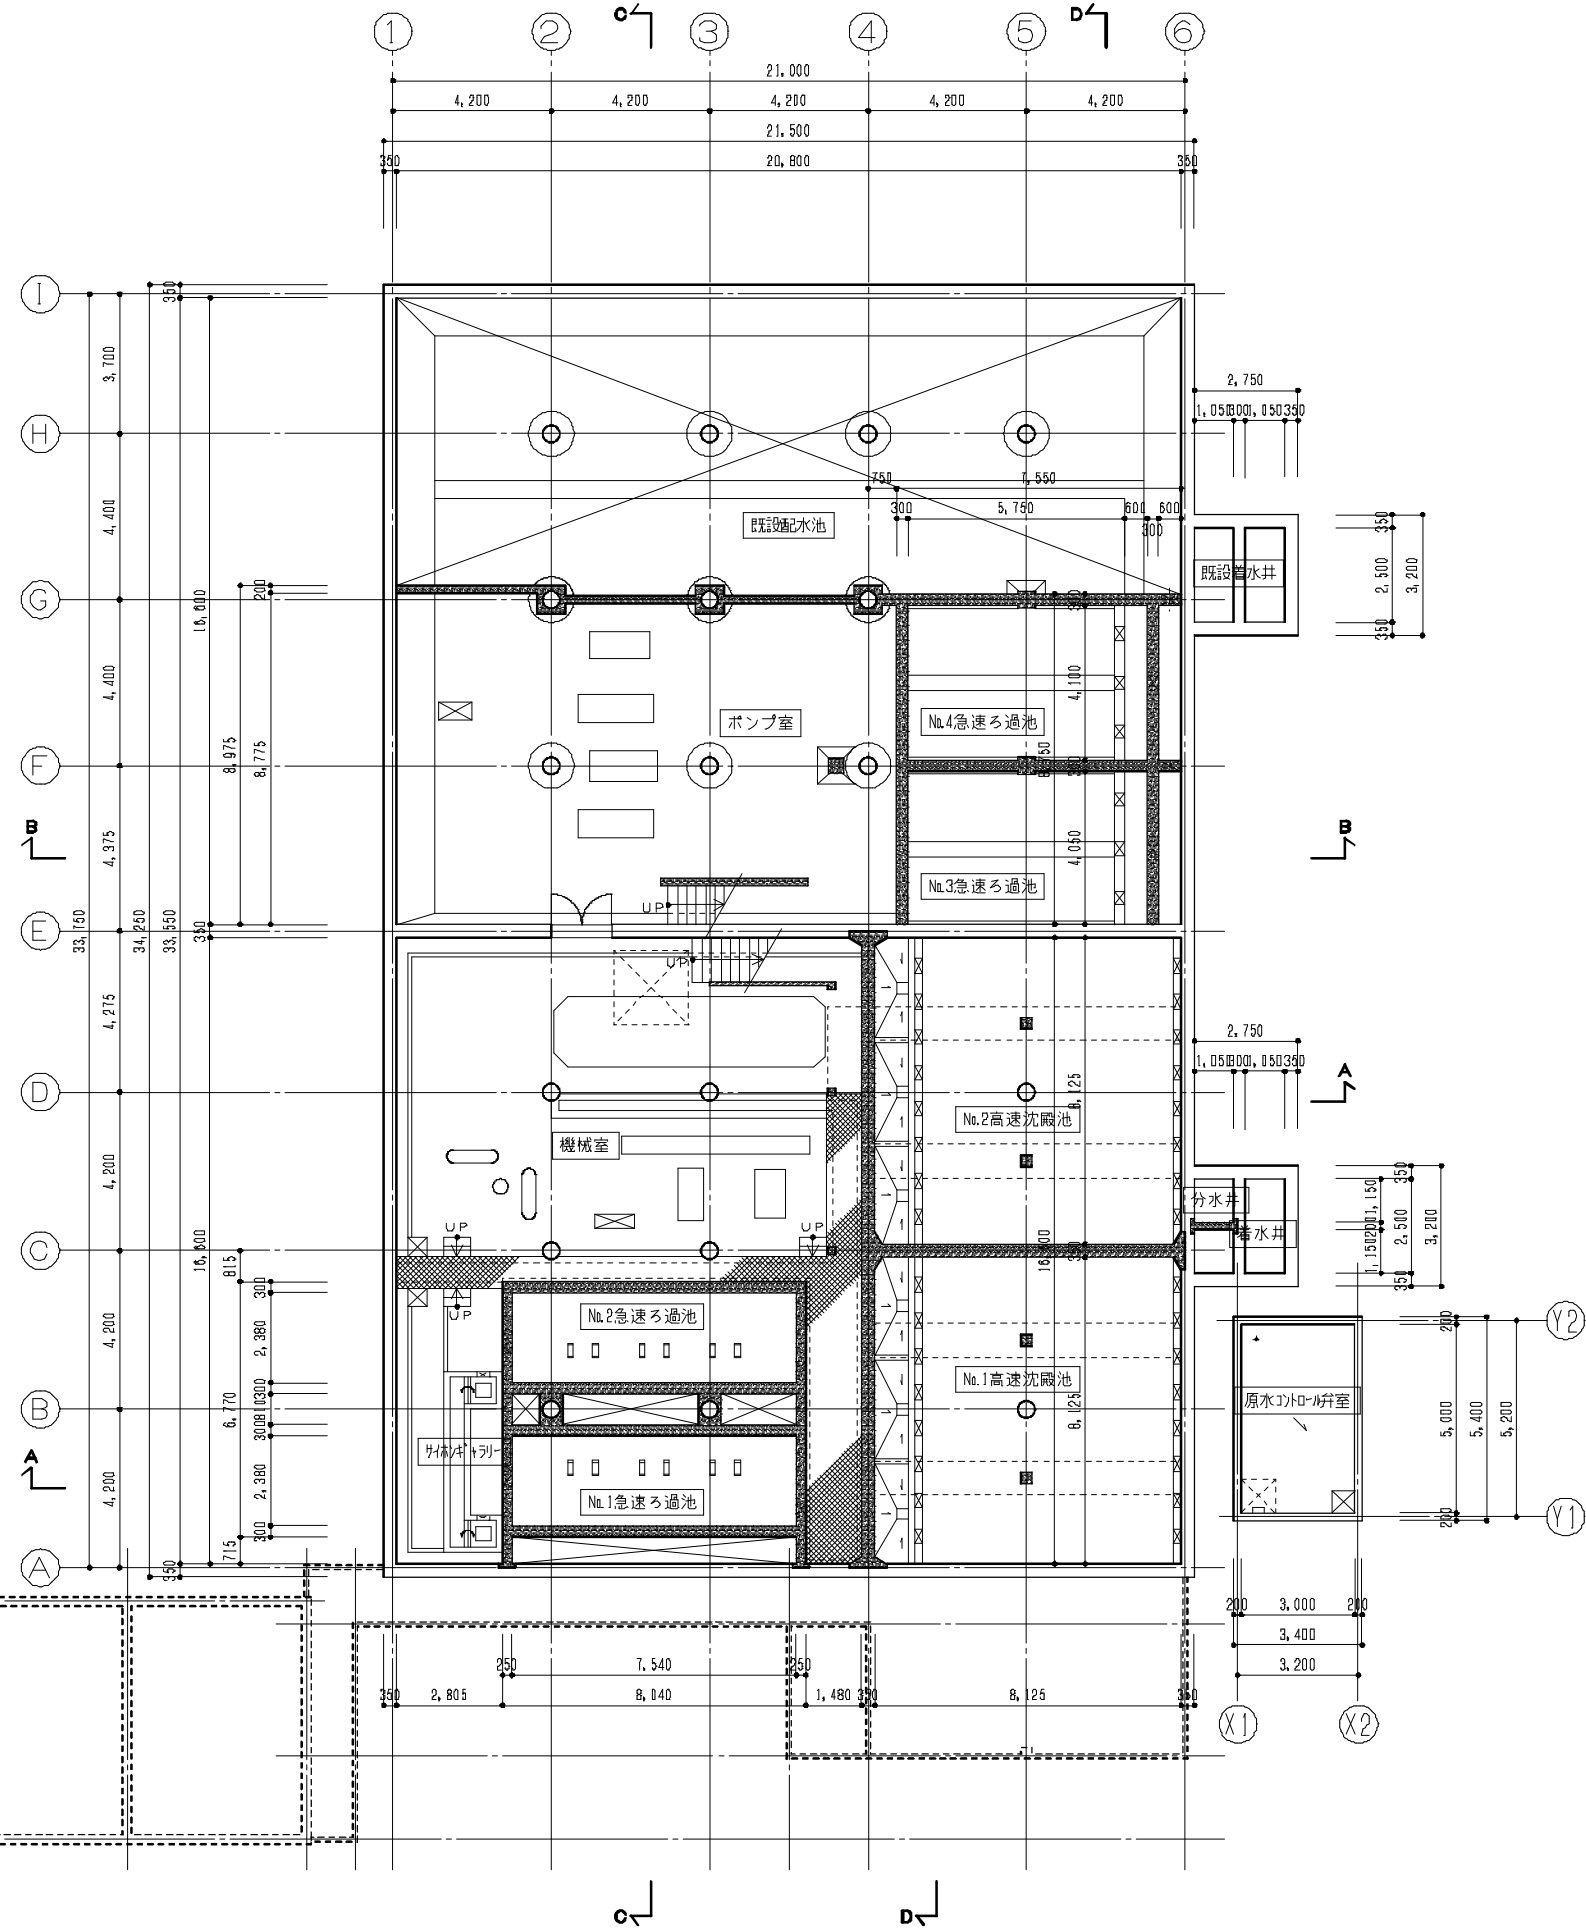

浄水場現況地階平面図 SCALE 1:100

名称	清水沢浄水場現況地階平面図			
縮尺	1:100	平成	年月	日作成
部長	主幹	係長	係	設計番号
				図番
夕張市建設課				
所長	部長	課長	設計	製図
株式会社 日水コン				