

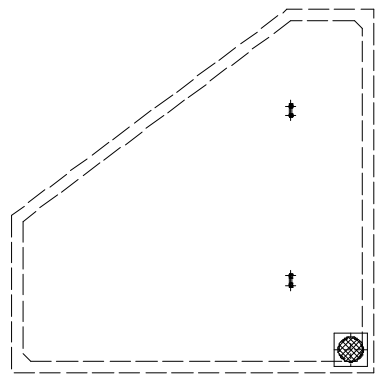


別紙 16

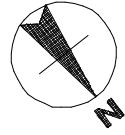

浄水池1階平面図 SCALE 1:100

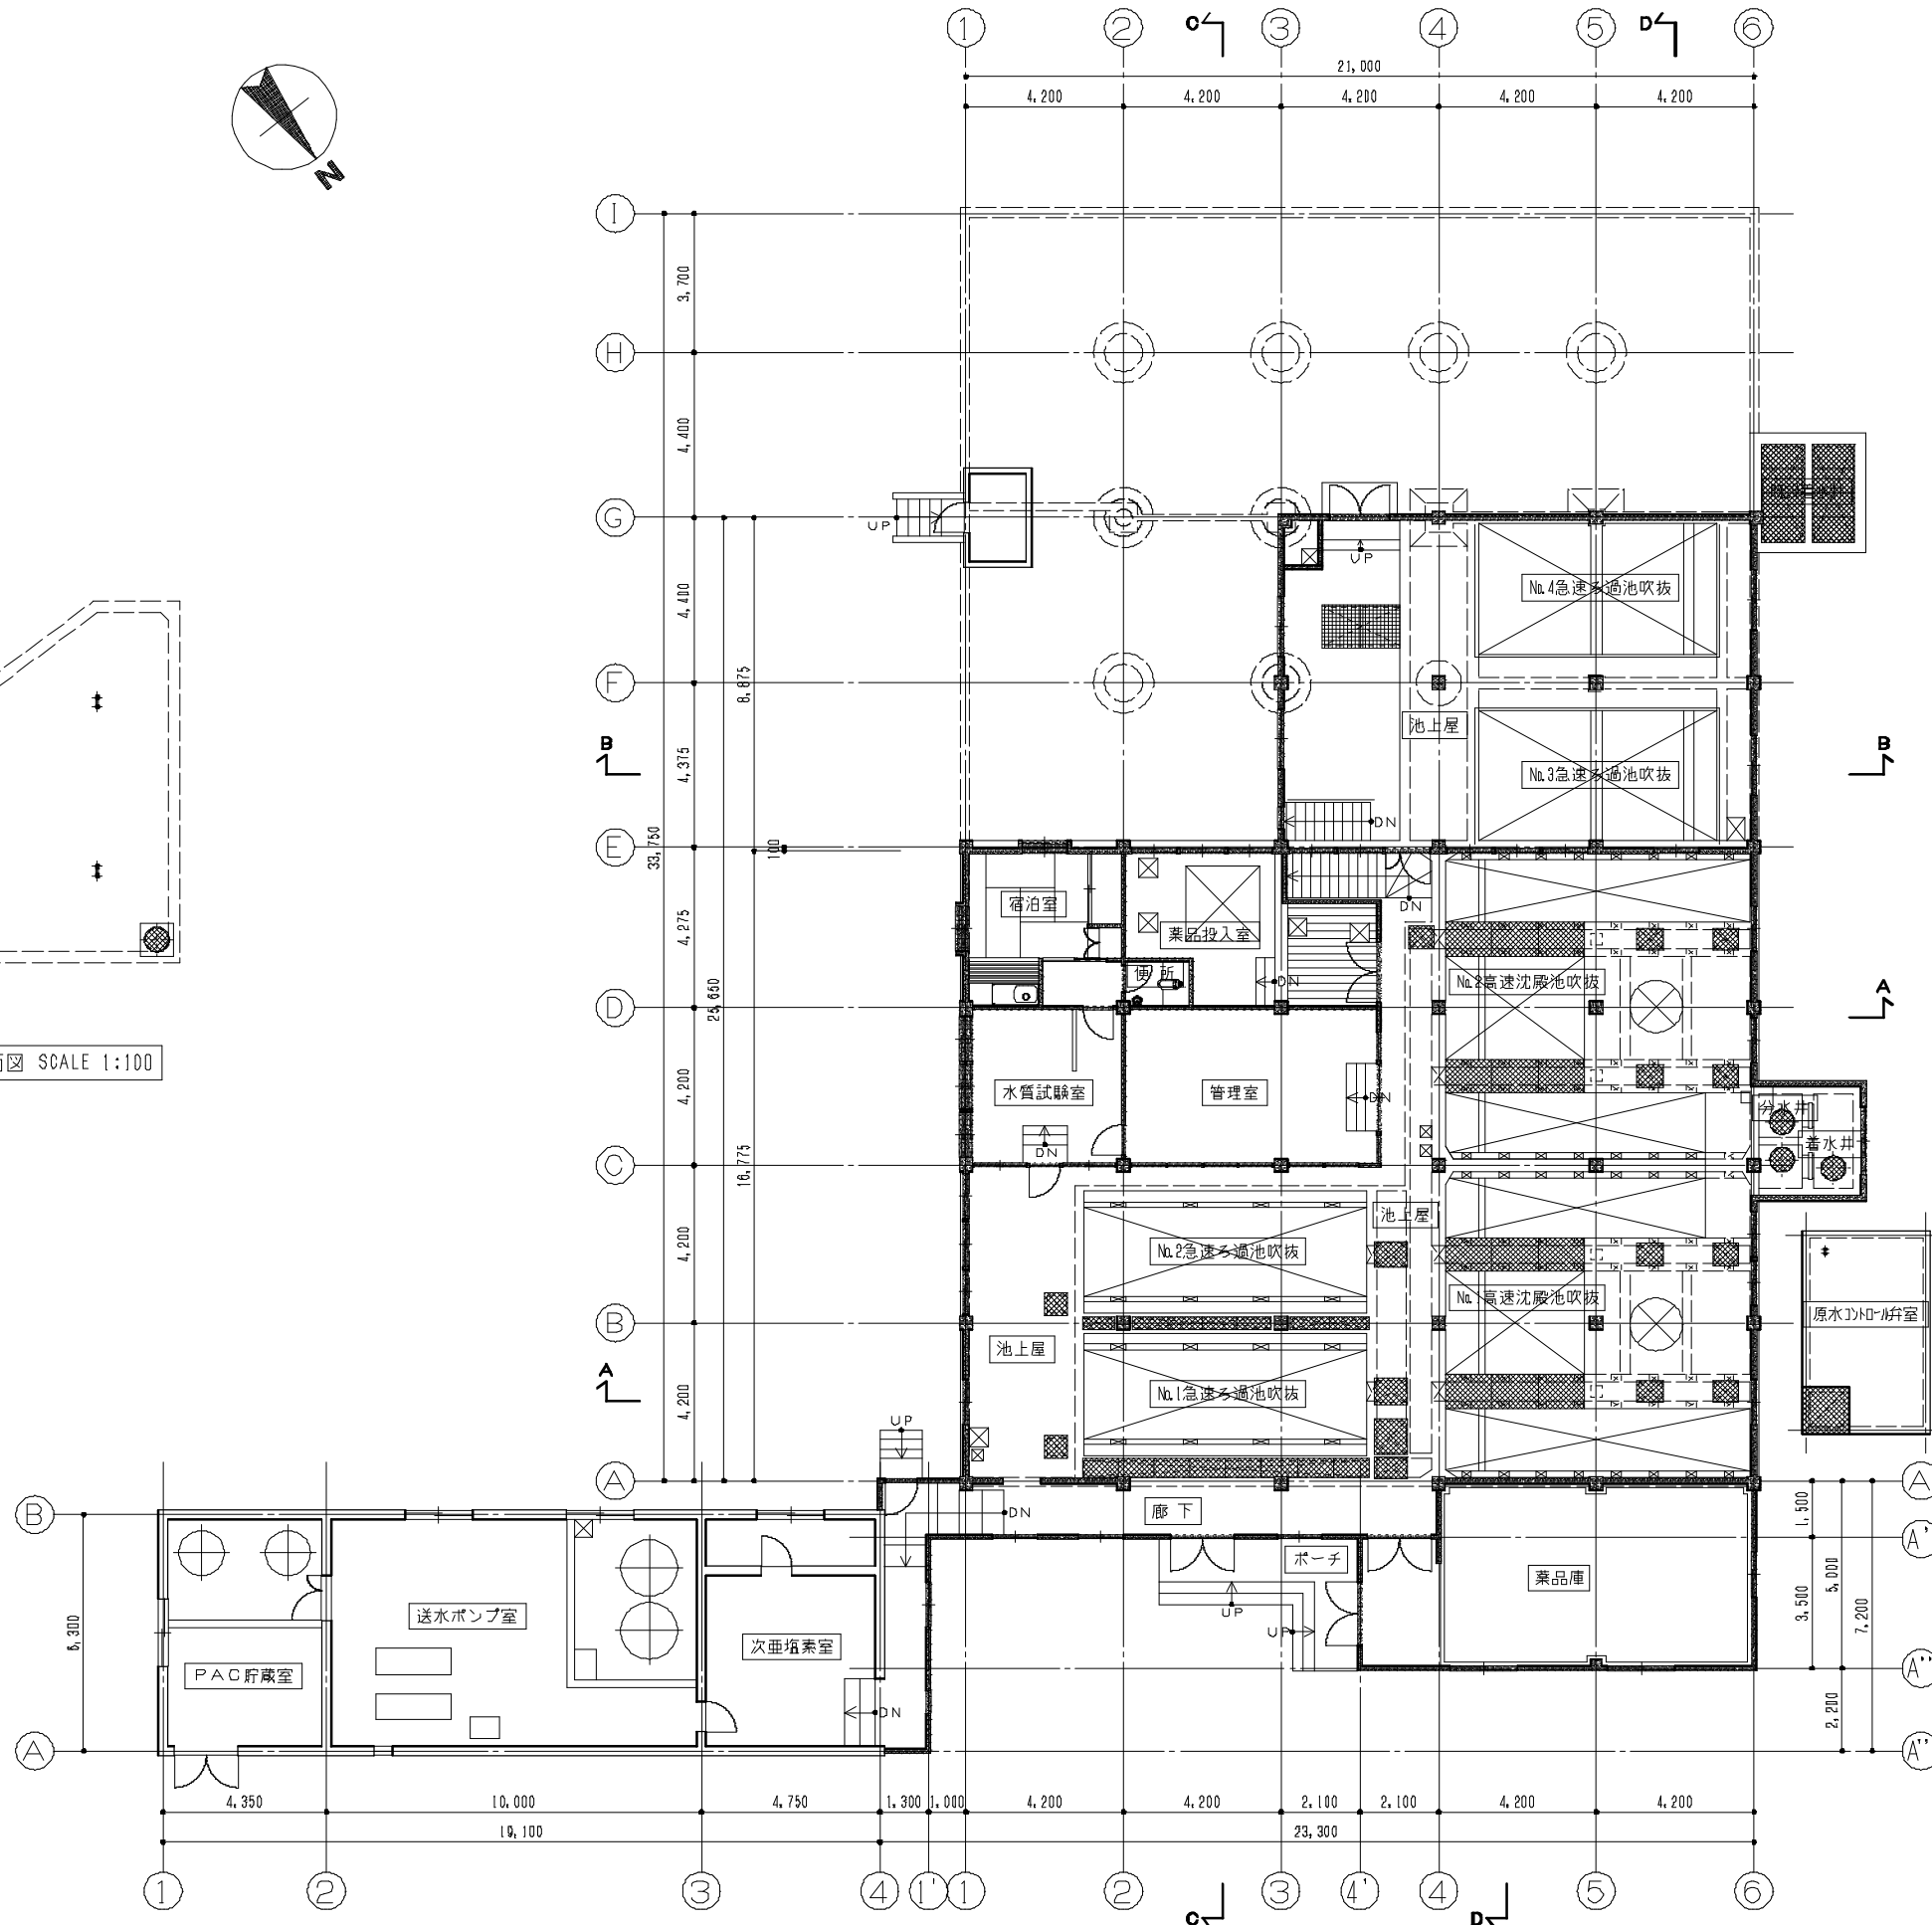

浄水場現況1階平面図 SCALE 1:100

名称	清水沢浄水場現況1階平面図				
縮尺	1:100	平成	年月	日	作成
部長	主幹	係長	係	設計番号	—
				図番	
夕張市建設課					
所長	部長	課長	設計	製	図
株式会社 日水コン					