
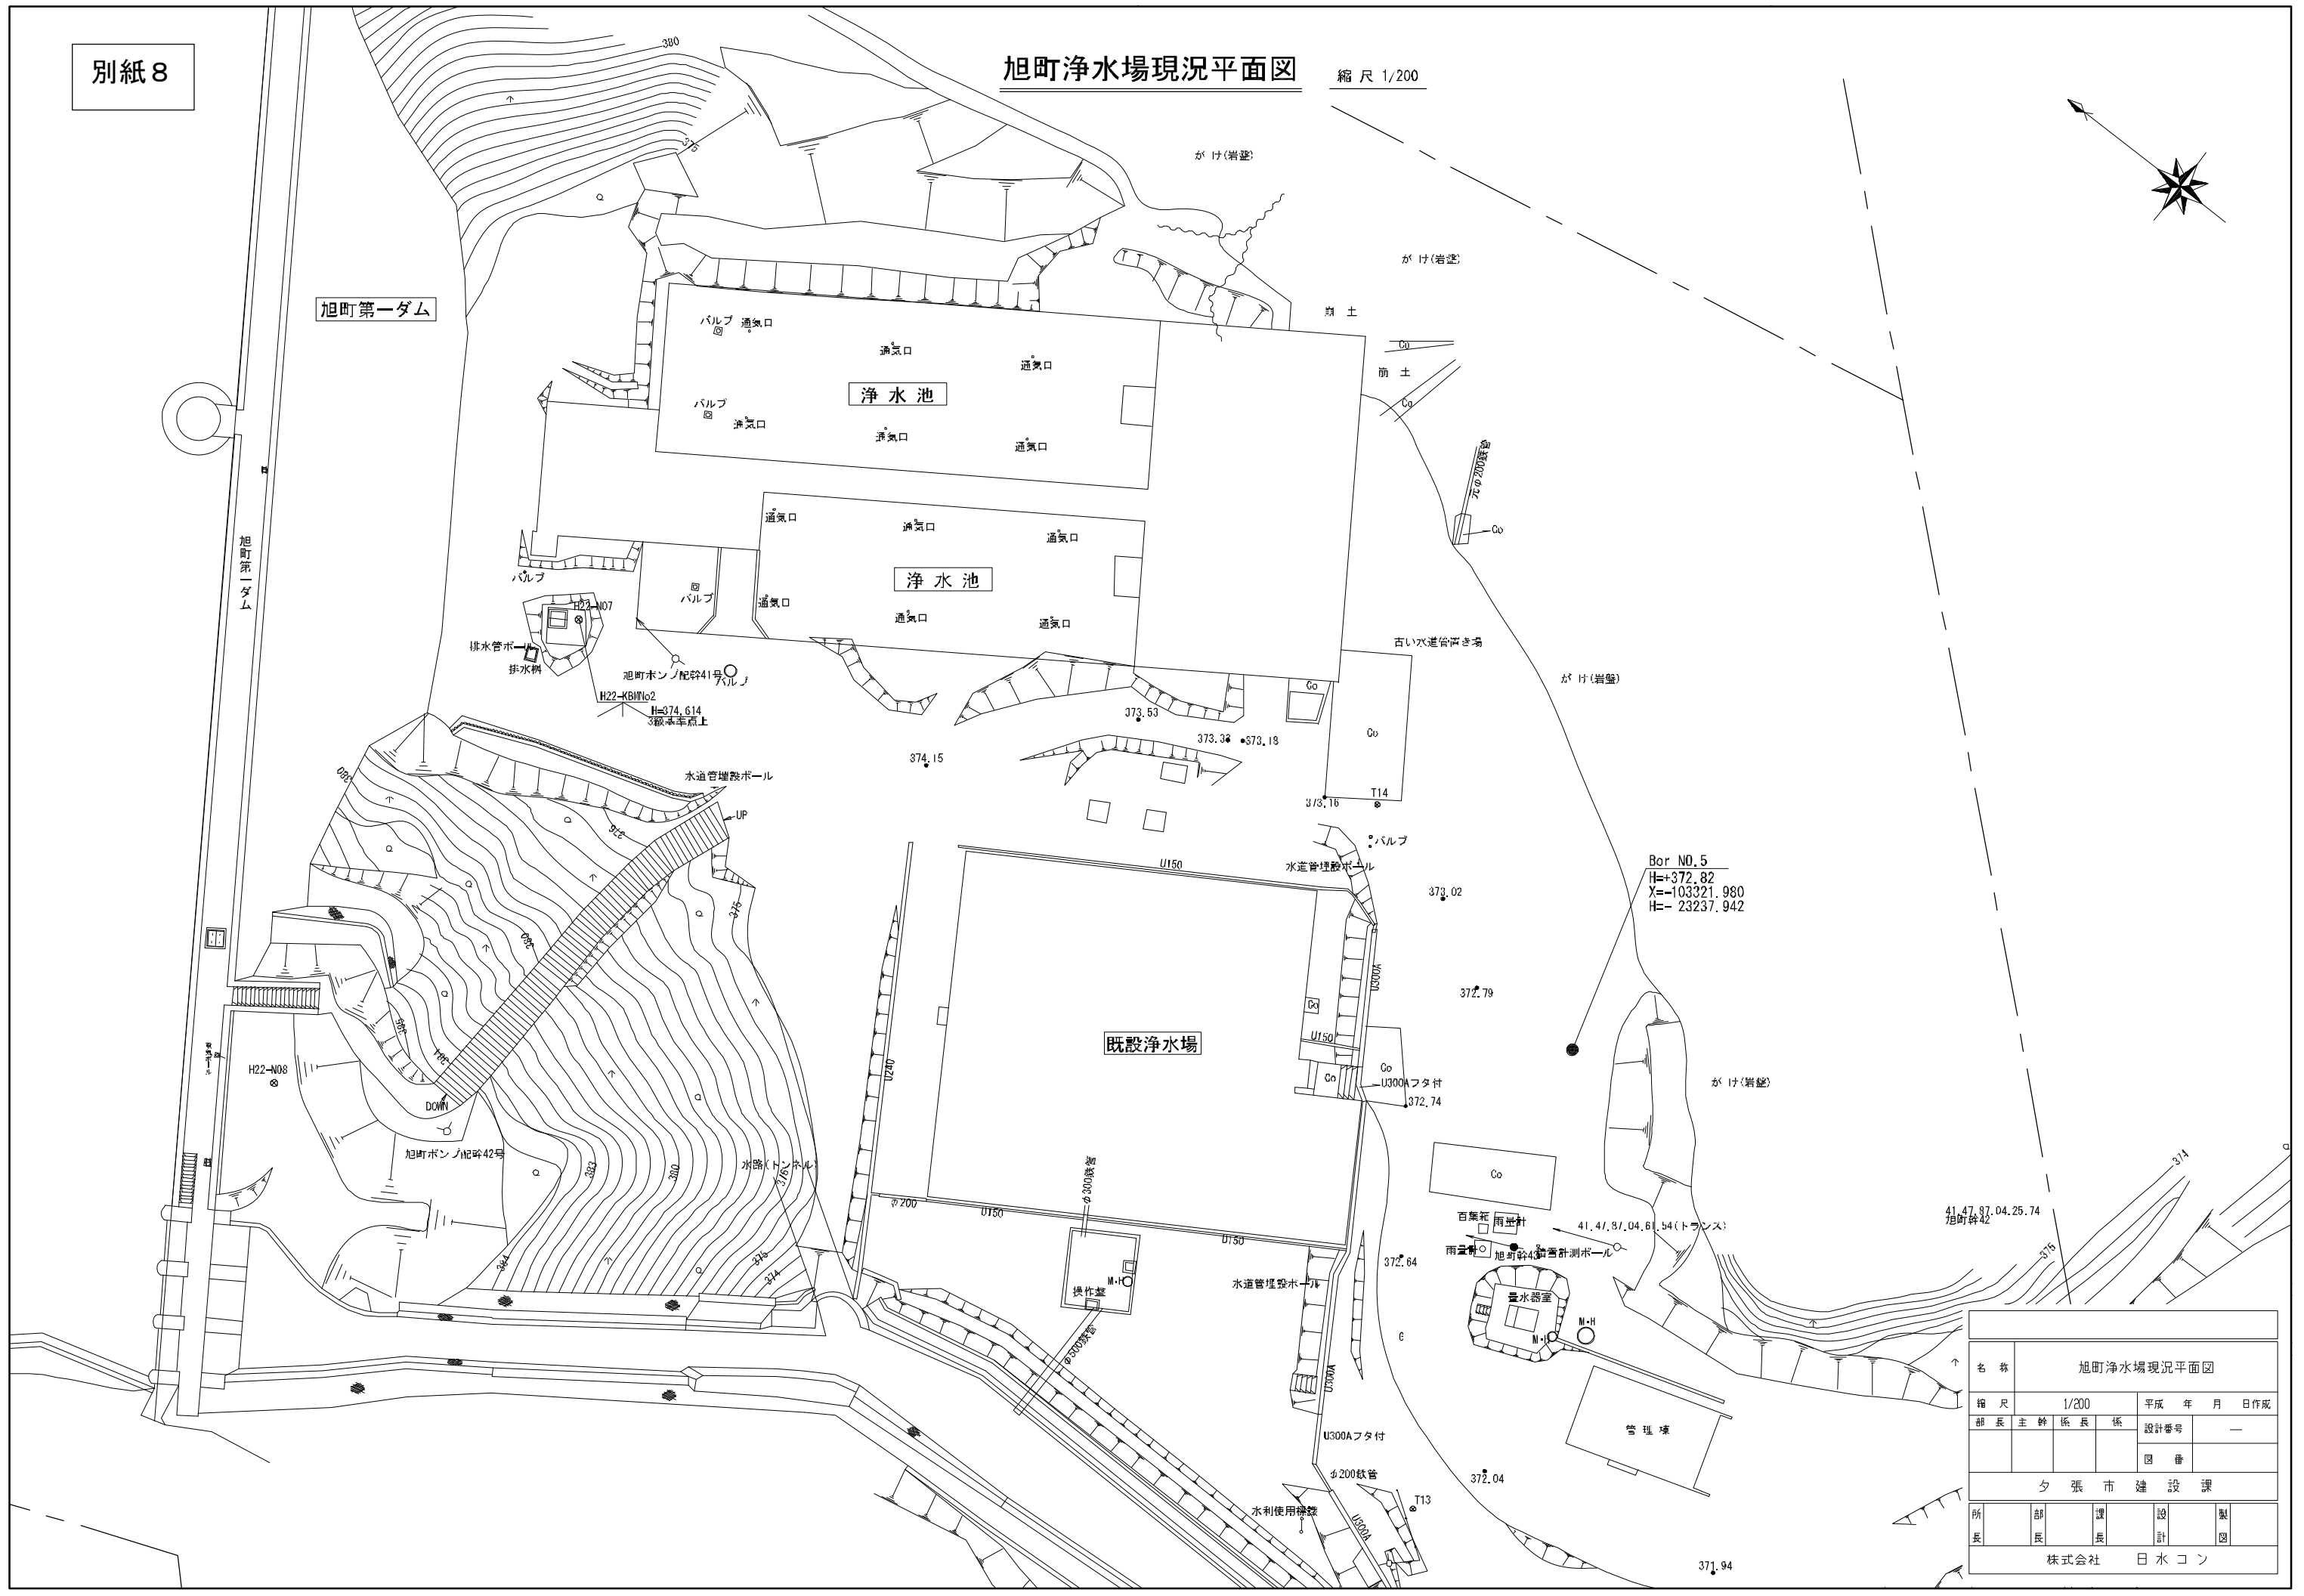


旭町浄水場現況平面図

縮尺 1/200

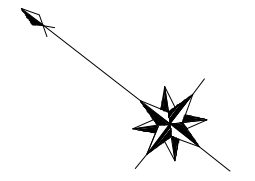

名称	旭町浄水場現況平面図		
縮尺	1/200	平成	年月日作成
部長	主任	係長	係
			設計番号
			図番
夕張市建設課			
所長	部長	課長	設計 製図
株式会社 日水コン			