

夕張市／清水沢浄水場／土木建築工事

施工：日本デグラモン株式会社

工番:C-253

図面表

図番	サイズ	名称	備考
M-1	A1	建屋仕上表	
M-2	A1	既設ろ過池一部毀しならびにはつり説明図	
M-3	A1	建屋1階平面図	
M-4	A1	建屋地下1階平面図	
M-5	A1	断面図、立面図	
M-6	A1	断面図	
M-7	A1	1階部分平面詳細図、断面詳細図	
M-8	A1	展開図	
M-9	A1	構造図 その2	
M-10	A1	構造図	
M-11	A1	構造図	
M-12-(A)	A1	壁配筋図	
M-13	A1	構造図	
M-14	A1	構造図 その7	
M-15	A1	構造図 その8	
M-16	A1	浄水槽	
M-17	A1	構造図 その5	
M-18	A1	ベンチュリー室 構造図	



荏原イン威尔コ株式会社

工番	W-780249	客先名	9張市/清水沢
装置名			
容量		納入月日	

承認	担当	ポストNo.
		

[illegible]

内 部 仕 上 リ ス ト					
部 名	床	巾 木	腰	壁	天 井
管 理 本 館	コンクリート打 カラクリート仕上	カラクリート仕上 H=100	コンクリート打散シ コンクリートベイト仕上	合 左	木毛セメント板打込 エマルジョンベイト仕上
薬 品 庫	タタミ敷		ラスボード下地 白漆喰塗 一部耐水合板 エマルジョン塗装	合 左	プラスチックボード打上 EP仕上
厨 房	プラスチック ワックス拭	ビニール巾木 H=100	ラスボード下地 白漆喰塗 一部ステンレス張	ラスボード下地 白漆喰塗	プラスチックボード打上 EP仕上
薬 品 入 口	プラスチック ワックス拭 ビニール張	ビニール巾木 H=100	プリント合板 (4mm)	合 左	プラスチックボード打上 EP仕上
水 質 試 験 室	耐水モルタル塗金鎖仕上		耐水モルタル塗金鎖仕上 H=600	耐水合板ツマ消DP壁 (4mm)	プラスチックボード打上 EP仕上
管 理 室	モルタル下地 ビニール張	ビニール巾木 H=100	耐水合板ツマ消DP壁 (4mm) 一部モルタル下地スラブ サテン仕上	合 左	木毛セメント板打込 エマルジョンベイト仕上
薬 品 試 験 室	モルタル下地 ビニール張	ビニール巾木 H=100	耐水合板ツマ消DP壁 (4mm) 一部モルタル下地スラブ サテン仕上	合 左	合 上
薬 品 投 入 室	コンクリート打 カラクリート仕上	カラクリート H=100	耐水合板ツマ消DP壁 (4mm) 一部モルタル塗金鎖仕上	合 左	木毛セメント板打込 エマルジョンベイト仕上
薬 品 庫	コンクリート打金鎖押へ タタミ敷		コンクリート打散シ 新設取付	コンクリート打散シ	木毛セメント板打込
厨 下	コンクリート打 カラクリート仕上	カラクリート仕上 H=100	コンクリート打散シ コンクリートベイト仕上	合 左	木毛セメント板打込 エマルジョンベイト仕上
ホ ン ン 室	シタダコンクリート打 カラクリート仕上	A 上	合 上	コンクリート打散シ コンクリートベイト仕上	
高 速 洗 車 池	コンクリート打 防水モルタル仕上			コンクリート打 防水モルタル仕上	
着 水 井	上部:コンクリート打 カラクリート仕上 下部:防水モルタル仕上		上部:コンクリート打 カラクリート仕上 下部:コンクリート打 防水モルタル仕上		上部: 木毛セメント板打込 エマルジョンベイト仕上
集 水 渠	コンクリート打 防水モルタル仕上			コンクリート打 防水モルタル仕上	CHRE蓋
送 水 渠	コンクリート打 防水モルタル仕上			コンクリート打 防水モルタル仕上	コンクリート打散シ
注 入 池	コンクリート打 防水モルタル仕上			コンクリート打 防水モルタル仕上	
排 水 渠	コンクリート打 防水モルタル仕上 一部耐水モルタル仕上			コンクリート打 防水モルタル仕上 一部耐水モルタル仕上	一部 CHRE蓋







建 具 リ ス ト							
符号	場所	個数	寸 法 (mm)	型 式	材 質	仕 上	附 属 金 物
3W	管理本館	5ヶ所	1200 × 400 1200 × 400	ニ 機 工 業 K.K. 65型引込機 (記号 1204)			6.8"ラフワイヤ
3W	"	1ヶ所	ニ 機 工 業 K.K. 65型引込機 (記号 1204)				6.8"ラフワイヤ
3W	"	2ヶ所	ニ 機 工 業 K.K. 65型引込機 (記号 1213-H)				6.8"ラフワイヤ
3W	" (備付)	1ヶ所	ニ 機 工 業 K.K. 65型引込機 (記号 1805)				6.8"ラフワイヤ
3W	薬品庫	2ヶ所	1200 × 400	ニ 機 工 業 K.K. 65型引込機 (記号 1204)			6.8"ラフワイヤ
3W	"	2ヶ所	1200 × 400	引込機子窓	杉	オイルステインワックス仕上	3"型板
3W	"	1ヶ所	850 × 1800	合板+耐水合板 片引付 外側ハ耐水合板フラッシュ	杉	オイルステインワックス仕上	引手、ナイロン車、レール
3W	"	1ヶ所	1750 × 1800	タタミ貼附周、天板付	杉	オイルステインワックス仕上	引手
3W	"	1ヶ所	800 × 1330	プリント合板フラッシュ両面付	杉	プリント合板	取手、鉄蓋
3W	"	1ヶ所	800 × 320	プリント合板フラッシュ両面付	杉	プリント合板	引手
3W	厨 房	1ヶ所	920 × 550	プリント合板 フラッシュ		鉄板、塗装	取手、鉄蓋
3W	薬品投入室	1ヶ所	800 × 1800	耐水合板フラッシュ (両面付)	杉	オイルベイト仕上	3"型板
3W	水質試験室	2ヶ所	800 × 1800	耐水合板フラッシュ (両面付)	杉	オイルベイト仕上	3"透明
3W	"	2ヶ所	1,410 × 900	引込機子窓	杉	オイルベイト仕上	3"透明
3W	便 所	1ヶ所	700 × 1800	耐水合板フラッシュ (両面付)	杉	オイルベイト仕上	3"スリ
3W	管 理 室	1ヶ所	1800 × 1800	耐水合板フラッシュ両面付 (両側)	杉	オイルベイト仕上	3"透明
3W	"	6ヶ所	900 × 1210	引込機子窓	杉	オイルベイト仕上	3"透明
3W	"	2ヶ所	750 × 1210	引込機子窓 (引込機子窓付)	杉	オイルベイト仕上	3"透明
3W	"	2ヶ所	1850 × 400	引込機子窓	杉	オイルベイト仕上	3"透明
3W	薬品投入室	1ヶ所	800 × 1800 1200 × 1300 ニ 機 工 業 K.K. 65型引込機 (記号 1213-H)	耐水合板フラッシュ両面付 ニ 機 工 業 K.K. 65型引込機 (記号 1213-H)	杉	オイルベイト仕上	6.8"ラフワイヤ
3W	薬品庫	1ヶ所	1200 × 400	ニ 機 工 業 K.K. 65型引込機 (記号 1204)			6.8"ラフワイヤ
3W	"	2ヶ所	1800 × 400	ニ 機 工 業 K.K. 65型引込機 (記号 1805)			6.8"ラフワイヤ
3W	"	2ヶ所	1700 × 2030	ニ 機 工 業 K.K. 65型引込機 (記号 D4)			6.8"ラフワイヤ
3W	厨 下	1ヶ所	1700 × 2030	ニ 機 工 業 K.K. 65型引込機 (記号 D4)			6.8"ラフワイヤ
3W	"	4ヶ所	1200 × 1300	ニ 機 工 業 K.K. 65型引込機 (記号 1213)			6.8"ラフワイヤ
3W	"	2ヶ所	850 × 2030	ニ 機 工 業 K.K. 65型引込機 (記号 D4)			6.8"ラフワイヤ
3W	着水井	1ヶ所	820 × 1830	ニ 機 工 業 K.K. 65型引込機 (記号 D4)			6.8"ラフワイヤ
3W	水質試験室	1ヶ所	1200 × 1300 ニ 機 工 業 K.K. 65型引込機 (記号 1213-H)	ニ 機 工 業 K.K. 65型引込機 (記号 1213-H)			6.8"ラフワイヤ
3W	"	1ヶ所	1200 × 1300 ニ 機 工 業 K.K. 65型引込機 (記号 1213-H)	引込機子窓	杉	オイルステインワックス仕上	3"型板

管理本館	屋根: コーレックスベールシート 防水 (S.O.S) タタミベイト仕上、外廻り建具: スチール サッシュ 外 壁: コンクリート打散シ、コンクリートベイト仕上 (タタミセム) 柱形、薬品庫、薬品投入室ハコンクリート打散シ仕上
薬品庫	管 理 本 館 ニ 倣ウ
厨 下	屋根: コーレックスベールシート 防水 O.S. シルバーベイト仕上 外 壁: コンクリート打散シ、コンクリートベイト仕上 (タタミセム) 犬走り: 一部コンクリート打金鎖押へ (足洗場付)

計 画 : コンクリート打散シ、コンクリートベイト仕上


一級建築士 24873号 設計 一 氏

部 番	名 称	数 量	材 質	備 考
部番	多摩市清水・沢澤水場敷		名 称	建築仕上表
部番	8500%汚濁池、4440%汚濁池		尺 度	
部番	昭和44年7月2日		図 番	M-1
部番	日本デグラモン株式会社			

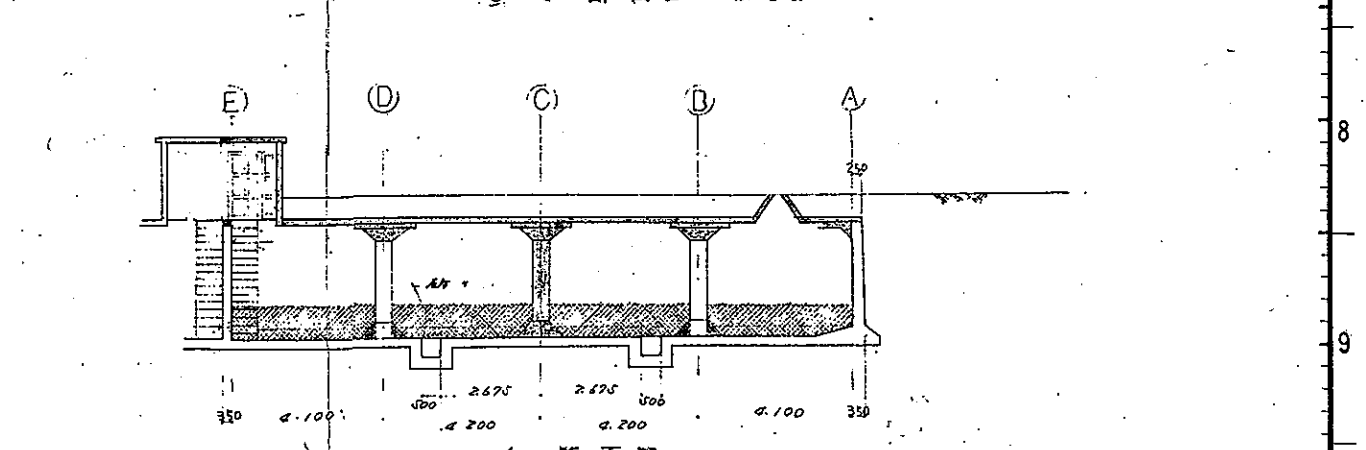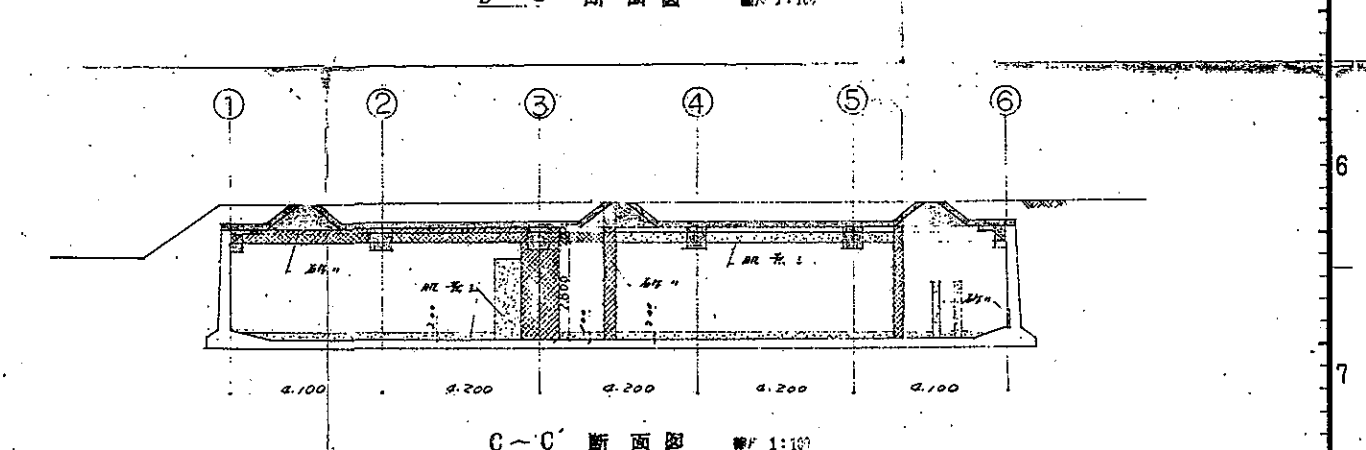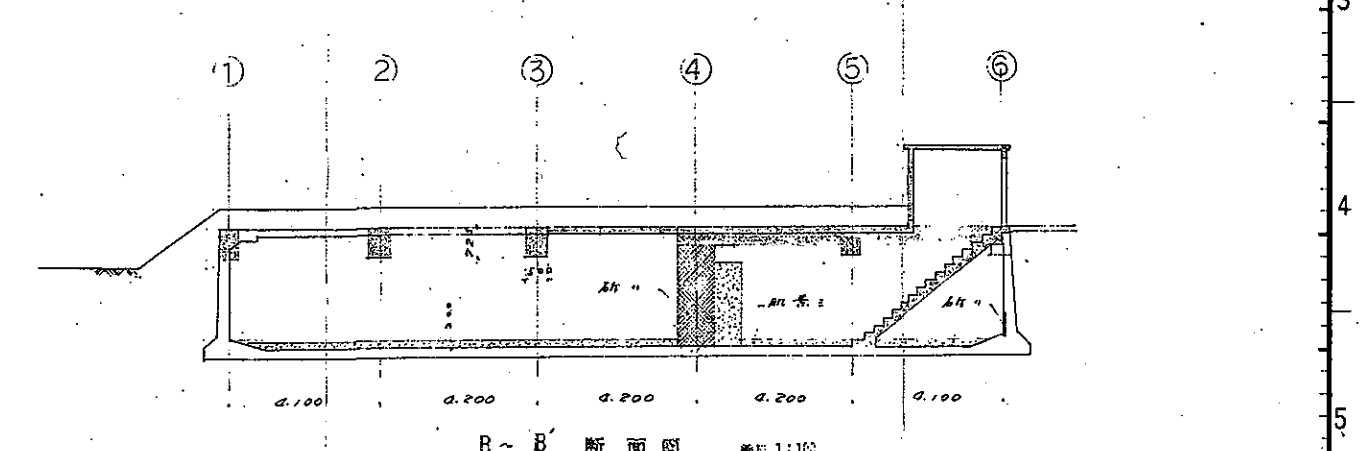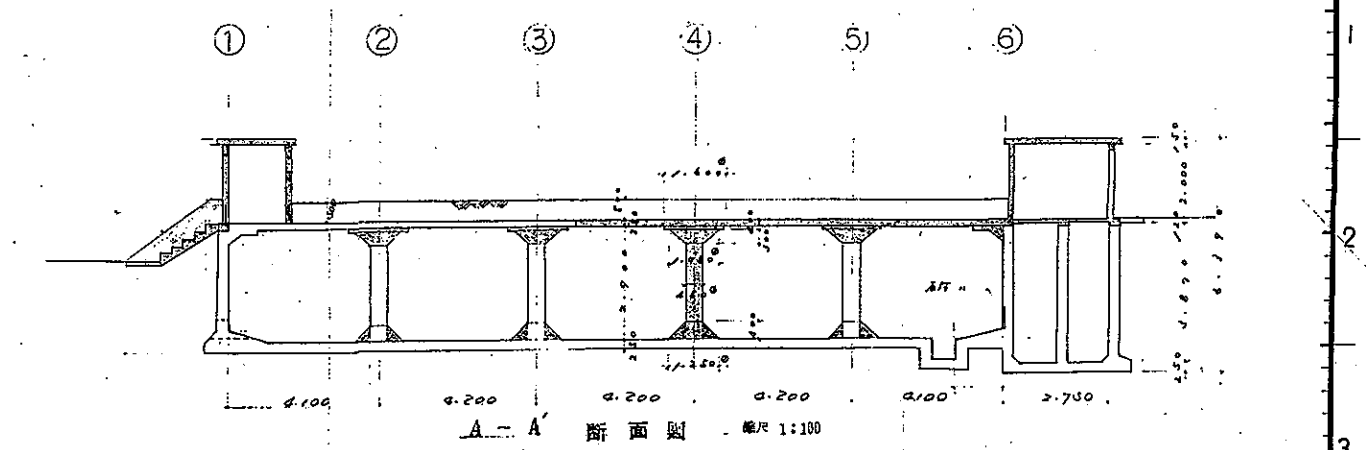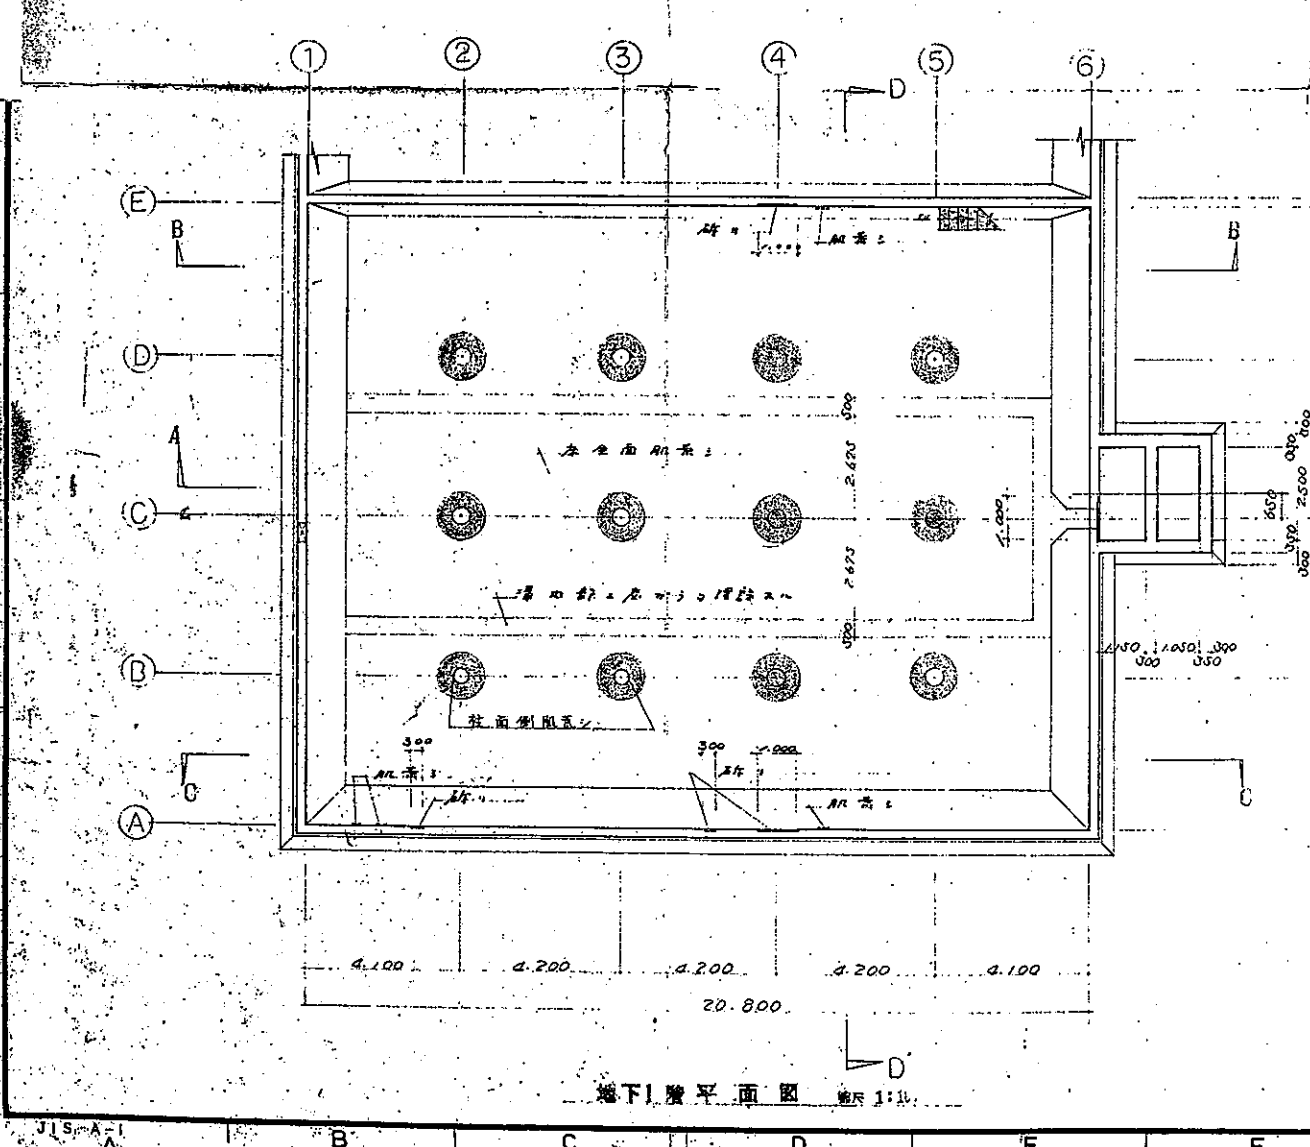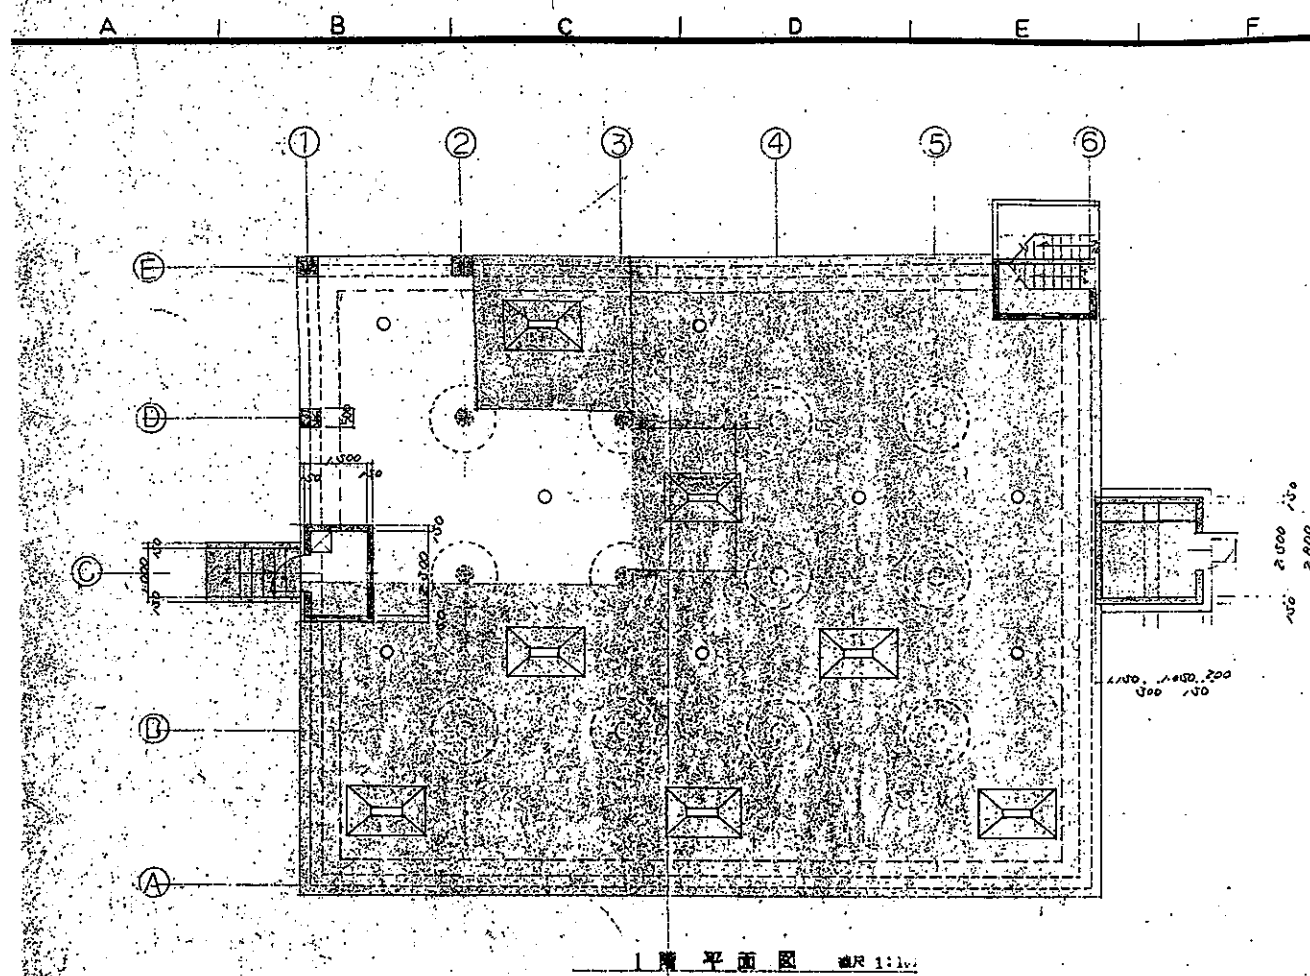


部番	名称	数量	材質	備考
1	タ張市清水の沢浄水場			名称 既設浄水池一部毀し
2	8,500mm ² の浄水池			名称 並に新設説明図
3	4,440mm ² の浄水池			
4	昭和44年5月4日		尺度	1:100
5	設計製図		図番	M-2
6	I番	C-253		

日本デグラモン株式会社

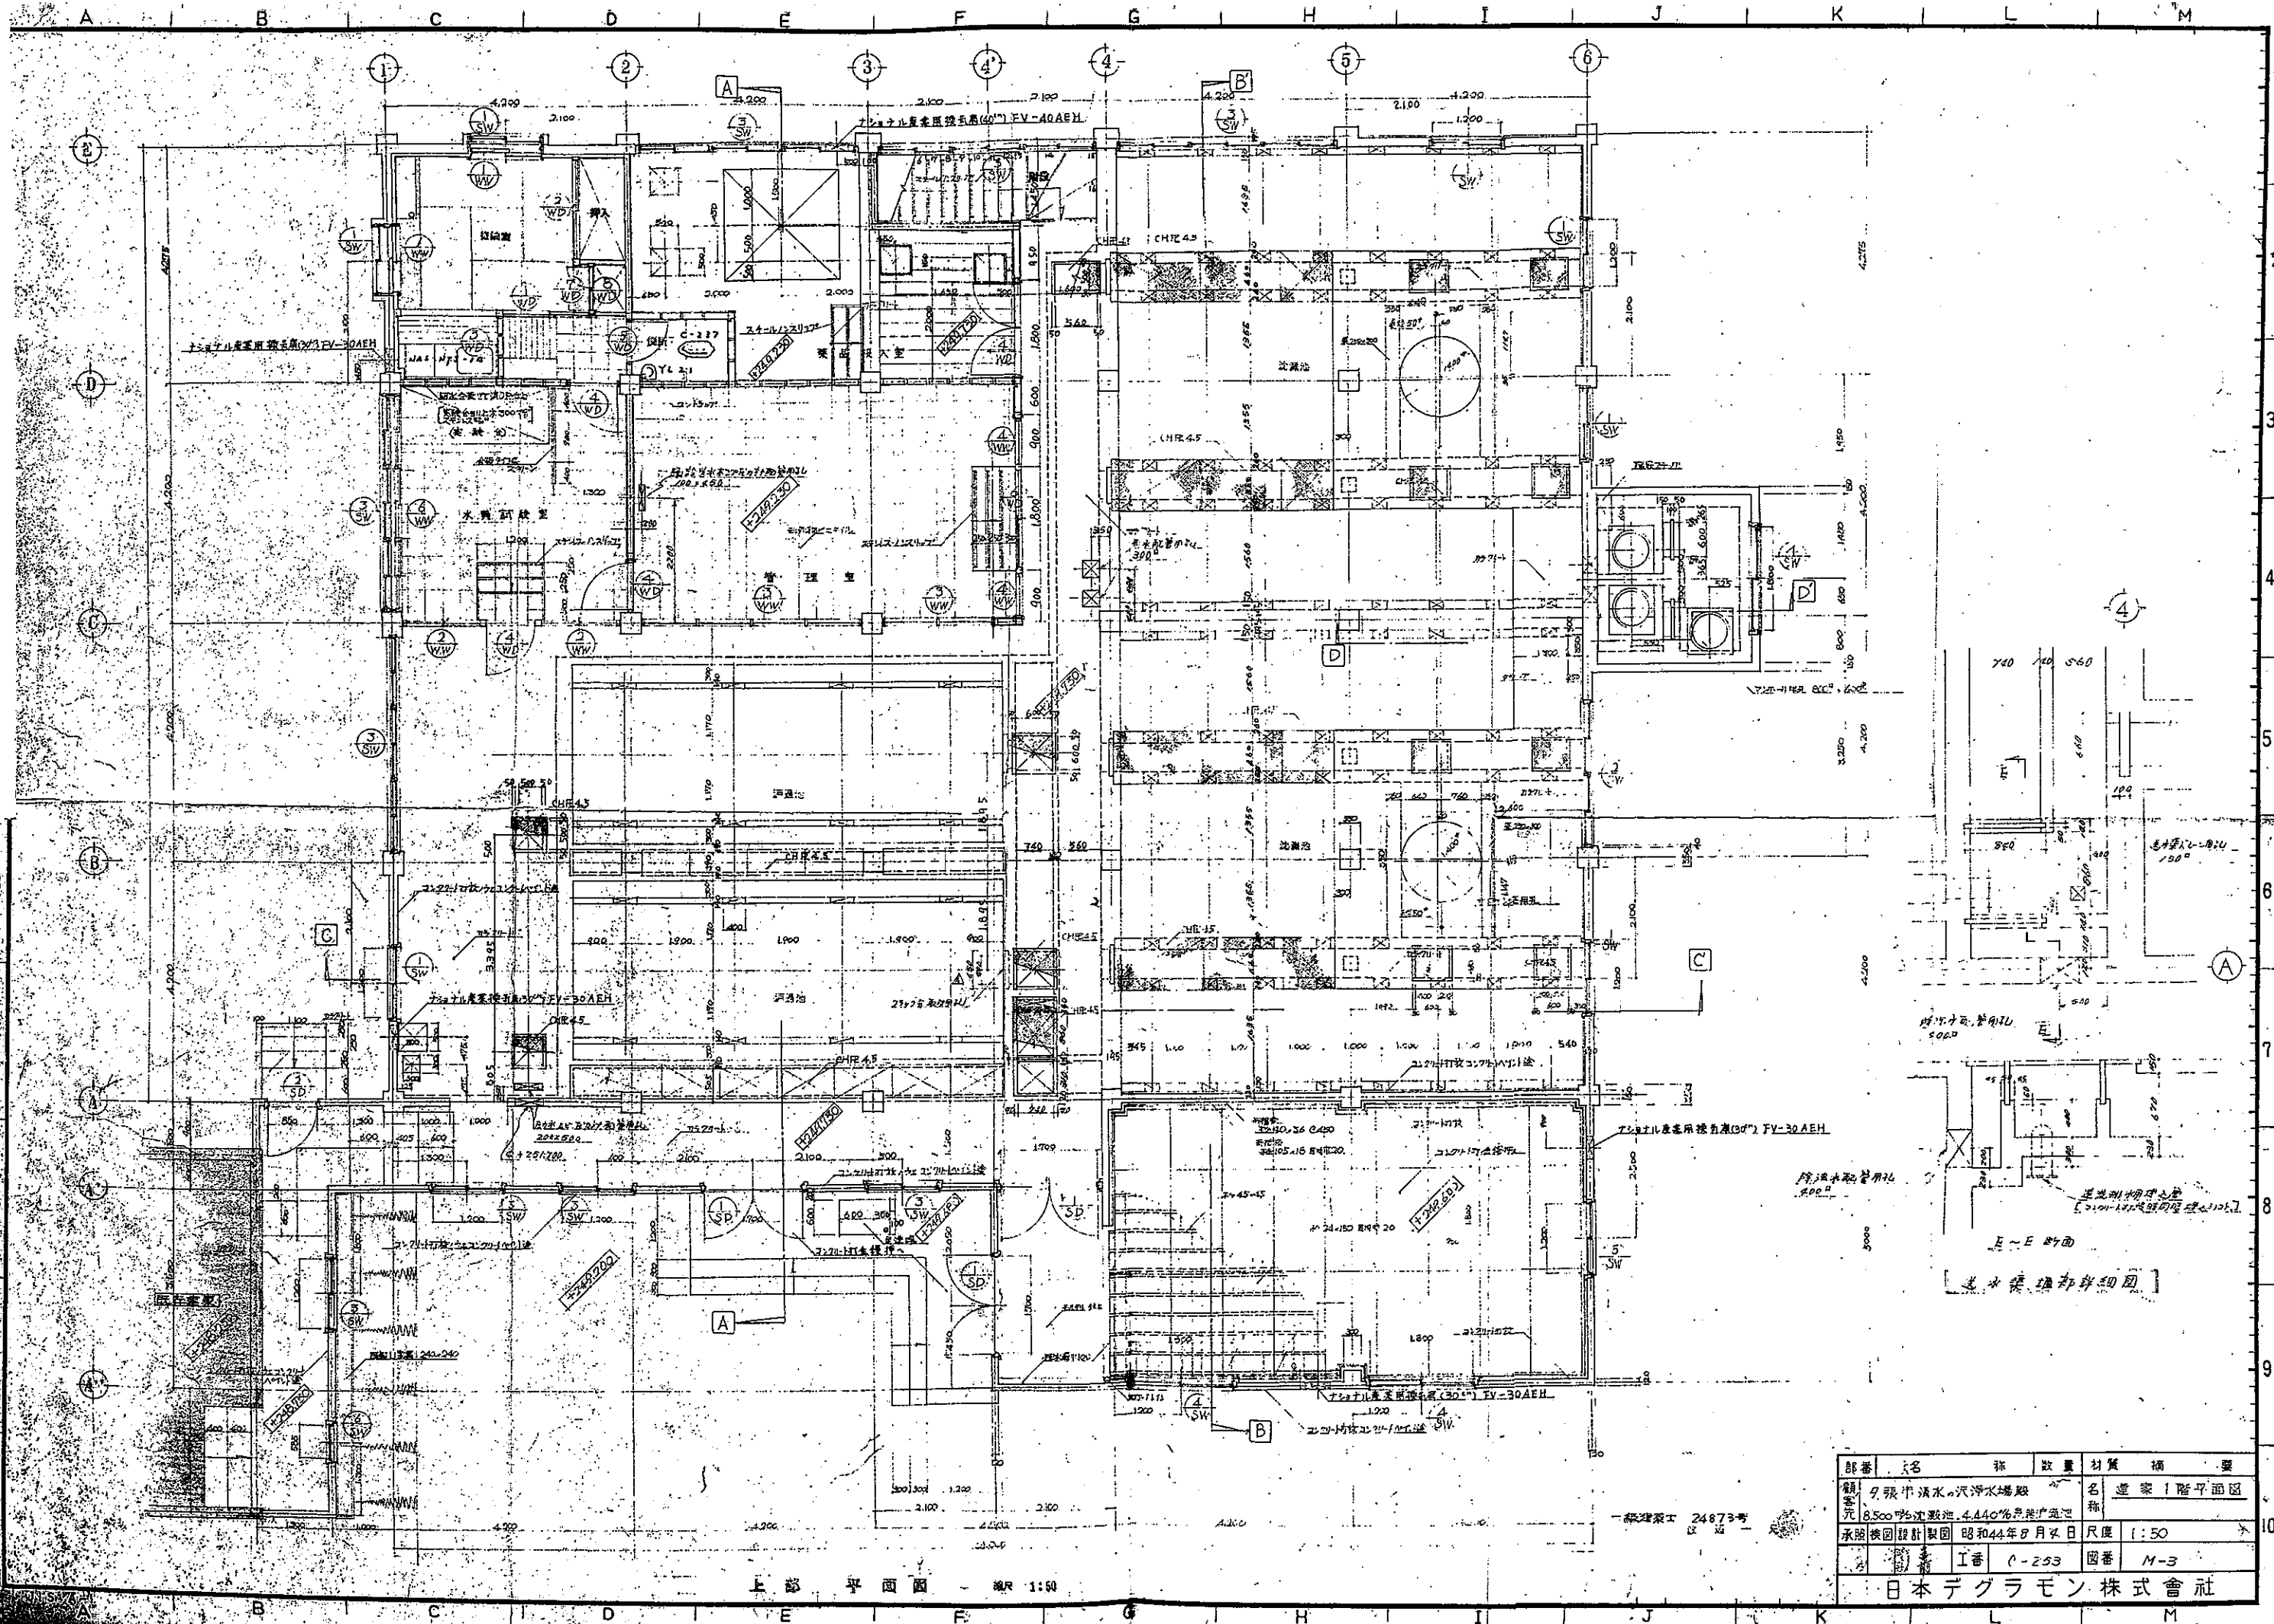


部番	名称	数量	材質	備	要
1	タイル床	1,200㎡	タイル		
2	タイル床	1,200㎡	タイル		
3	タイル床	1,200㎡	タイル		
4	タイル床	1,200㎡	タイル		
5	タイル床	1,200㎡	タイル		
6	タイル床	1,200㎡	タイル		
7	タイル床	1,200㎡	タイル		
8	タイル床	1,200㎡	タイル		
9	タイル床	1,200㎡	タイル		
10	タイル床	1,200㎡	タイル		


日本デグラモン株式会社

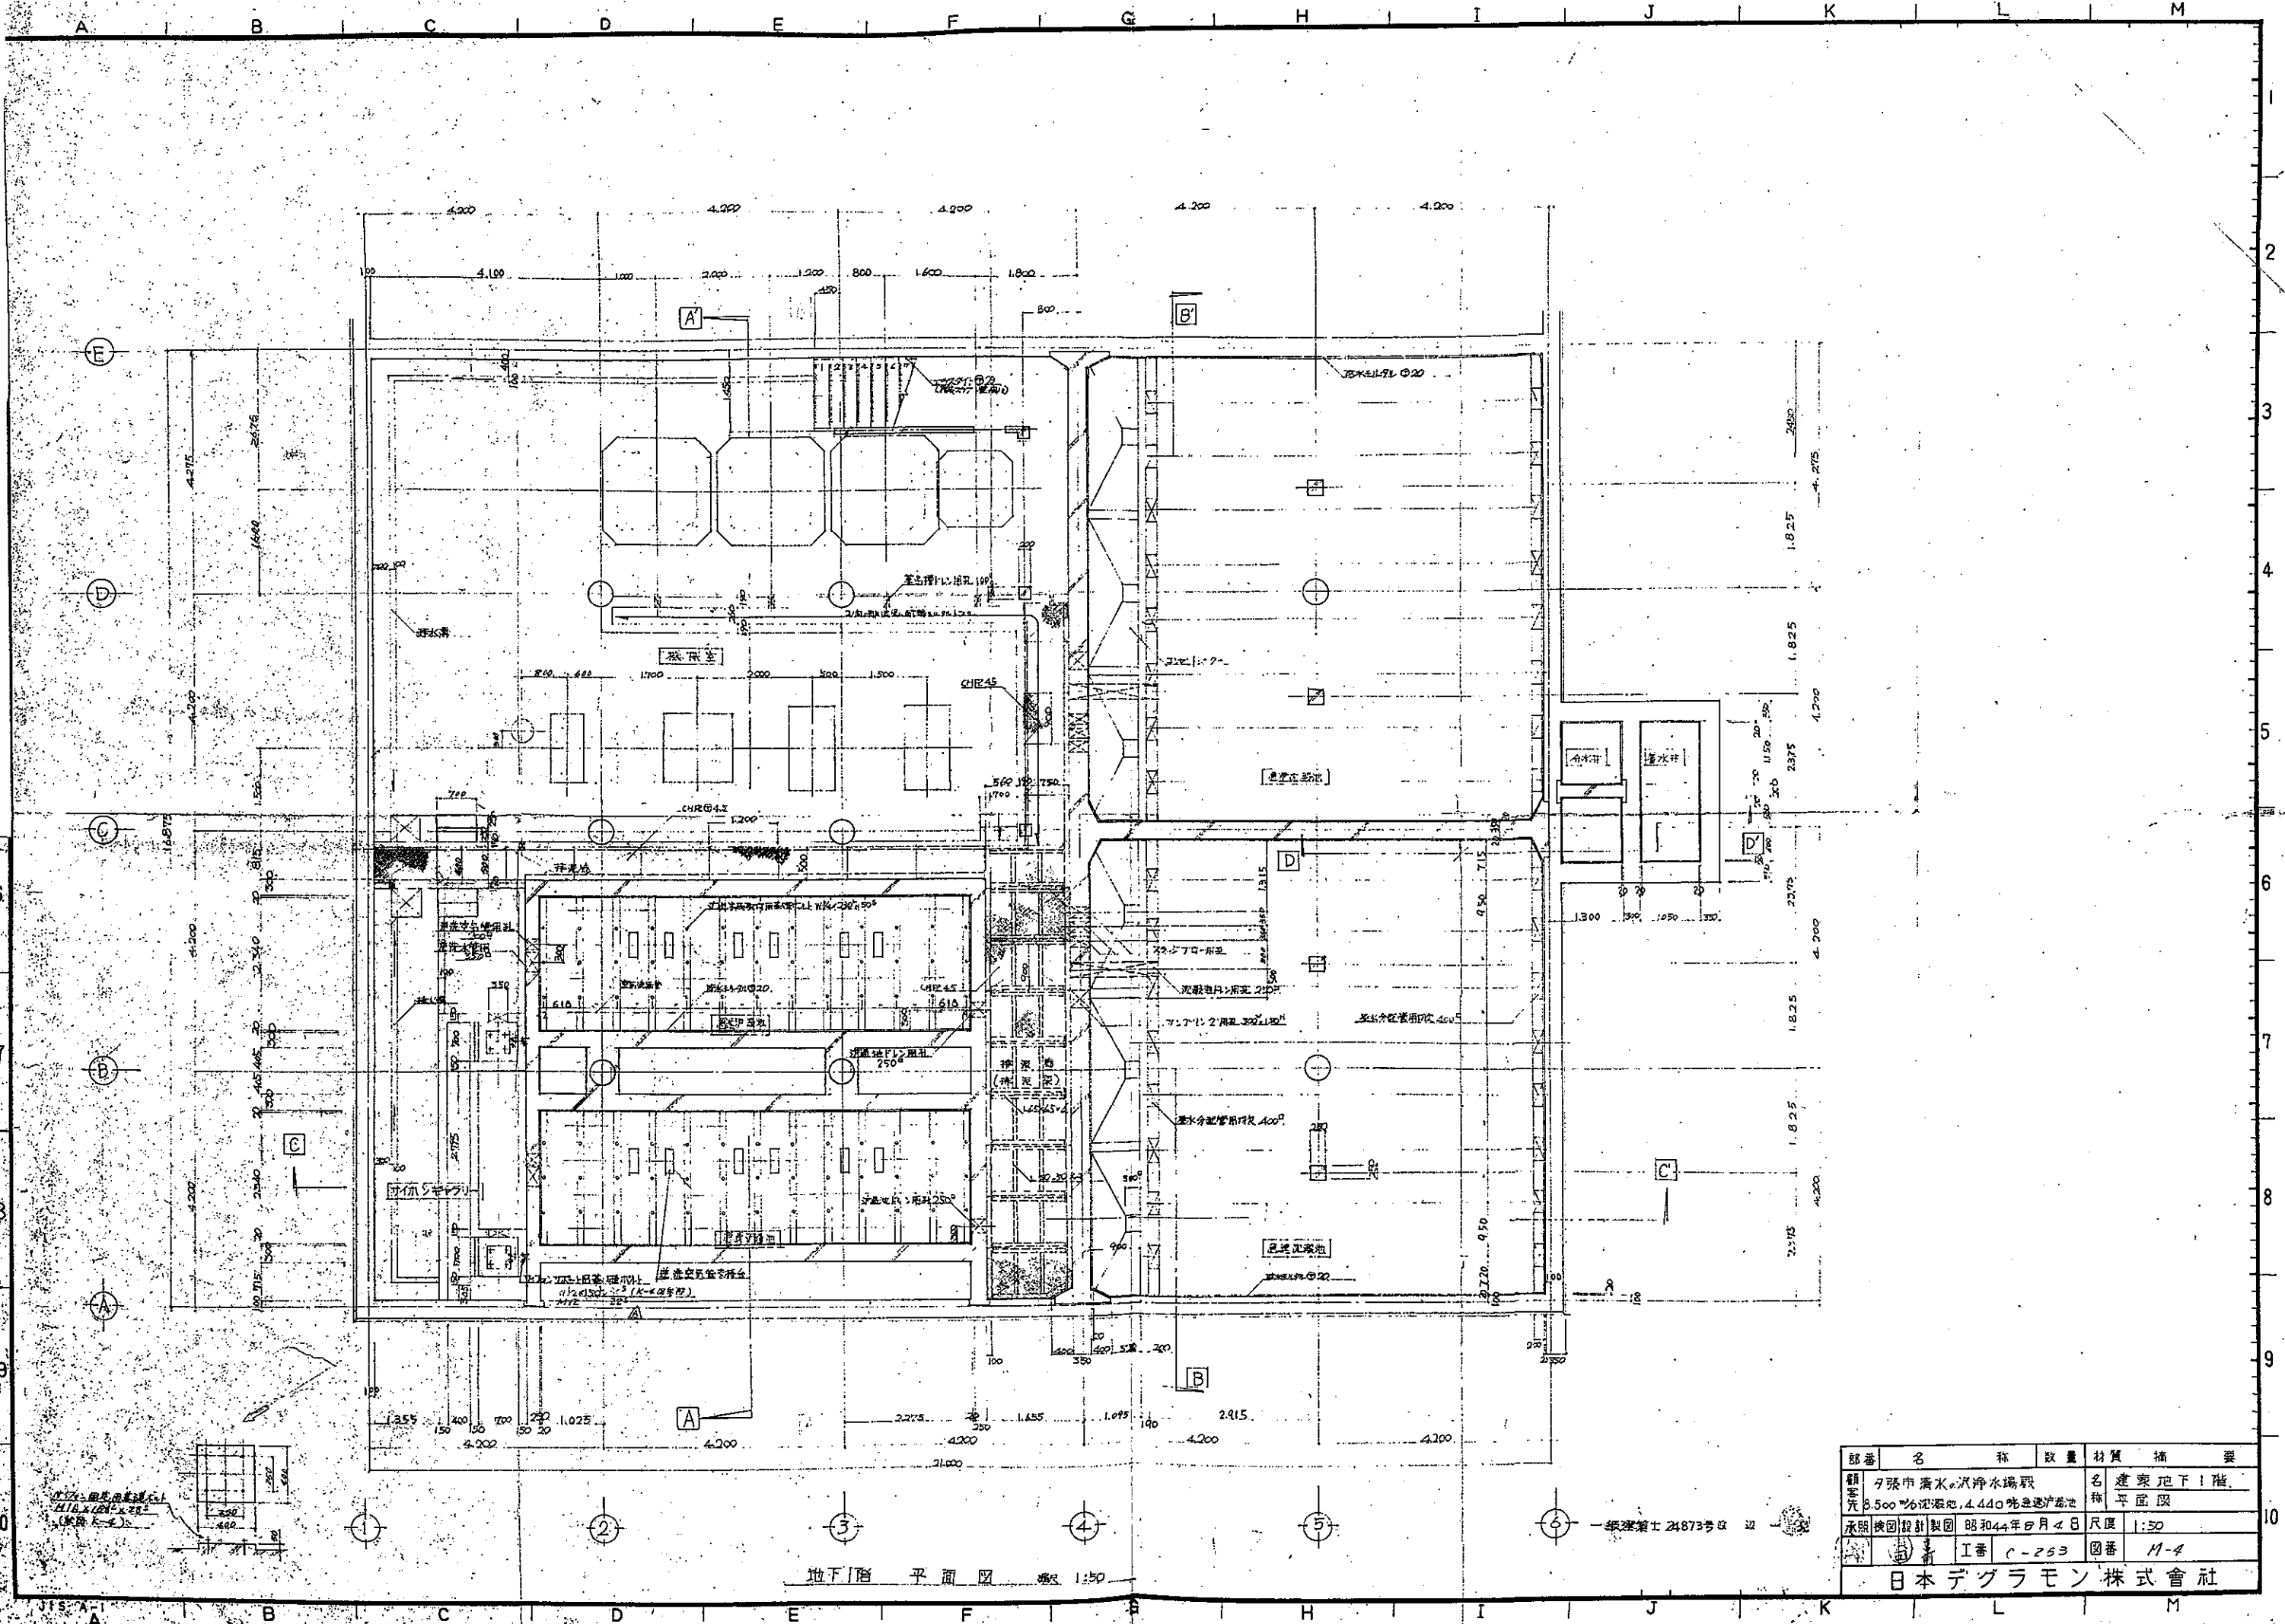


部番	名称	数量	材質	摘要
額面	タ張巾着水・沢浄水場取		名	建築地下1階
元	8.500%泥源池、4.440%色源池		称	平面図
承照	検図設計製図 昭和44年8月4日		尺度	1:50
			図番	M-4
日本デグラモン株式会社				

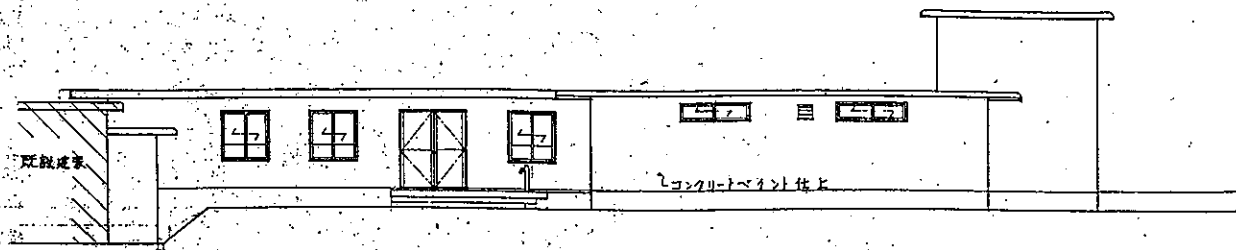


立面図 縮尺 1:100

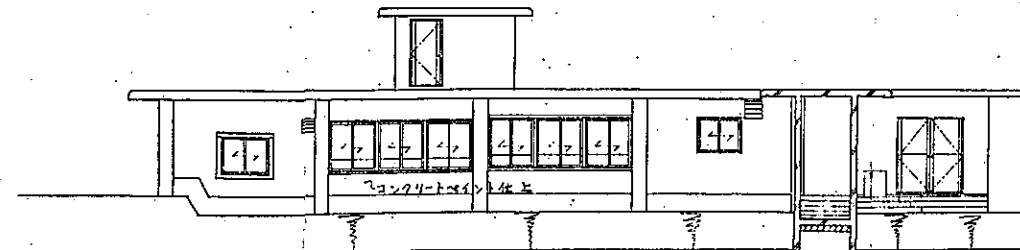


立面図 縮尺 1:100

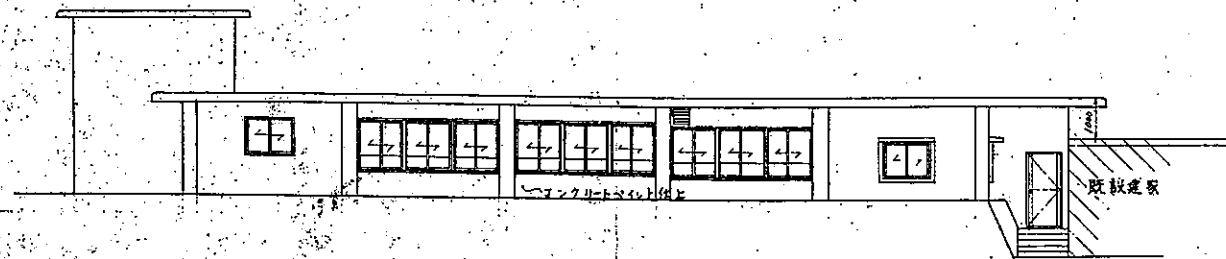


立面図 縮尺 1:100

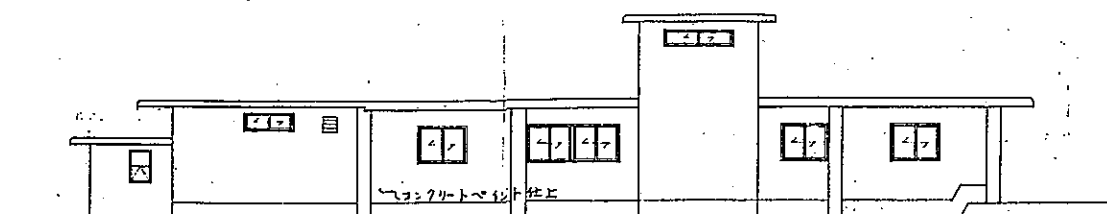

立面図 縮尺 1:100

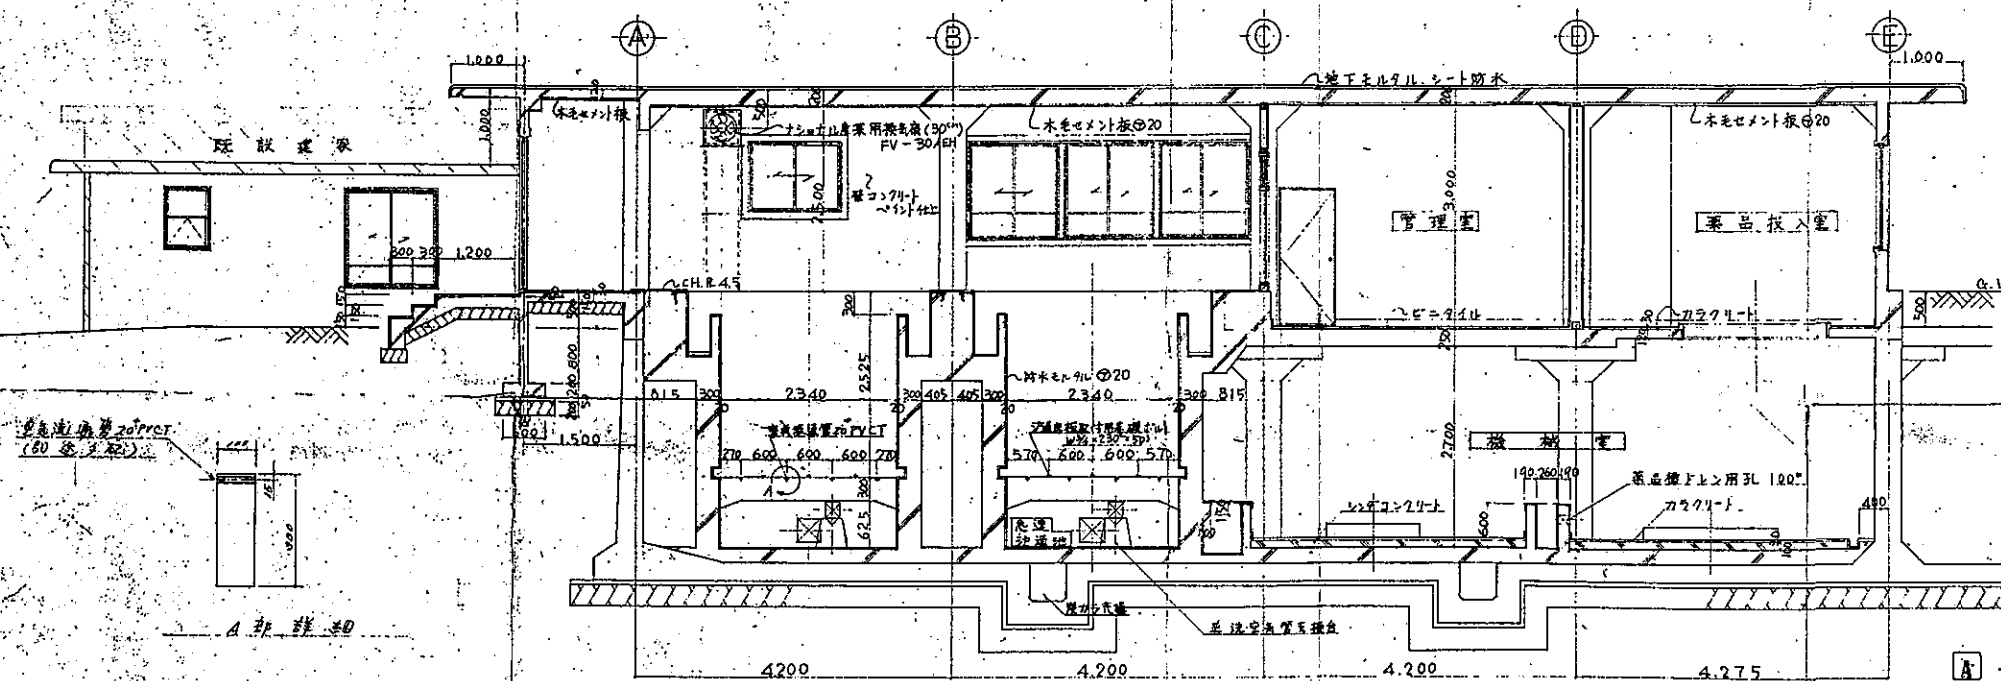


A-A 断面図 縮尺 1:50

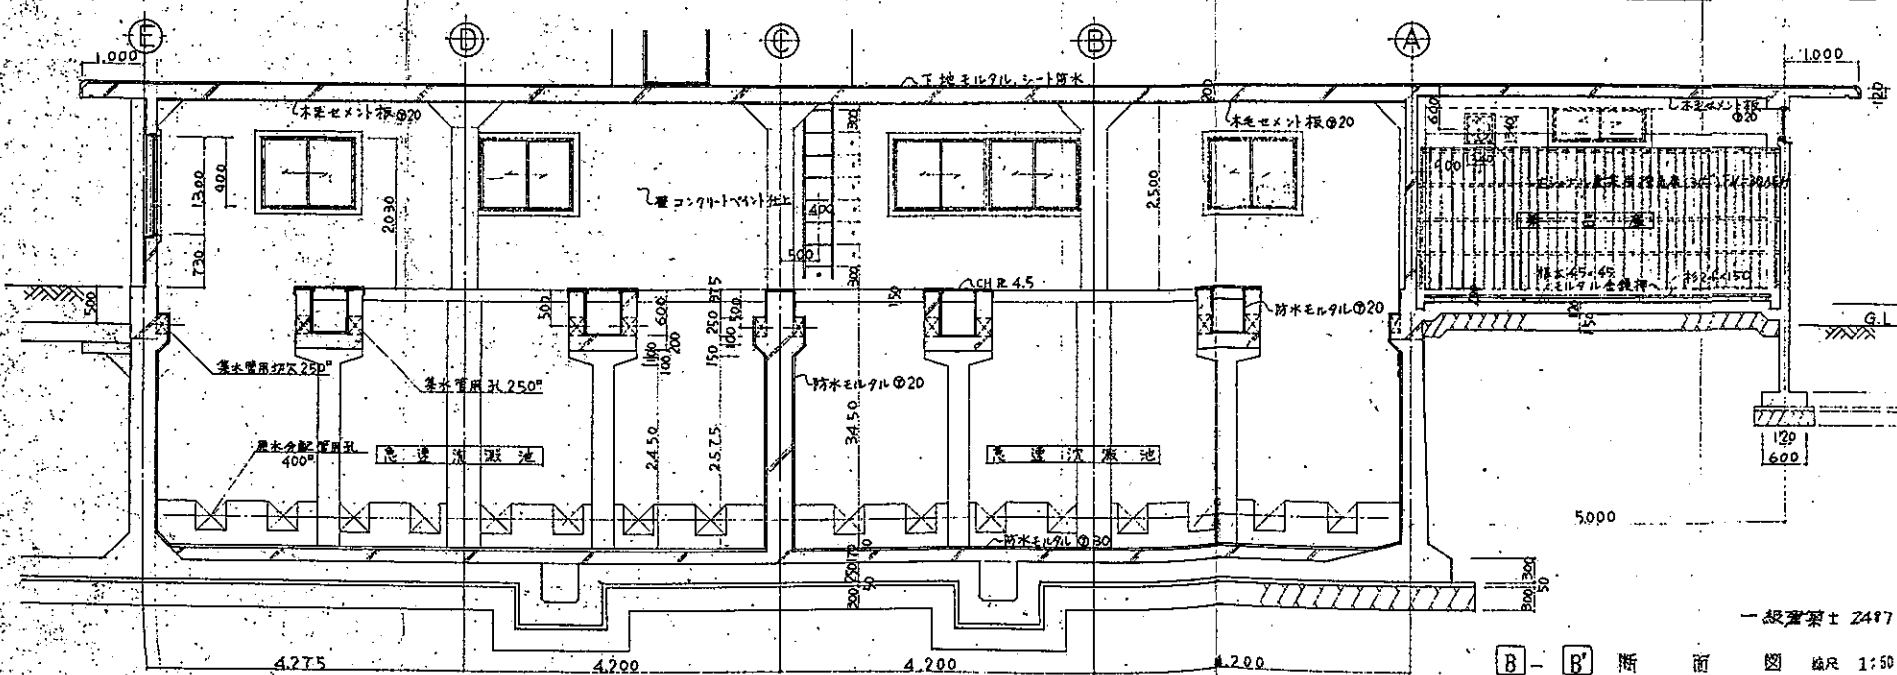

B-B 断面図 縮尺 1:50

一般建築士 24773号 表 及び 1



部番	名称	数量	材質	備考
01	夕張市清水の沢浄水場			名称
02	8,500%沈没池, 4,440%沈没池			名称
03	承照校図設計製図 88和44年8月4日			尺度 1:50, 1:100
04	I番 C-253			図番 M-5
日本デグラモン株式会社				

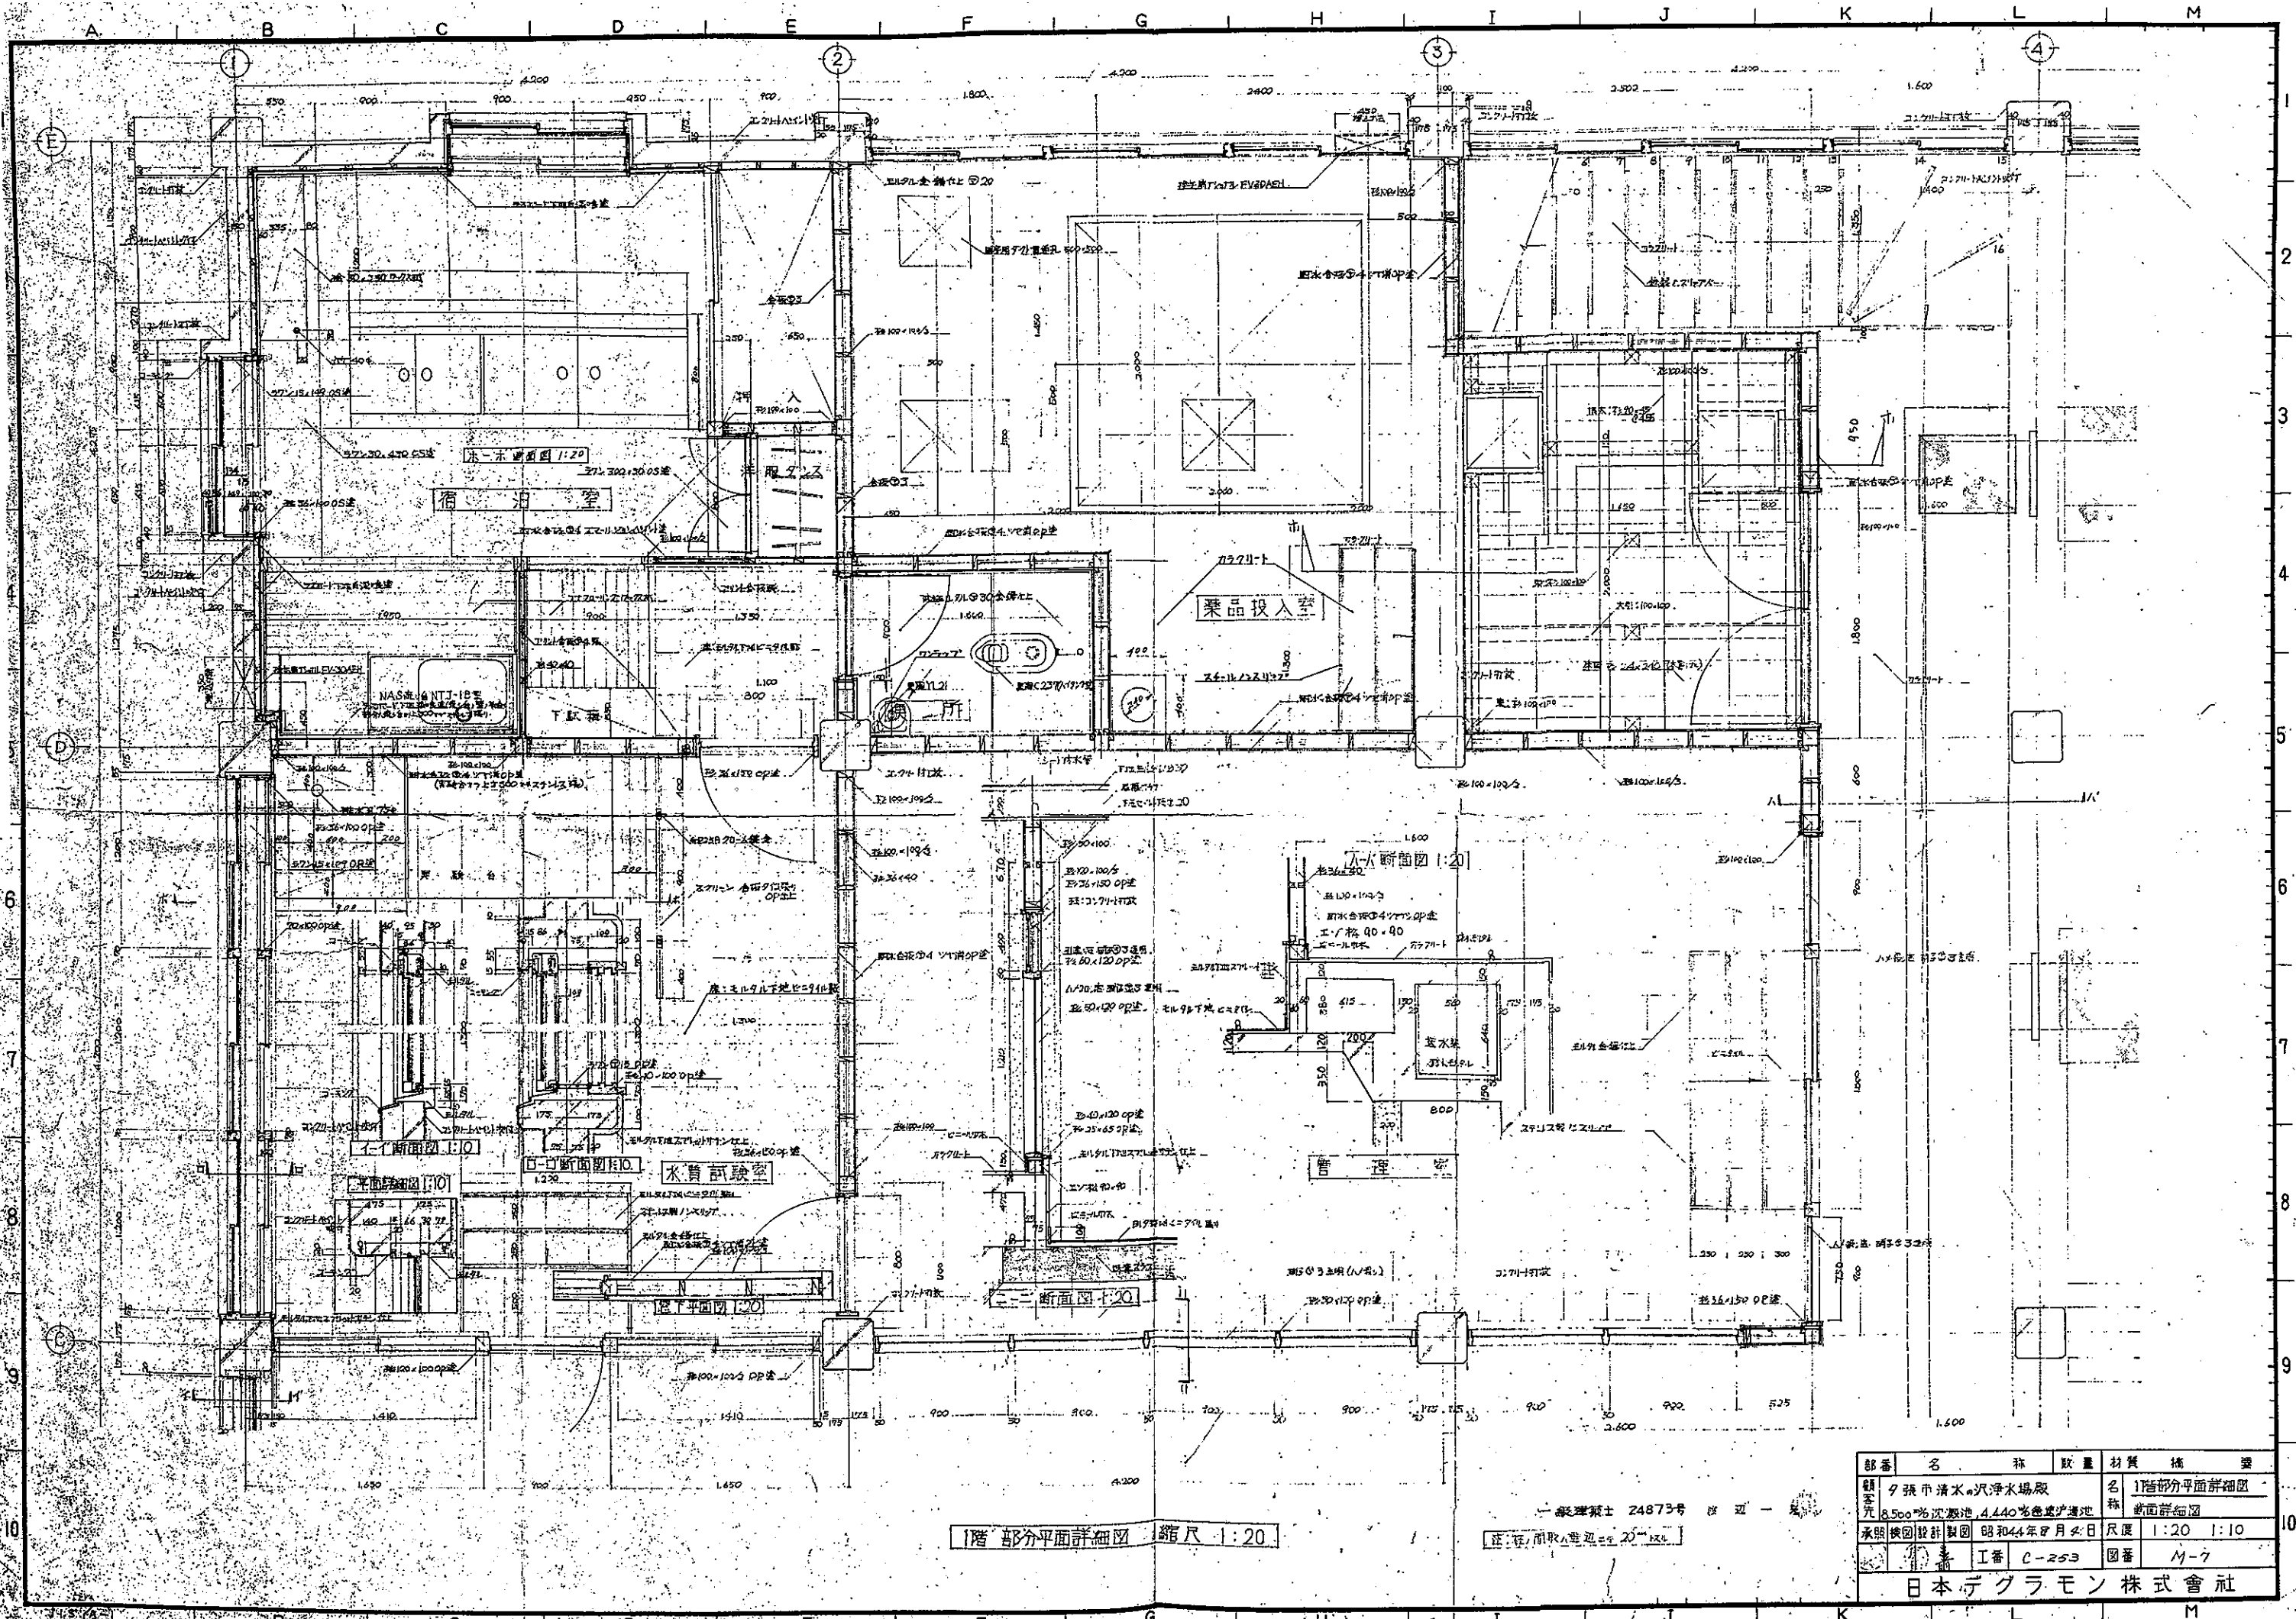

1階 部分平面詳細図 縮尺 1:20



正統/昭和44年8月20日

部番	名称	数量	材質	備考
1	夕張市清水・沢清水場取		名	1階部分平面詳細図
2	8.500%沈降池, 4.440%沈降池		名	断面詳細図
3	承取図設計製図	昭和44年8月20日	尺度	1:20 1:10
4	工番	C-253	図番	M-7
日本デグラモン株式会社				

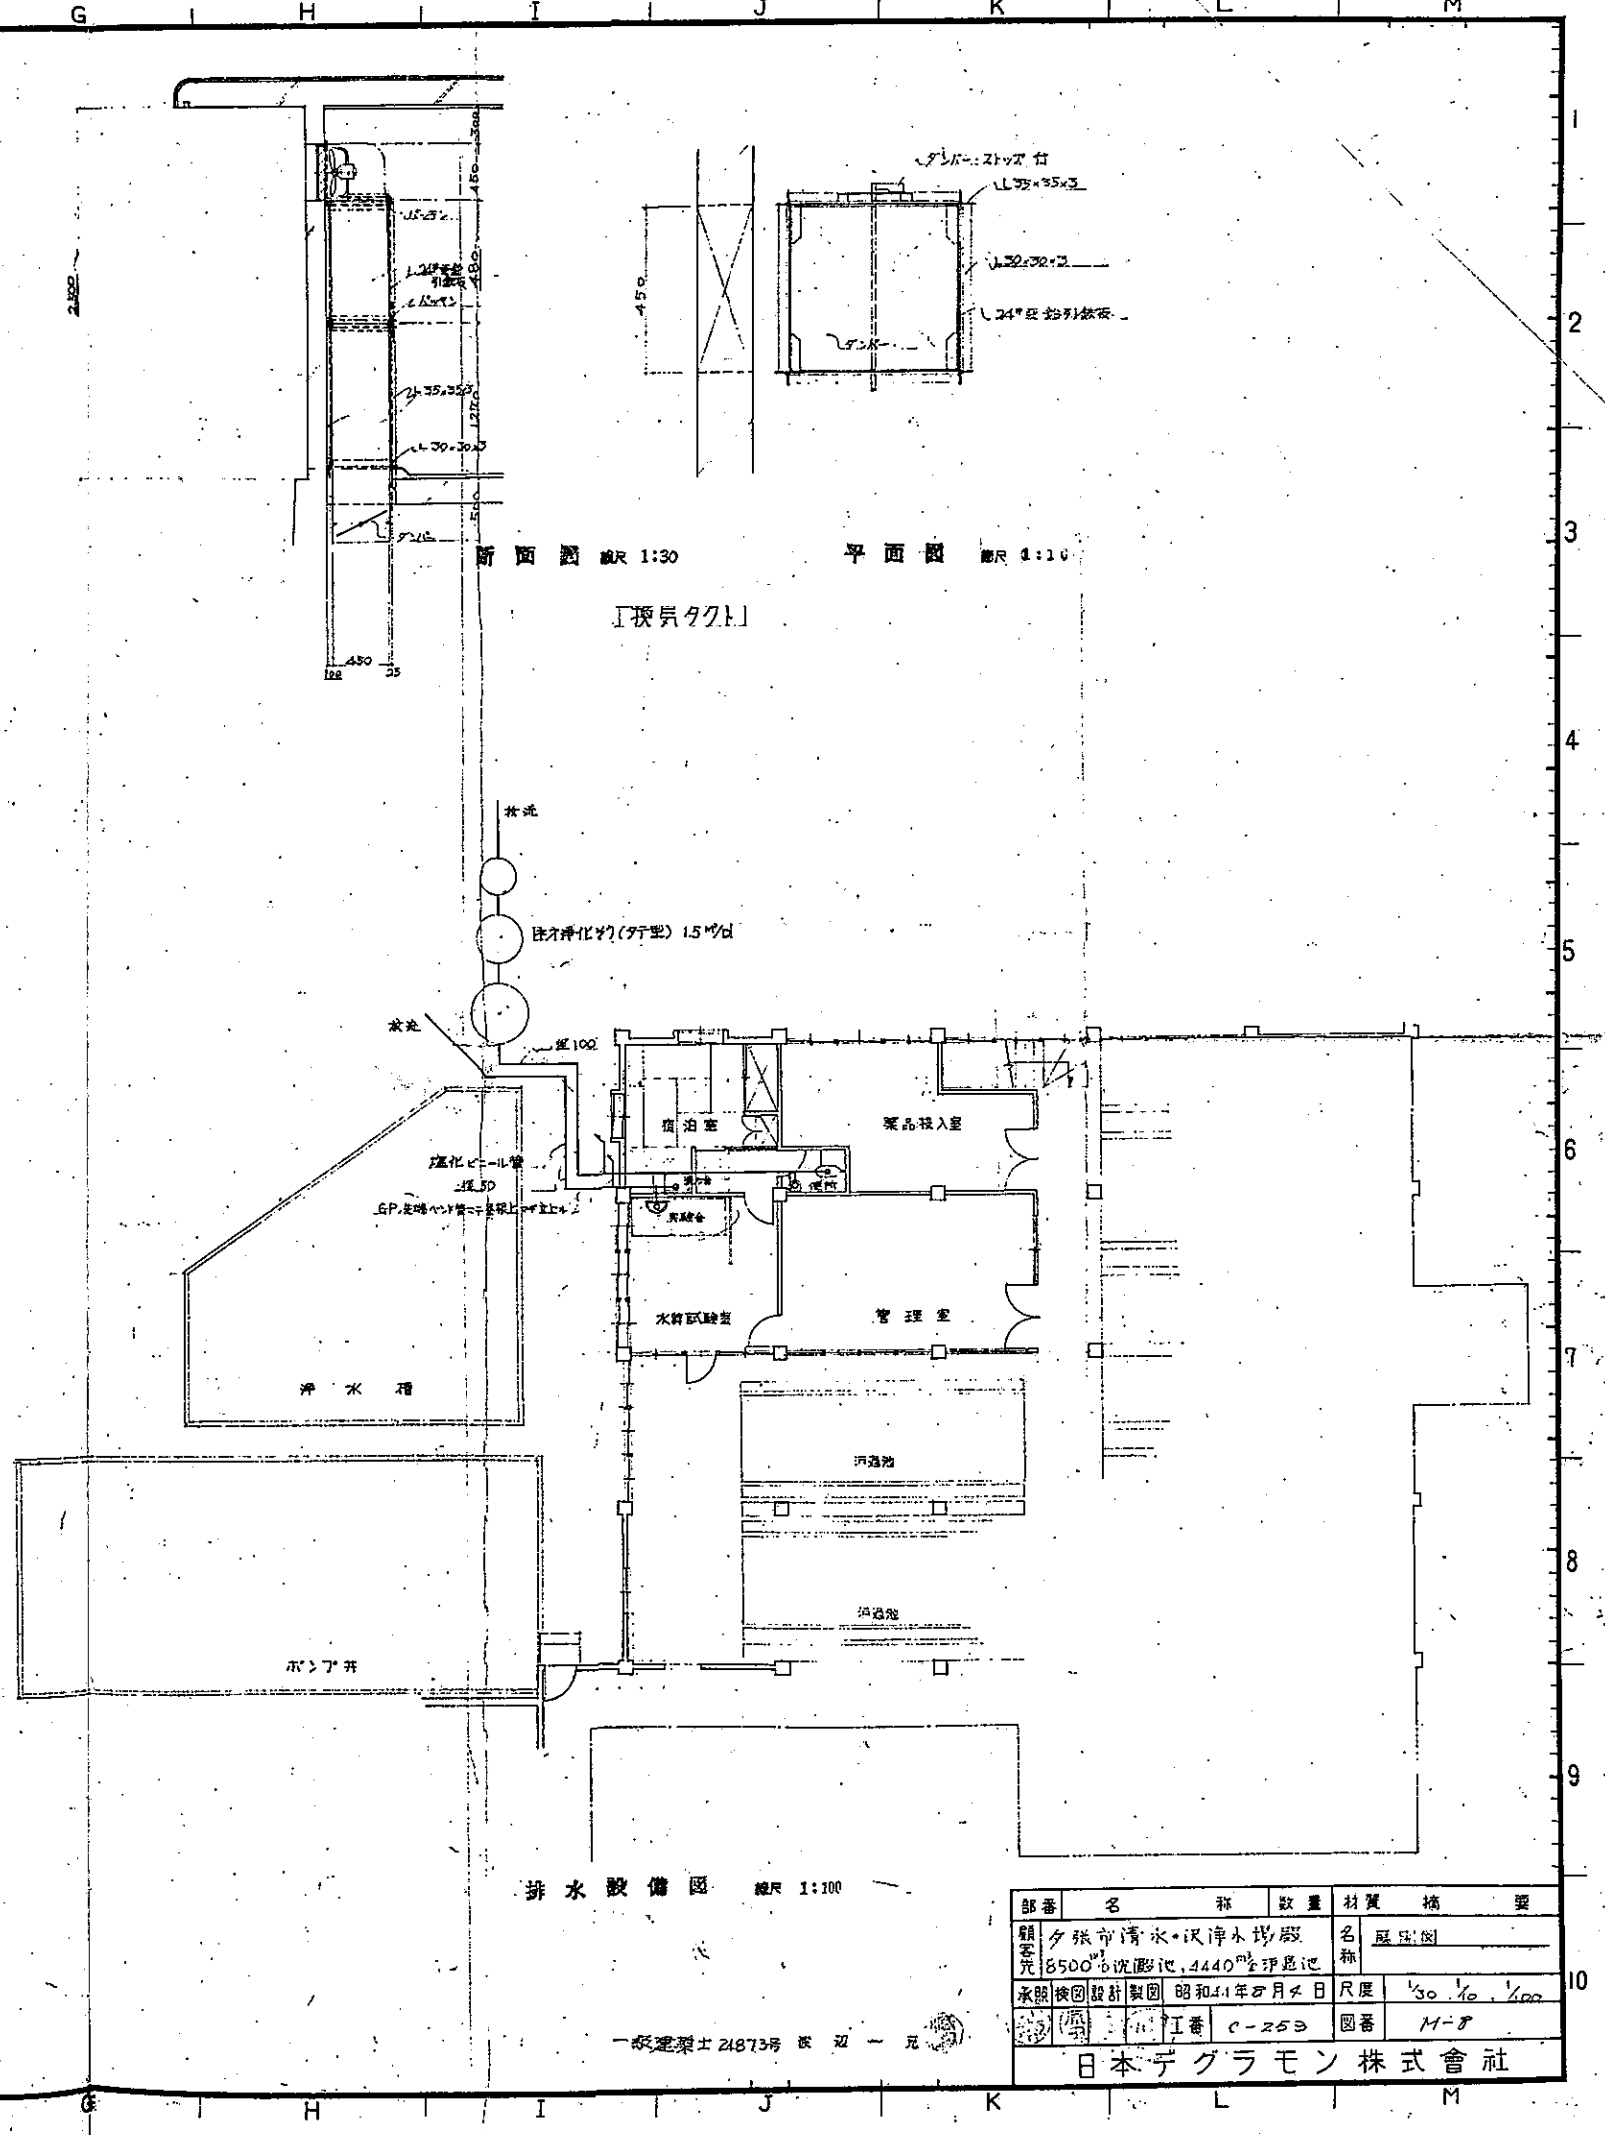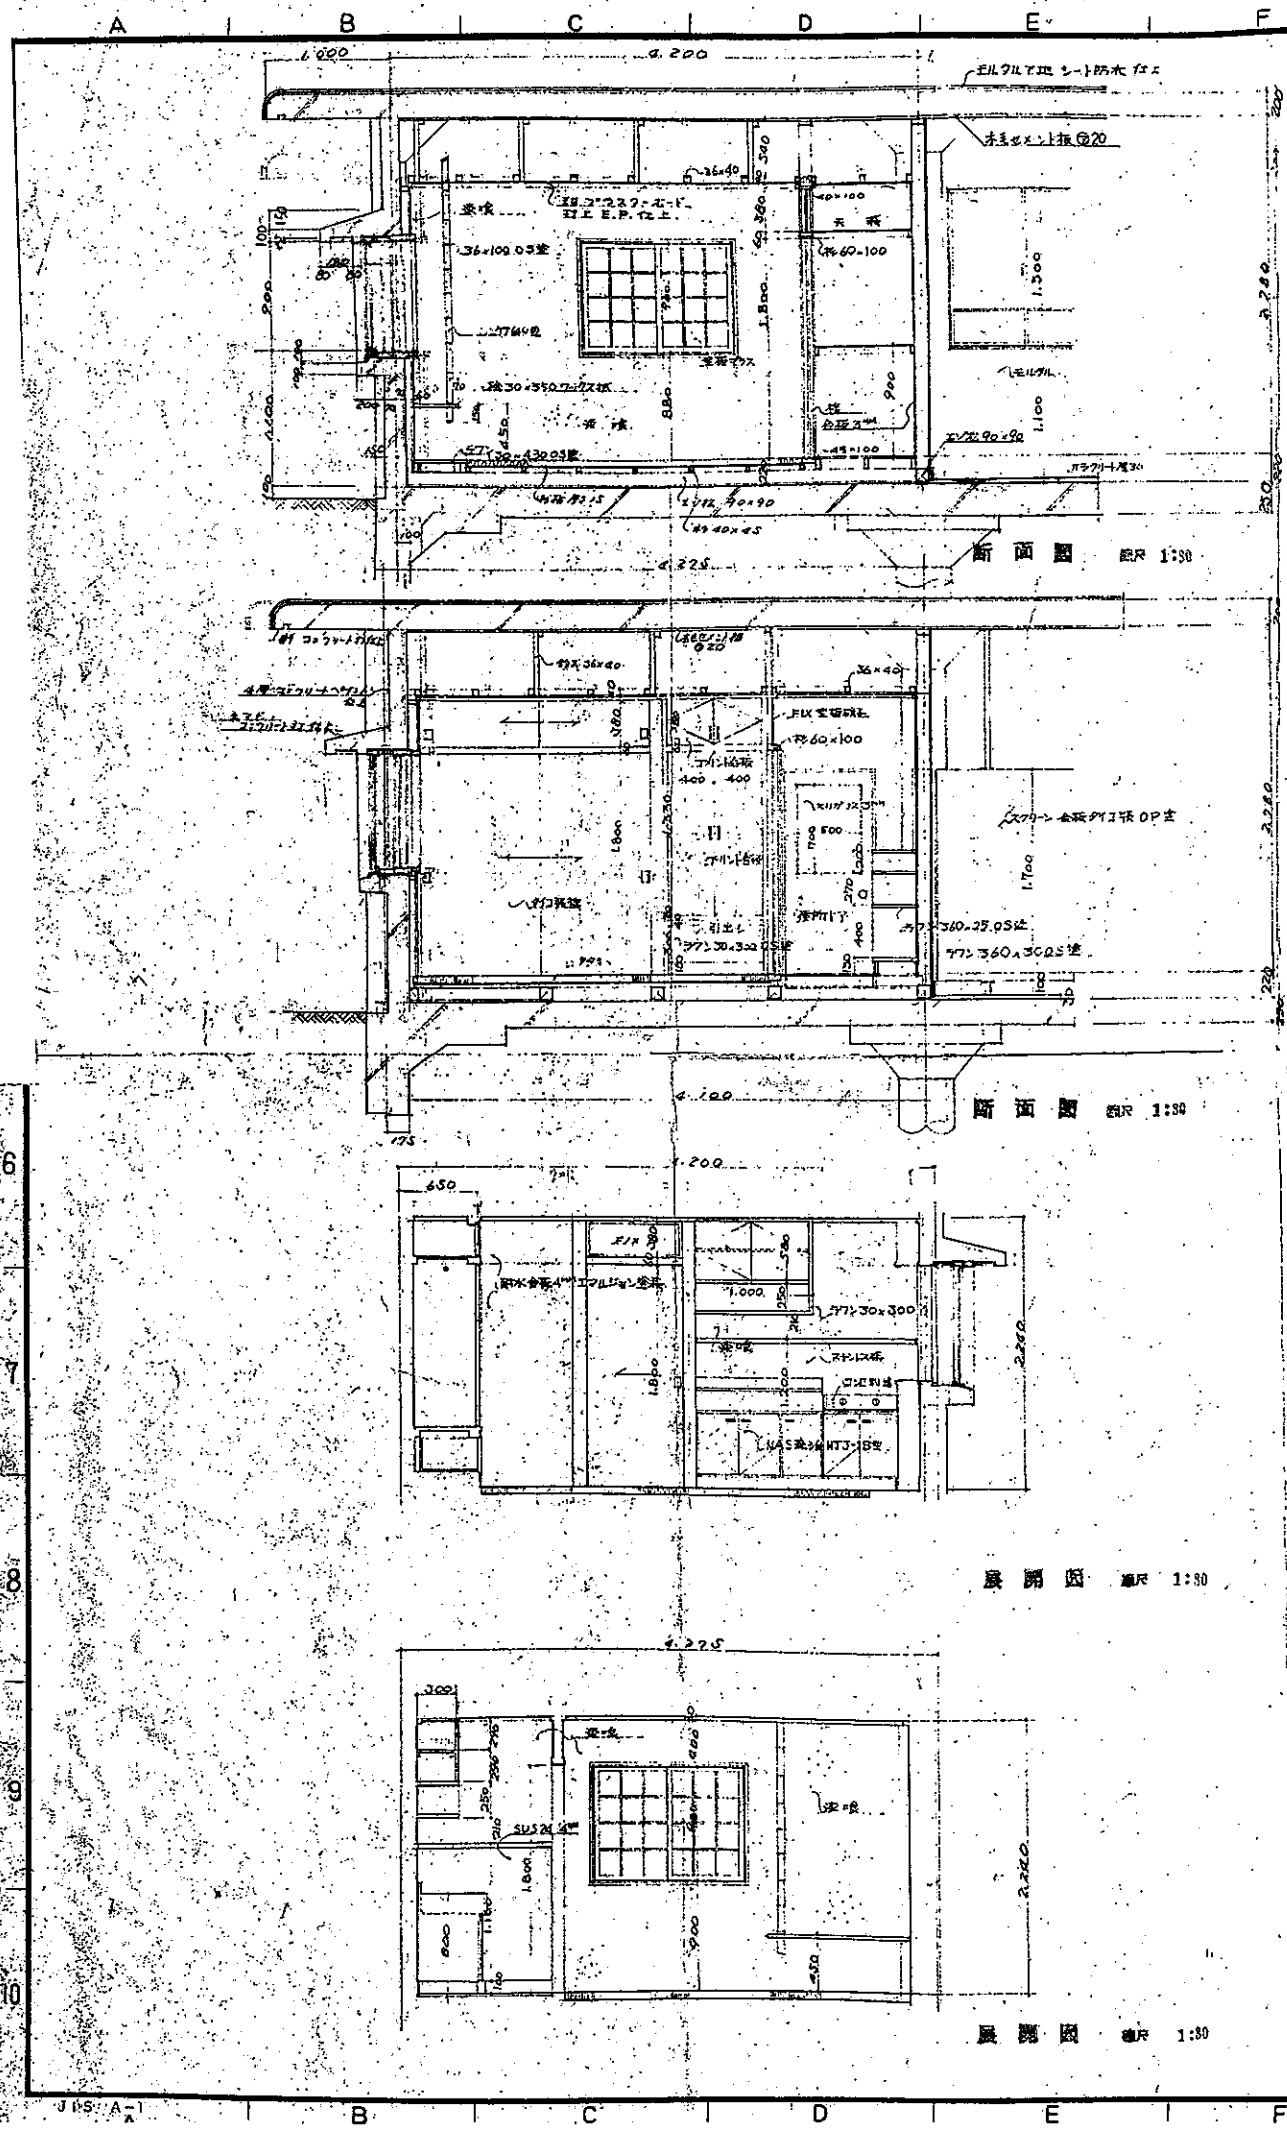

部番	名 称	数 量	材 質	備 考
1	夕張市清水・沢清水場	1	名 産 土 産	
2	8500 ³ の沈殿池, 4440 ³ の浄化池	1		
3	水質検査設備	1	尺 度	30' 40' 400
4	管理室	1	図 番	M-8
5	排水設備	1		


日本デグラモン株式会社

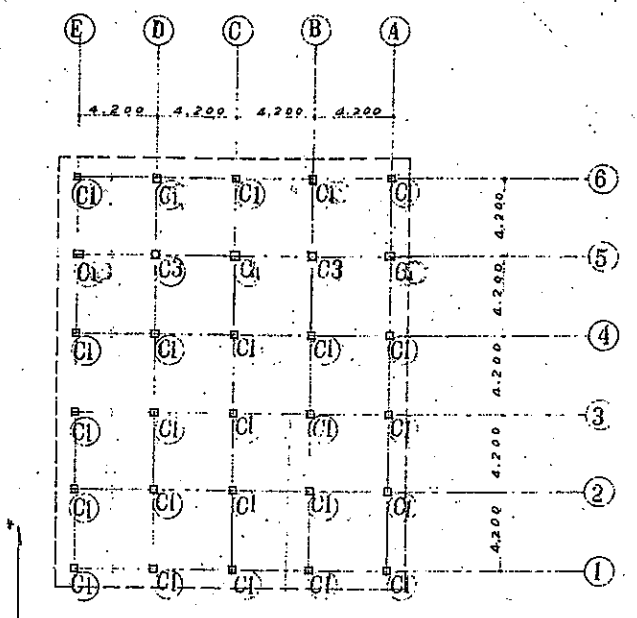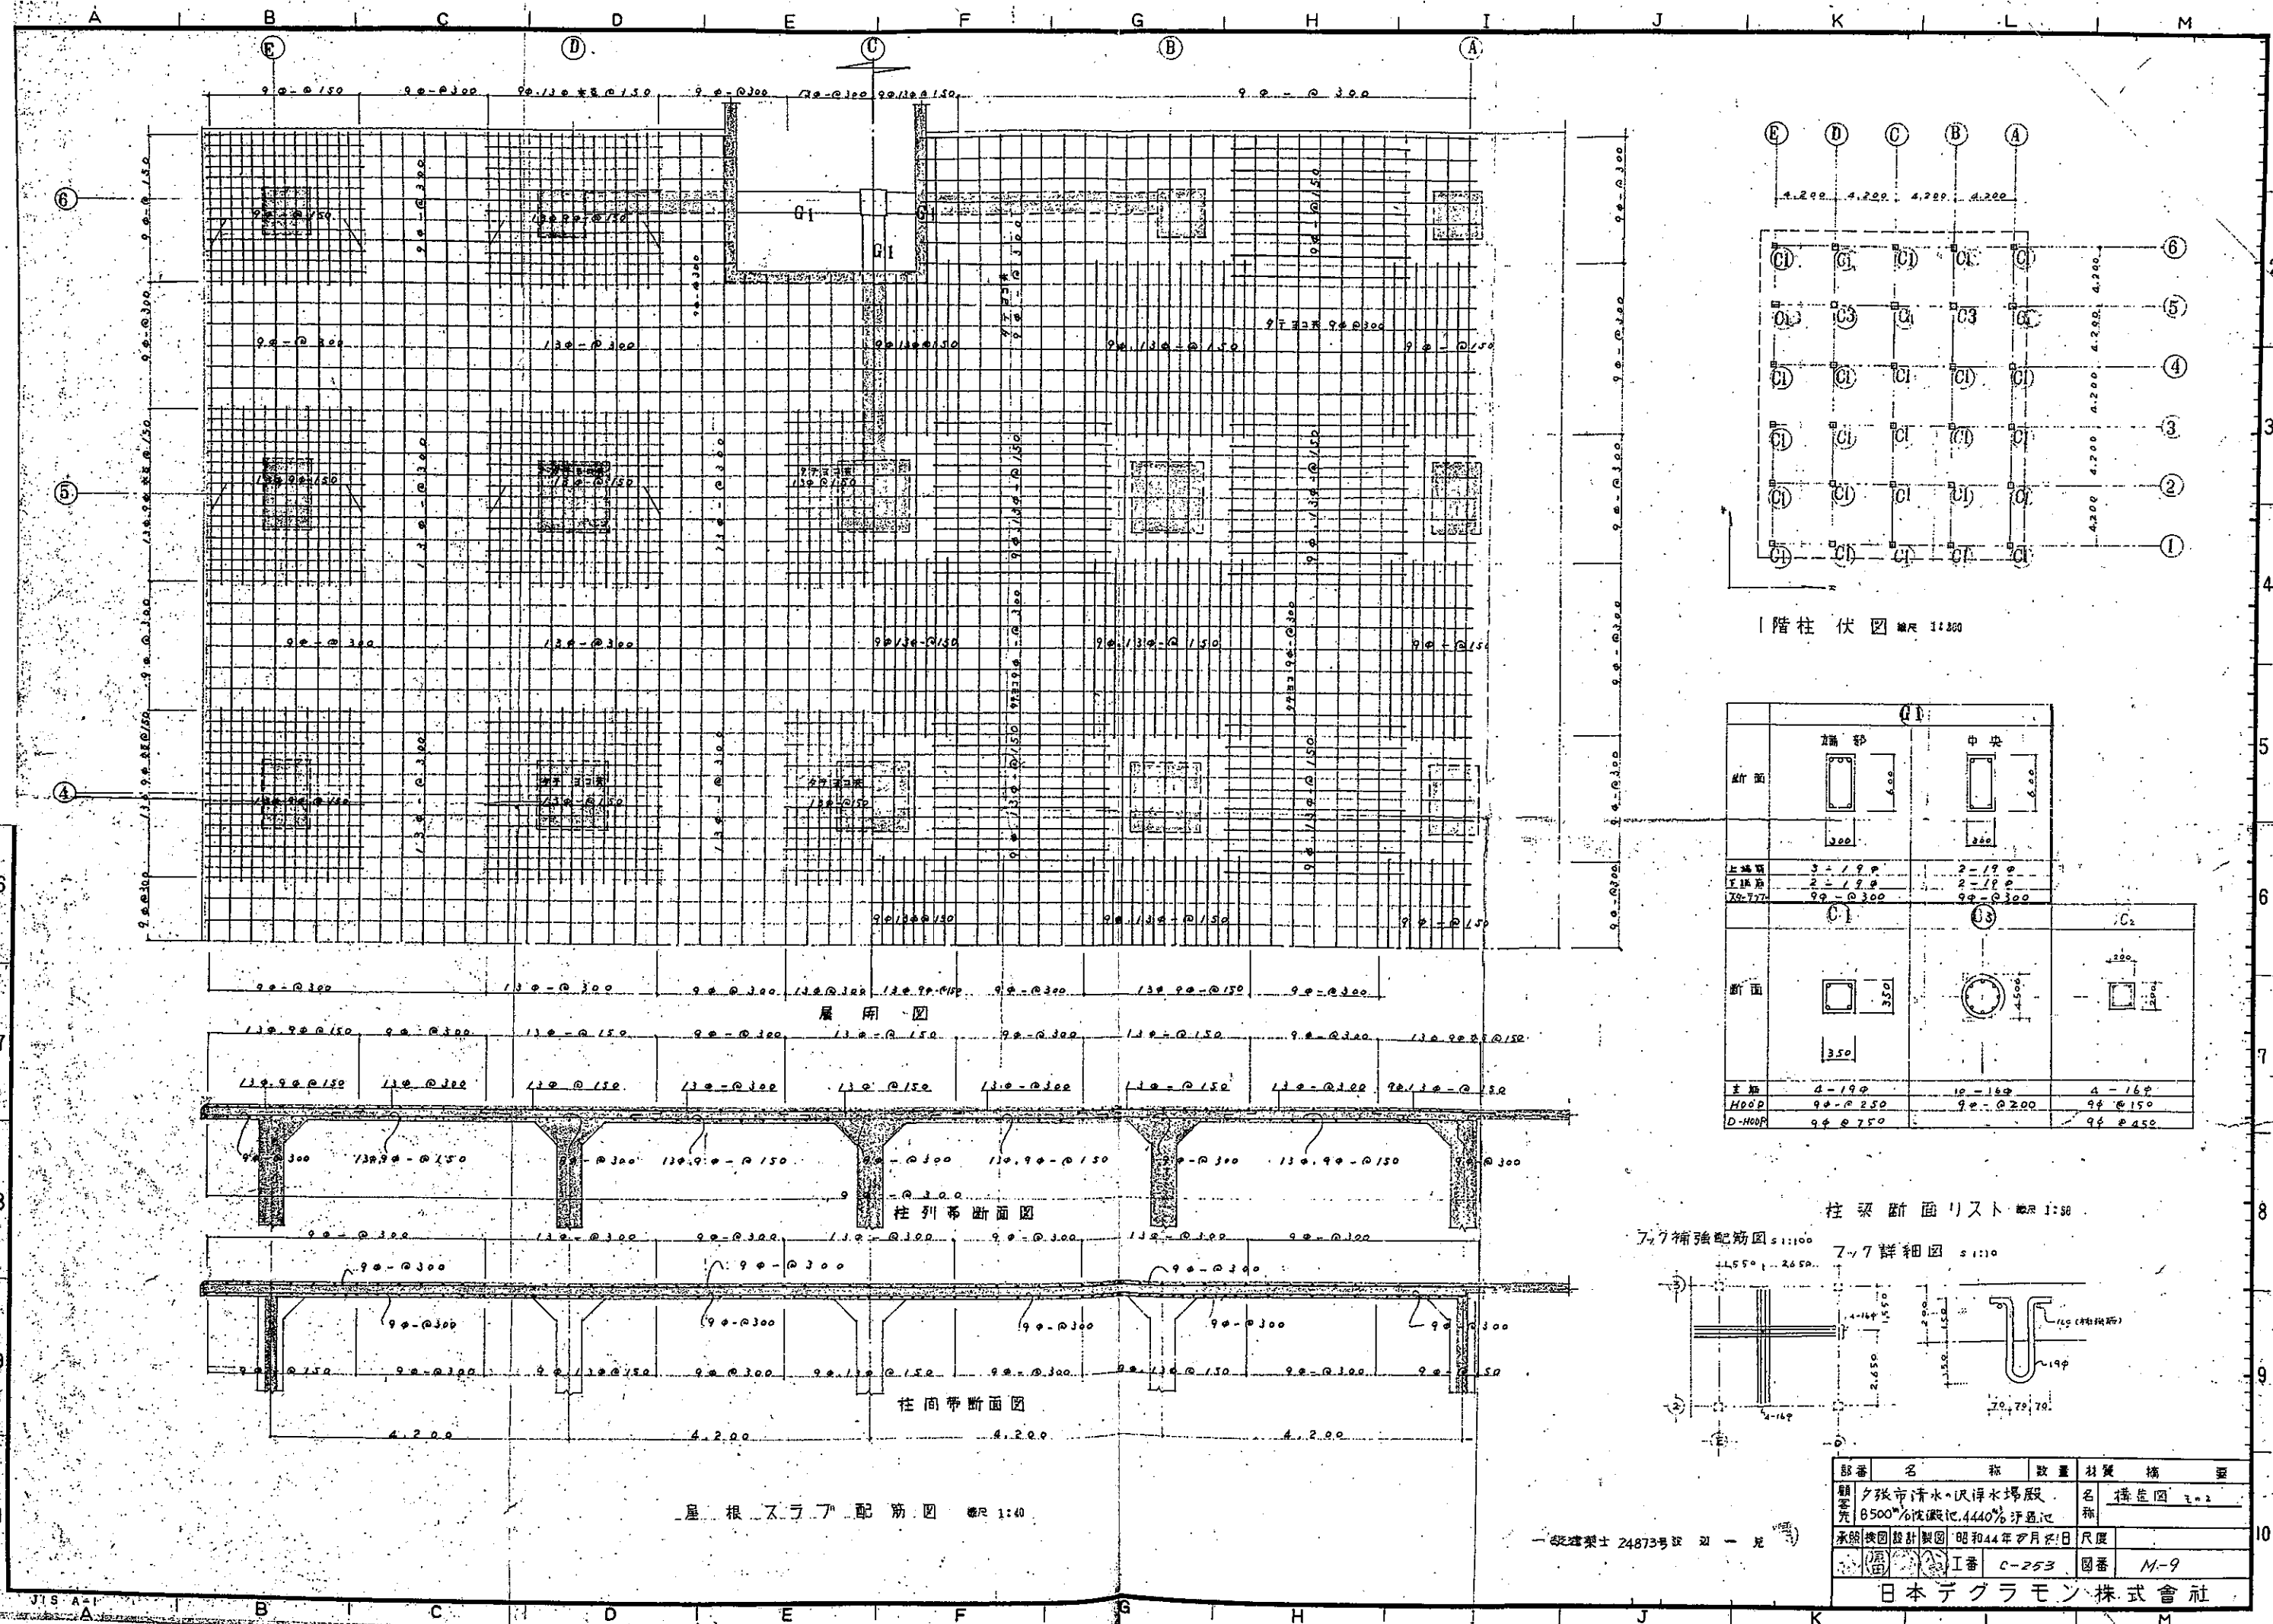

1階柱伏図 縮尺 1:200

断面	C1		C2		C3	
	端部	中央	端部	中央	端部	中央
上部筋	3-19φ	2-19φ	3-19φ	2-19φ	3-19φ	2-19φ
下部筋	2-19φ	2-19φ	2-19φ	2-19φ	2-19φ	2-19φ
70-77	9φ-φ300	9φ-φ300	9φ-φ300	9φ-φ300	9φ-φ300	9φ-φ300
断面						
主筋	4-19φ	4-19φ	4-19φ	4-19φ	4-19φ	4-19φ
H00φ	9φ-φ250	9φ-φ250	9φ-φ250	9φ-φ250	9φ-φ250	9φ-φ250
D-H00φ	9φ-φ750	9φ-φ750	9φ-φ750	9φ-φ750	9φ-φ750	9φ-φ750


柱梁断面リスト 縮尺 1:50

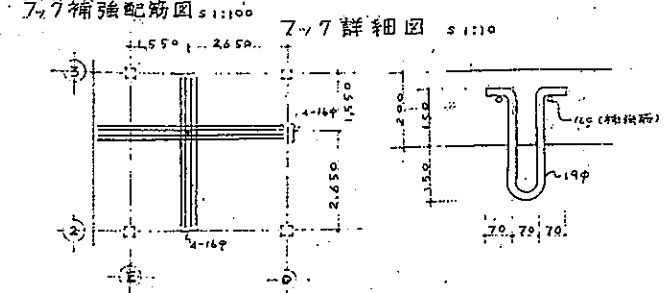


部番	名	称	数量	材質	補	要
額定	夕張市清水・沢井水場股	名	構造図	3-2		
額定	8500%液浸に444%汚濁に	名				
承認	検図設計製図	昭和44年8月8日	尺度			
検図	工番	C-253	図番	M-9		
日本デグラモン株式会社						

屋根スラブ配筋図 縮尺 1:40


一級建築士 24873号 監 一 見

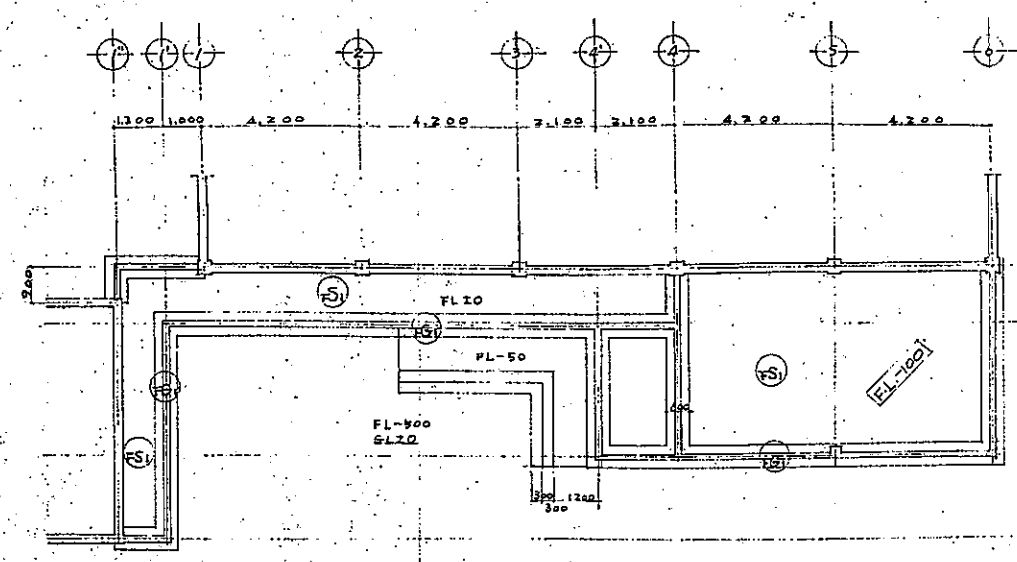

基礎伏図 S=1/100

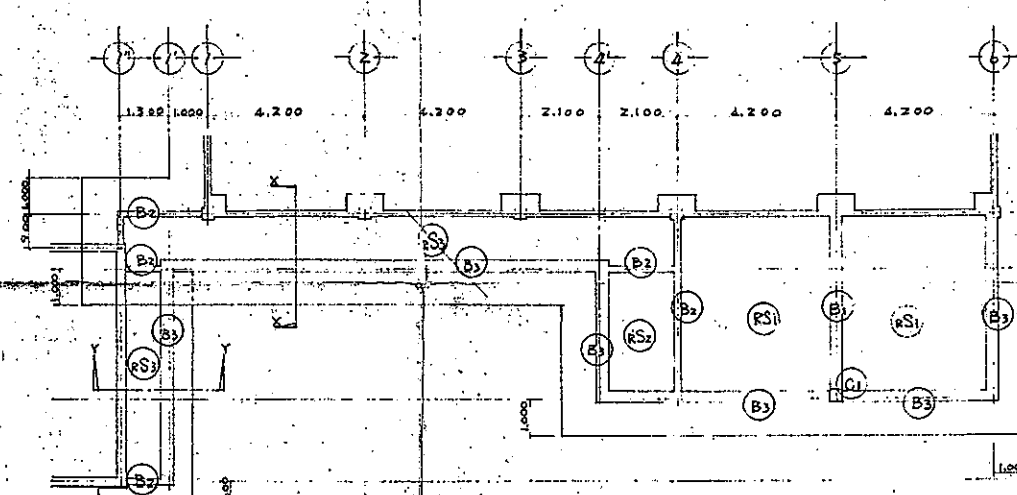


小屋伏図 S=1/100

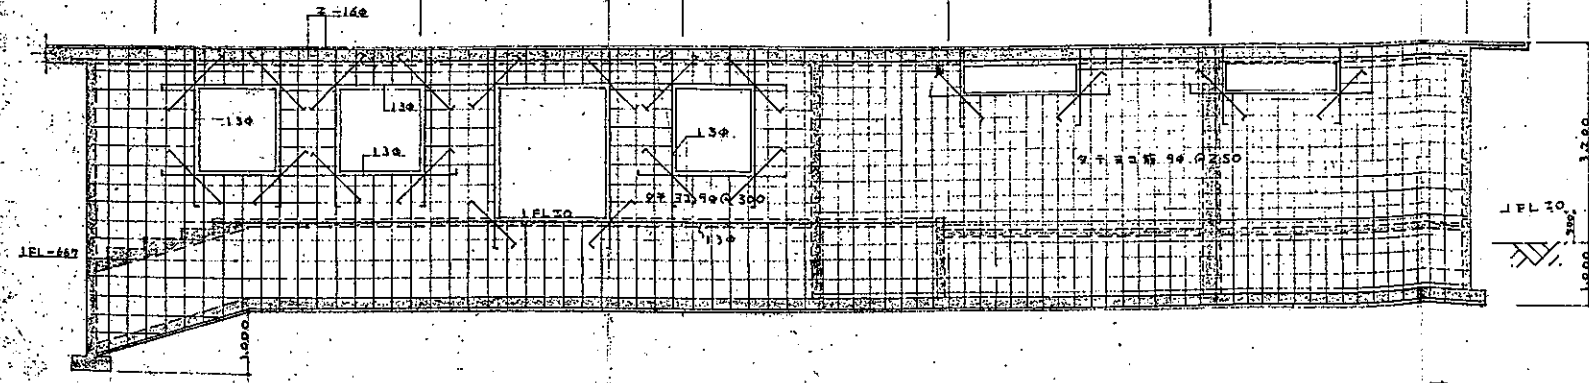

(通り4通り6通り)壁配筋ハ、A'、A'通り、壁配筋=同シ

A'、A'通り配筋詳細図 S=1/60

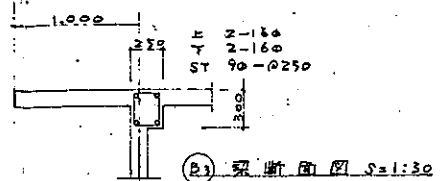

壁断面図 S=1/30

壁断面図 S=1/30


壁断面図 S=1/30

壁断面図 S=1/30

壁断面図 S=1/30


壁断面図 S=1/30

壁断面図 S=1/30

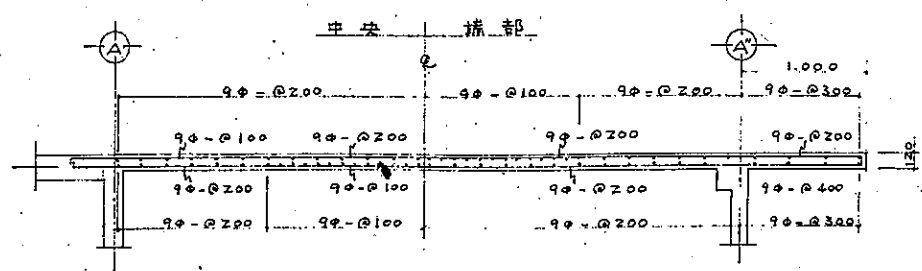


X、Y方向同一配筋スル


RS1 断面配筋図 S=1/30

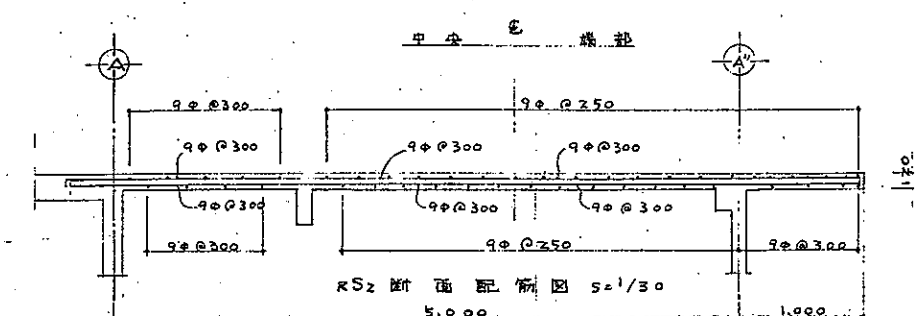

RS2 断面配筋図 S=1/30

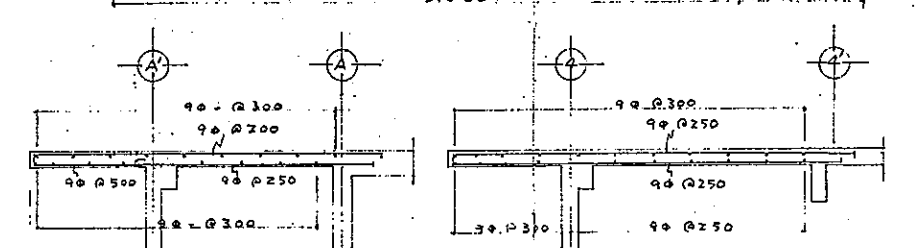


RS2 断面配筋図 S=1/30




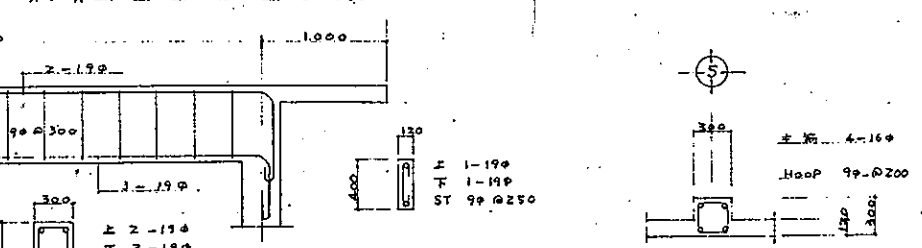


B2 梁リスト S=30

C1 配筋図 S=1/30

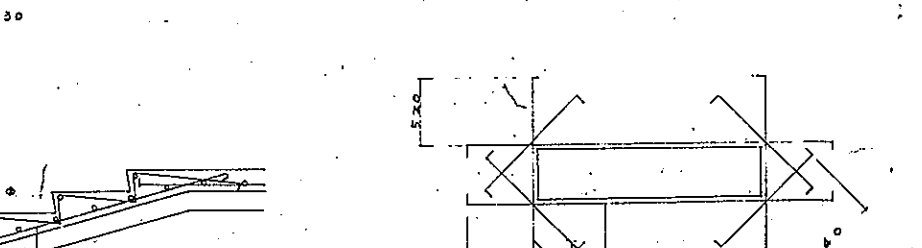


開口補強筋 S=1/30

    


部番	名称	数量	材質	備考
1	7号市清水の泥浄水場、			名称
2	8500% 坂野池、4440% 坂野池			名称
3	昭和44年5月24日			尺度
4	昭和44年5月24日			尺度
5	昭和44年5月24日			尺度
6	昭和44年5月24日			尺度
7	昭和44年5月24日			尺度
8	昭和44年5月24日			尺度
9	昭和44年5月24日			尺度
10	昭和44年5月24日			尺度


日本デグラモン株式会社

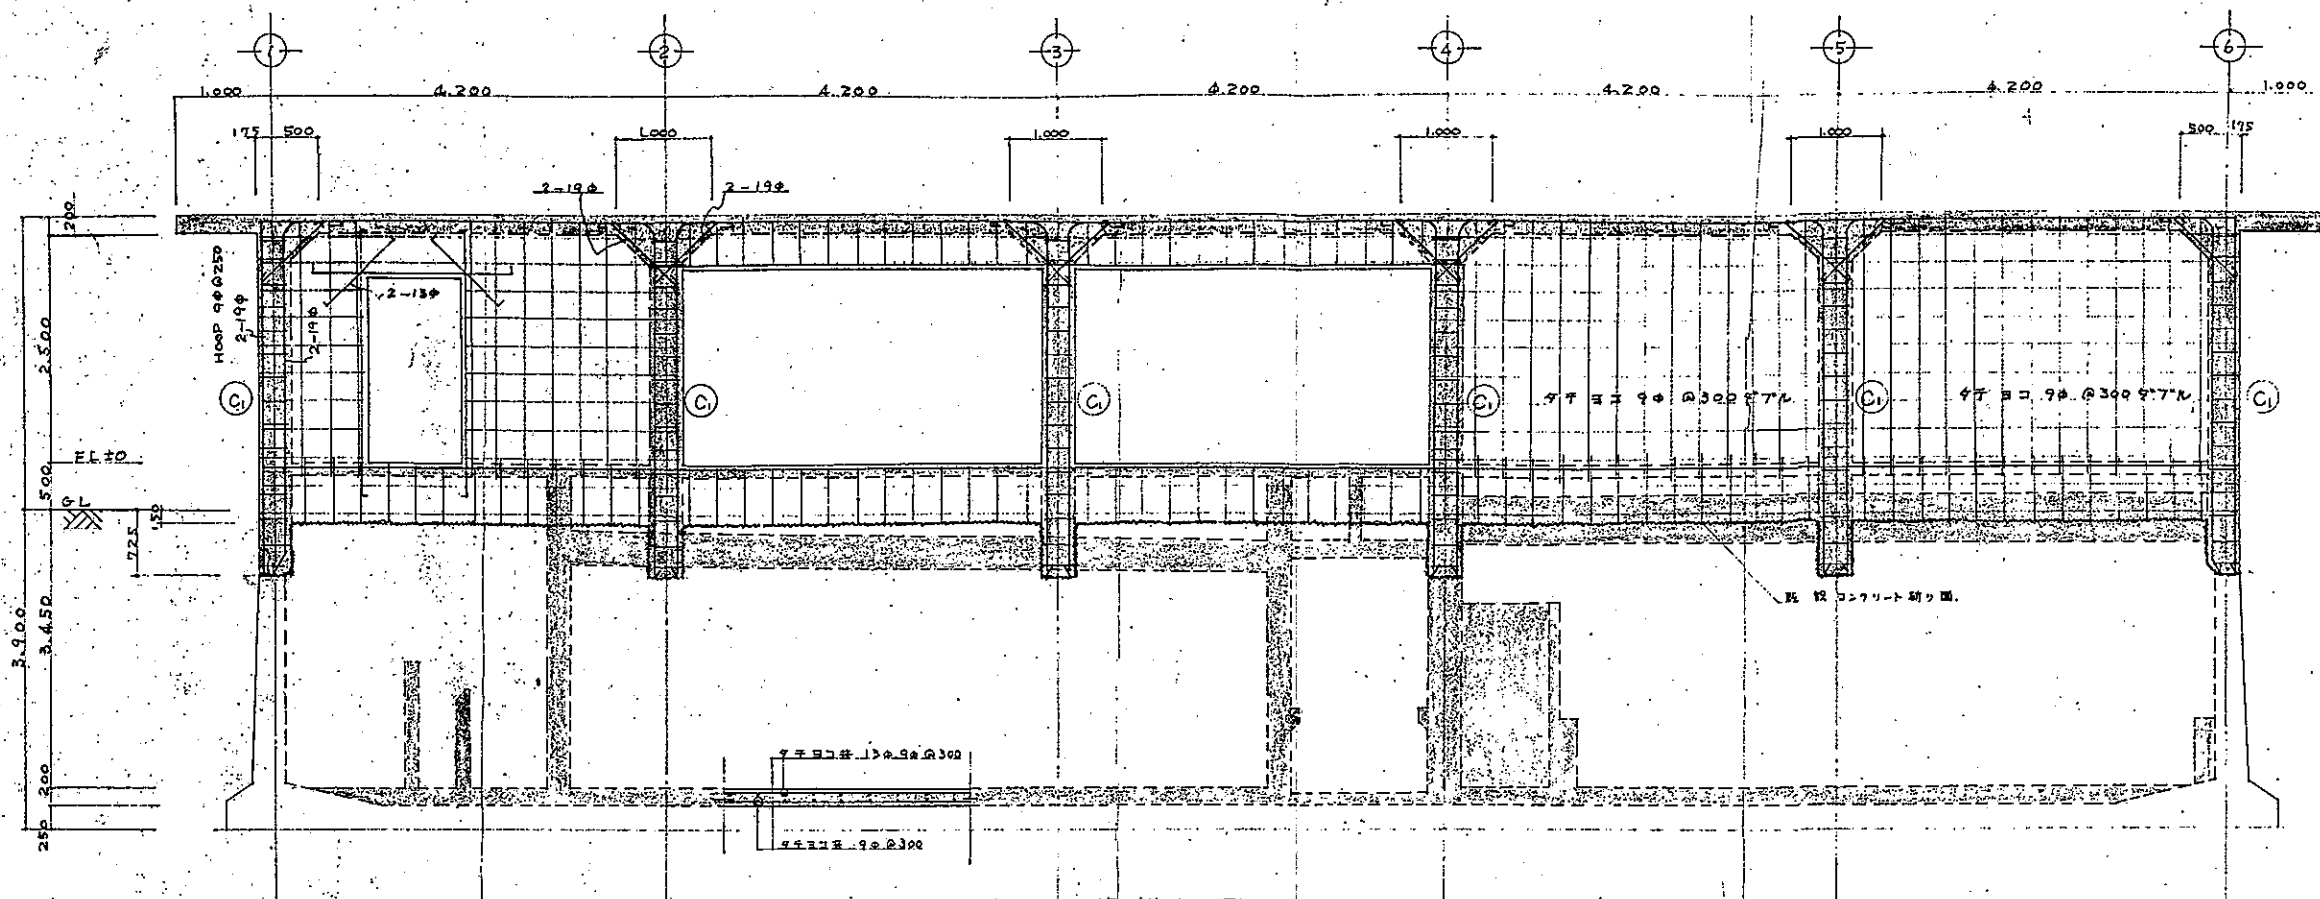

A 通り 配筋詳細図 S=1/40

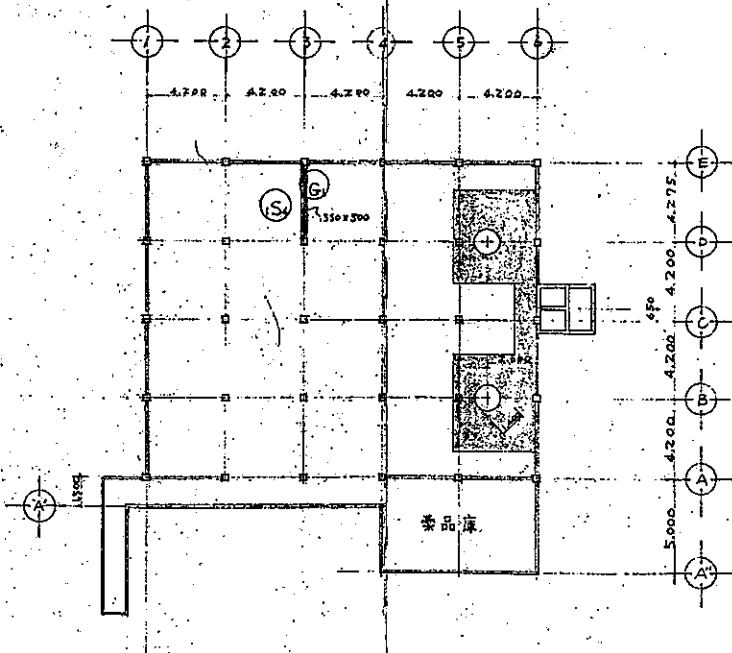


キープラン S=1/200

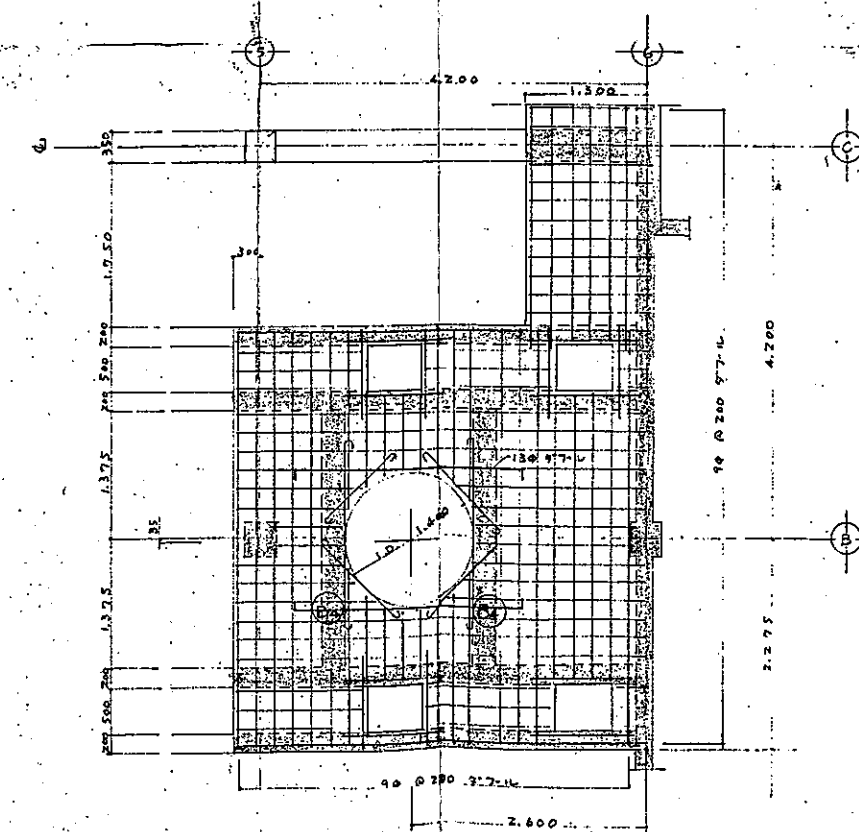

サイホン塔周辺スラブ配筋図 S=1/40

梁断面リスト S=1/30

記号	1G1	B4
断面		
上端	2-19φ	2-19φ
下端	2-19φ	2-19φ
間隔	4φ @ 300	4φ @ 150

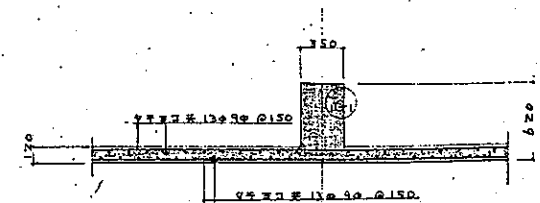


154スラブ断面配筋リスト S=1/30



部番	名称	数量	材質	備考
額面元	7号市清水の沢浄水場		名	補注欄
承取元	9500%で設池4400%で設池		尺	
承認	換図設計製図 昭和44年8月2日		図	11-11
工番	C-263		図番	

日本デグラモン株式会社


一般建築士 21873号 設計 一見

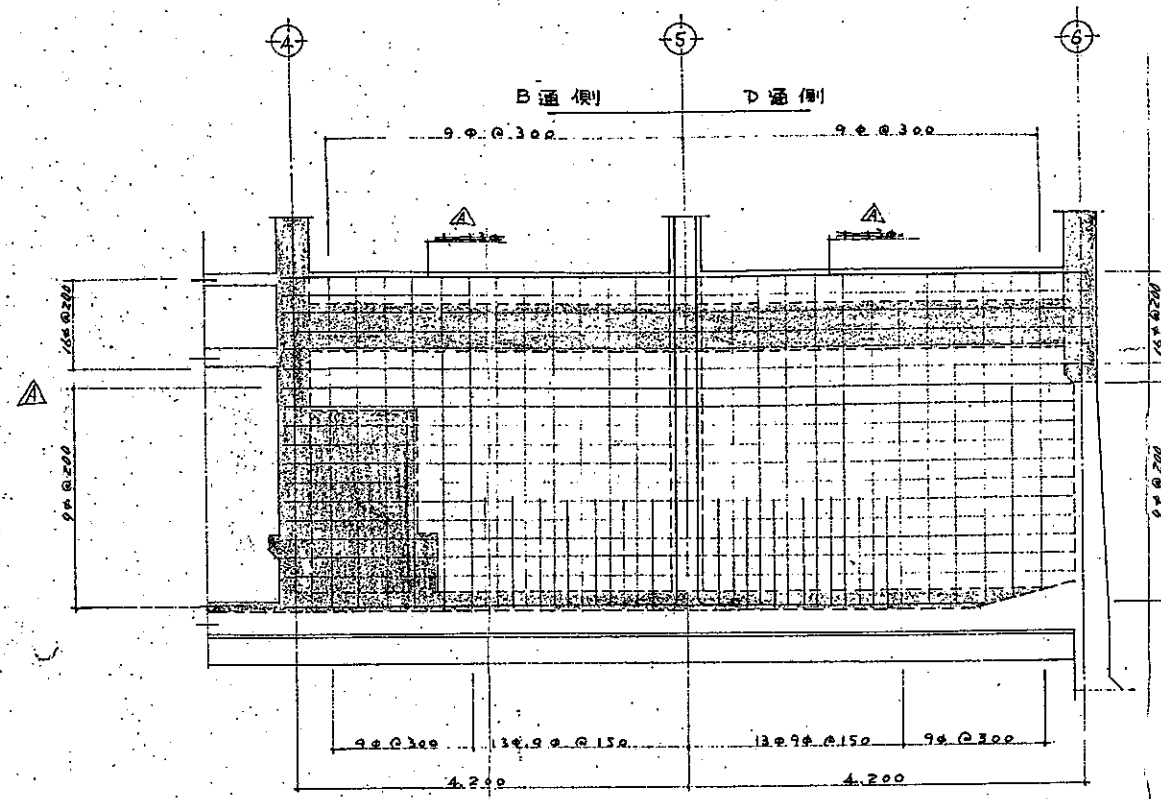

W1 配筋詳細図 S=1/40

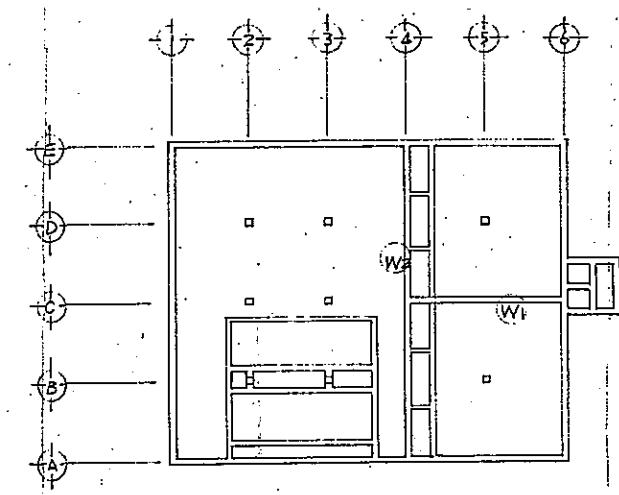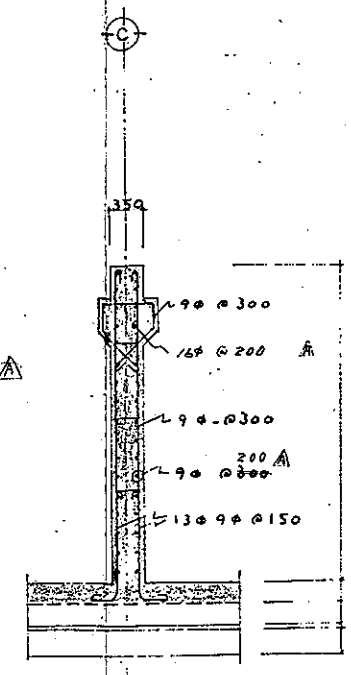

KEY PLAN S=1/200

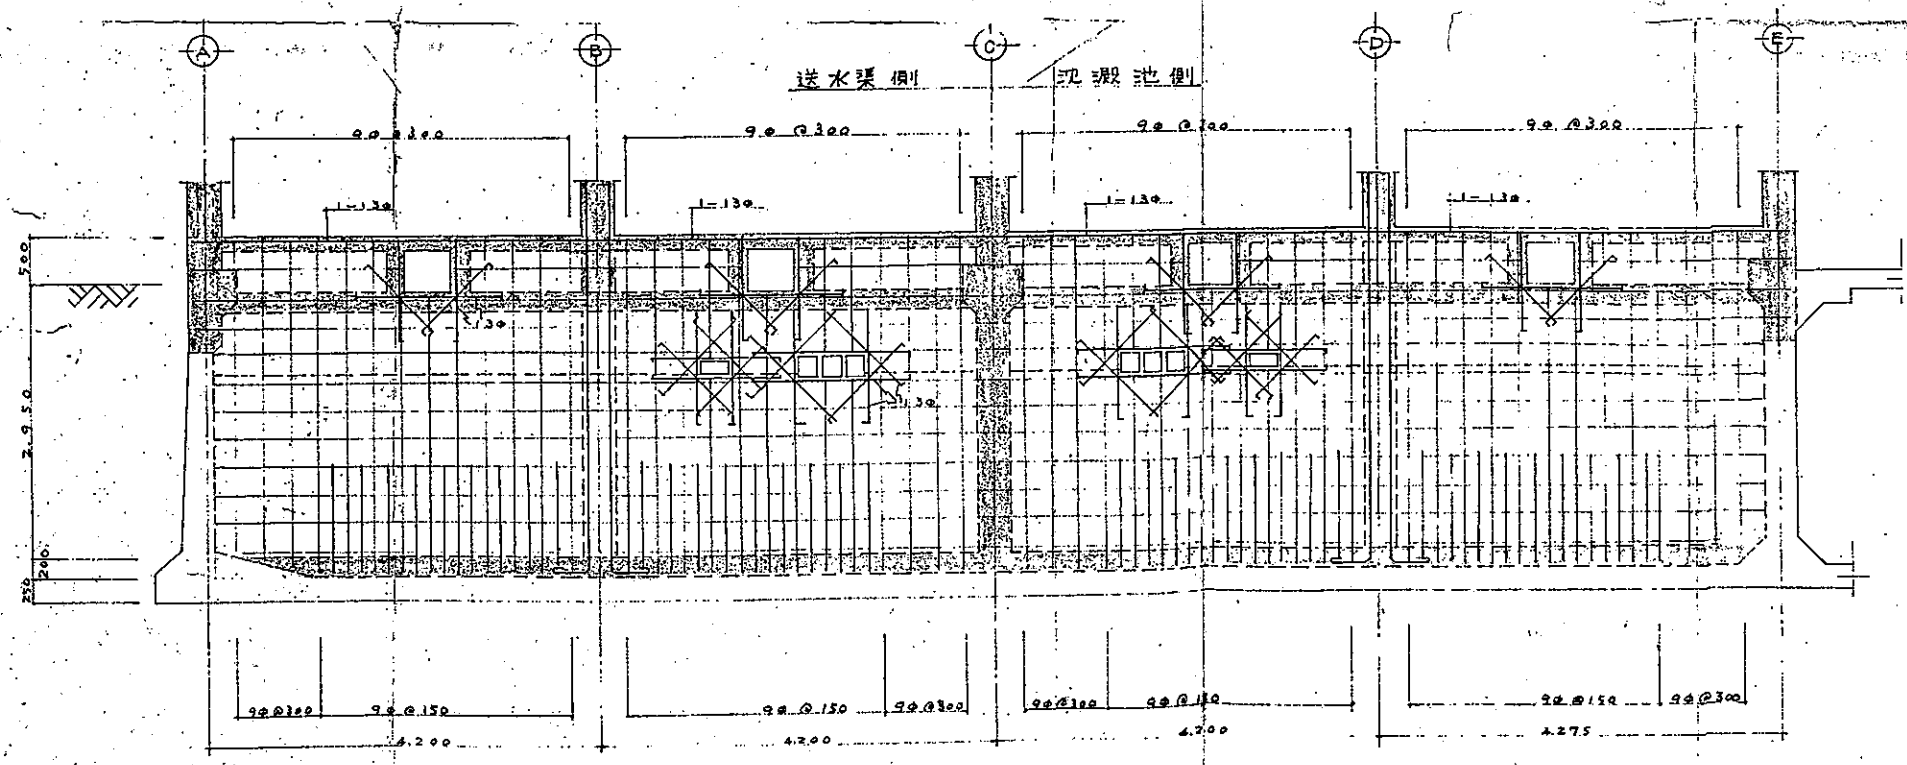


W2 配筋詳細図 S=1/40


部番	名称	数量	材質	摘要
1	9張市清水の沈砂池		名	配筋図
2	8.500%加砂池	4.440%	送砂池	
3	水渠側設計	昭和44年7月	尺	1/40, 1/200
4	工番	C-253	国番	M-12-(1)
日本デグラモン株式会社				

一級建築士 24873号 法 規 一 号



1-1 配筋図 4.4.26 (1/40)

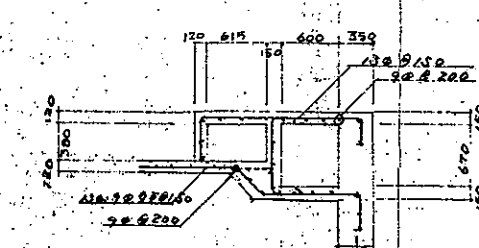



S1 A-A断面配筋図 S=1/300

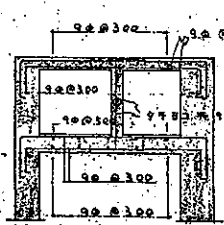


S2 断面配筋図 S=1/40

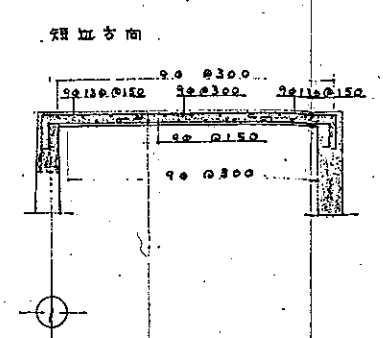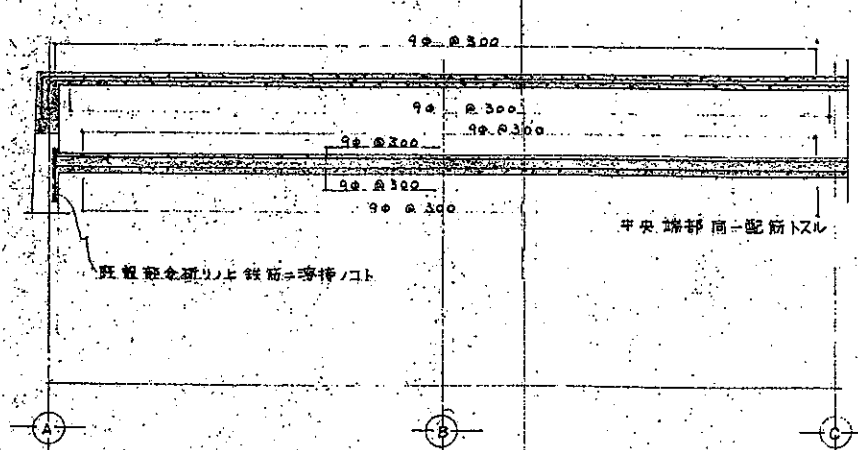


S3 断面配筋図 S=1/40

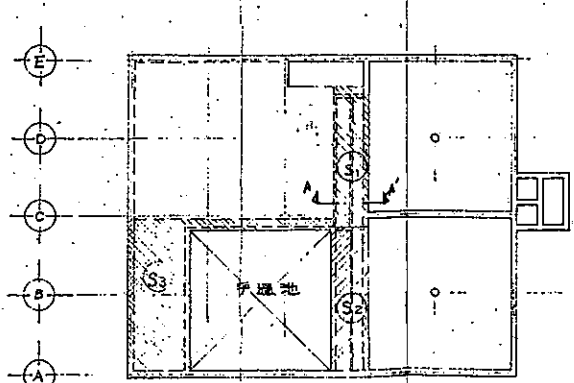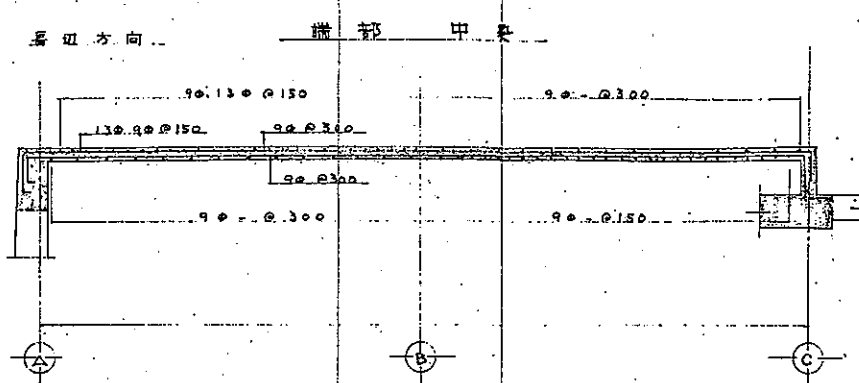

キー-プラン S=1/200

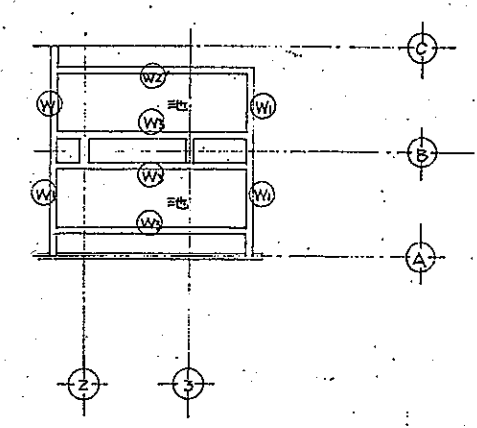


手越池 キー-プラン S=1/150

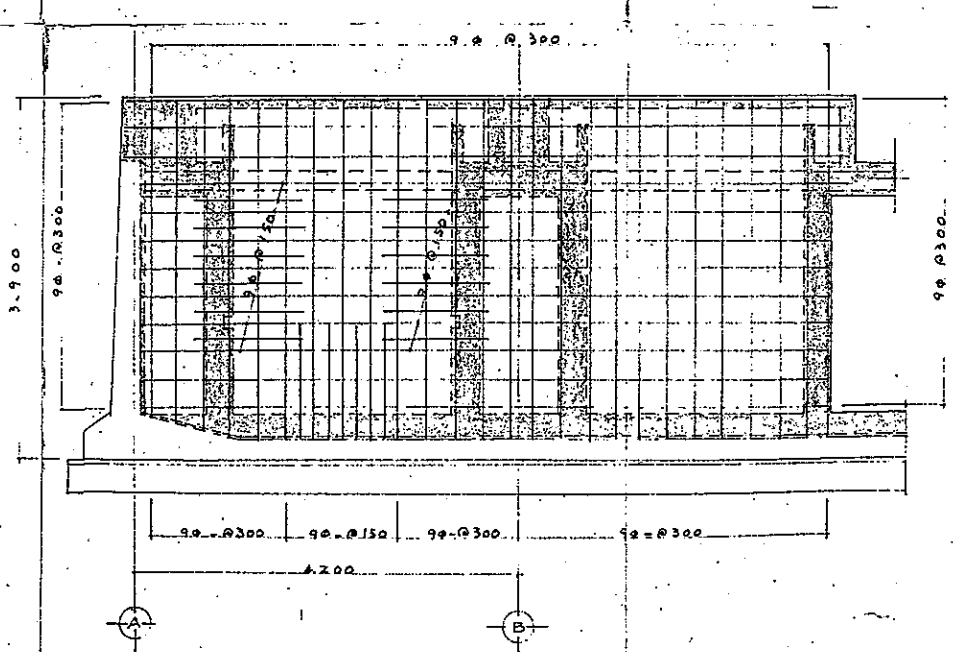


WI 配筋図 S=1/40

部番	名称	数量	材質	摘要
顧客	夕張市清水の沢浄水場			名 構造図
先	8,500mm ² の池に440mm ² の池			
承認	校図設計図	昭和44年8月2日	尺度	1/40, 1/200, 1/500
図	I番	C-253	図番	M-13
日本デグラモン株式会社				


一般建築士 24873号 監 査

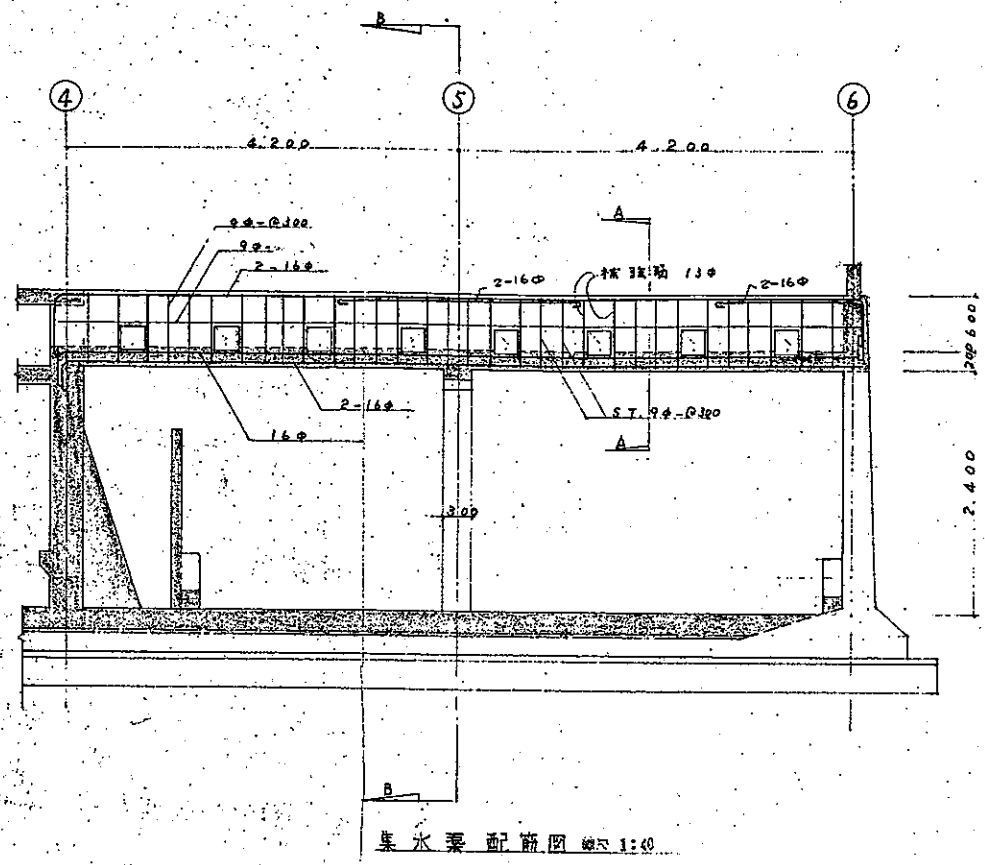

集水管配筋図 縮尺 1:40

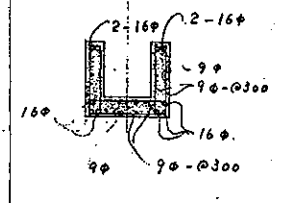


A-A断面配筋図 縮尺 1:40


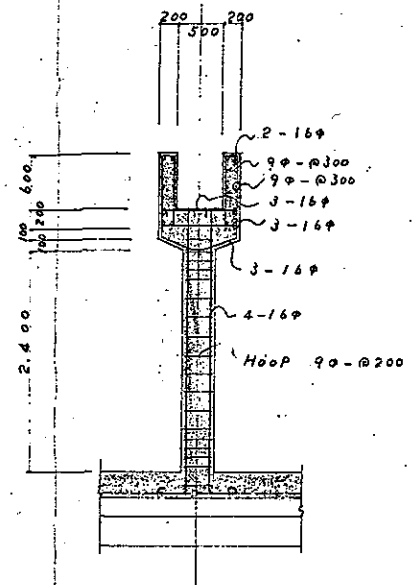


B-B断面図
集水管支柱
配筋図 縮尺 1:40

主筋 4-16φ
Hoop 9φ-φ200
D.Hoop 9φ-φ800

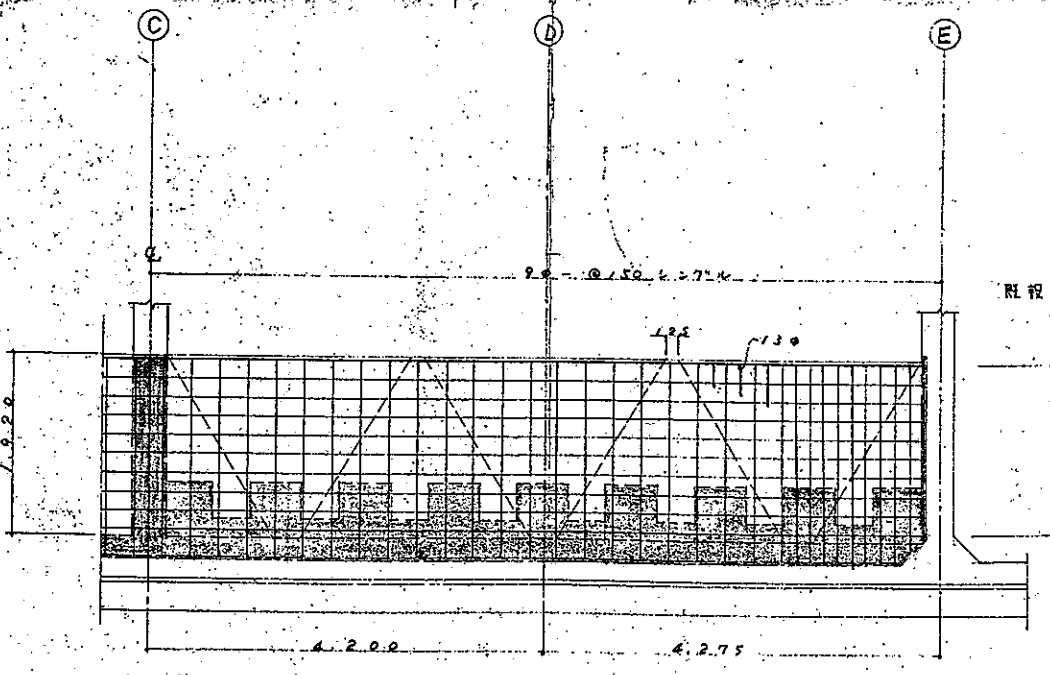

コンセントレータ配筋図 縮尺 1:40

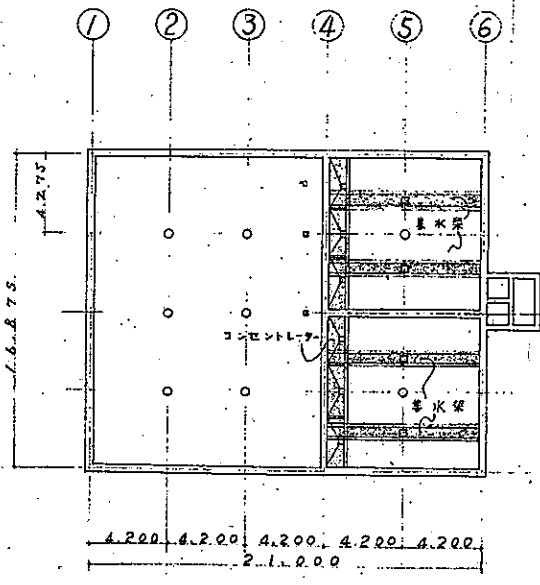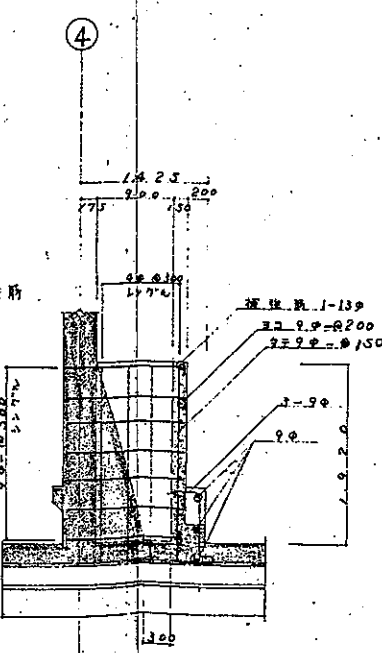


コンセントレータ 縮尺 1:200

部番	名称	数量	材質	補注
1	鉄筋	1.500	SD490	
2	鉄筋	1.500	SD490	
3	鉄筋	1.500	SD490	
4	鉄筋	1.500	SD490	
5	鉄筋	1.500	SD490	
6	鉄筋	1.500	SD490	
7	鉄筋	1.500	SD490	
8	鉄筋	1.500	SD490	
9	鉄筋	1.500	SD490	
10	鉄筋	1.500	SD490	


一般建築士 24873号

日本デグラモン株式会社

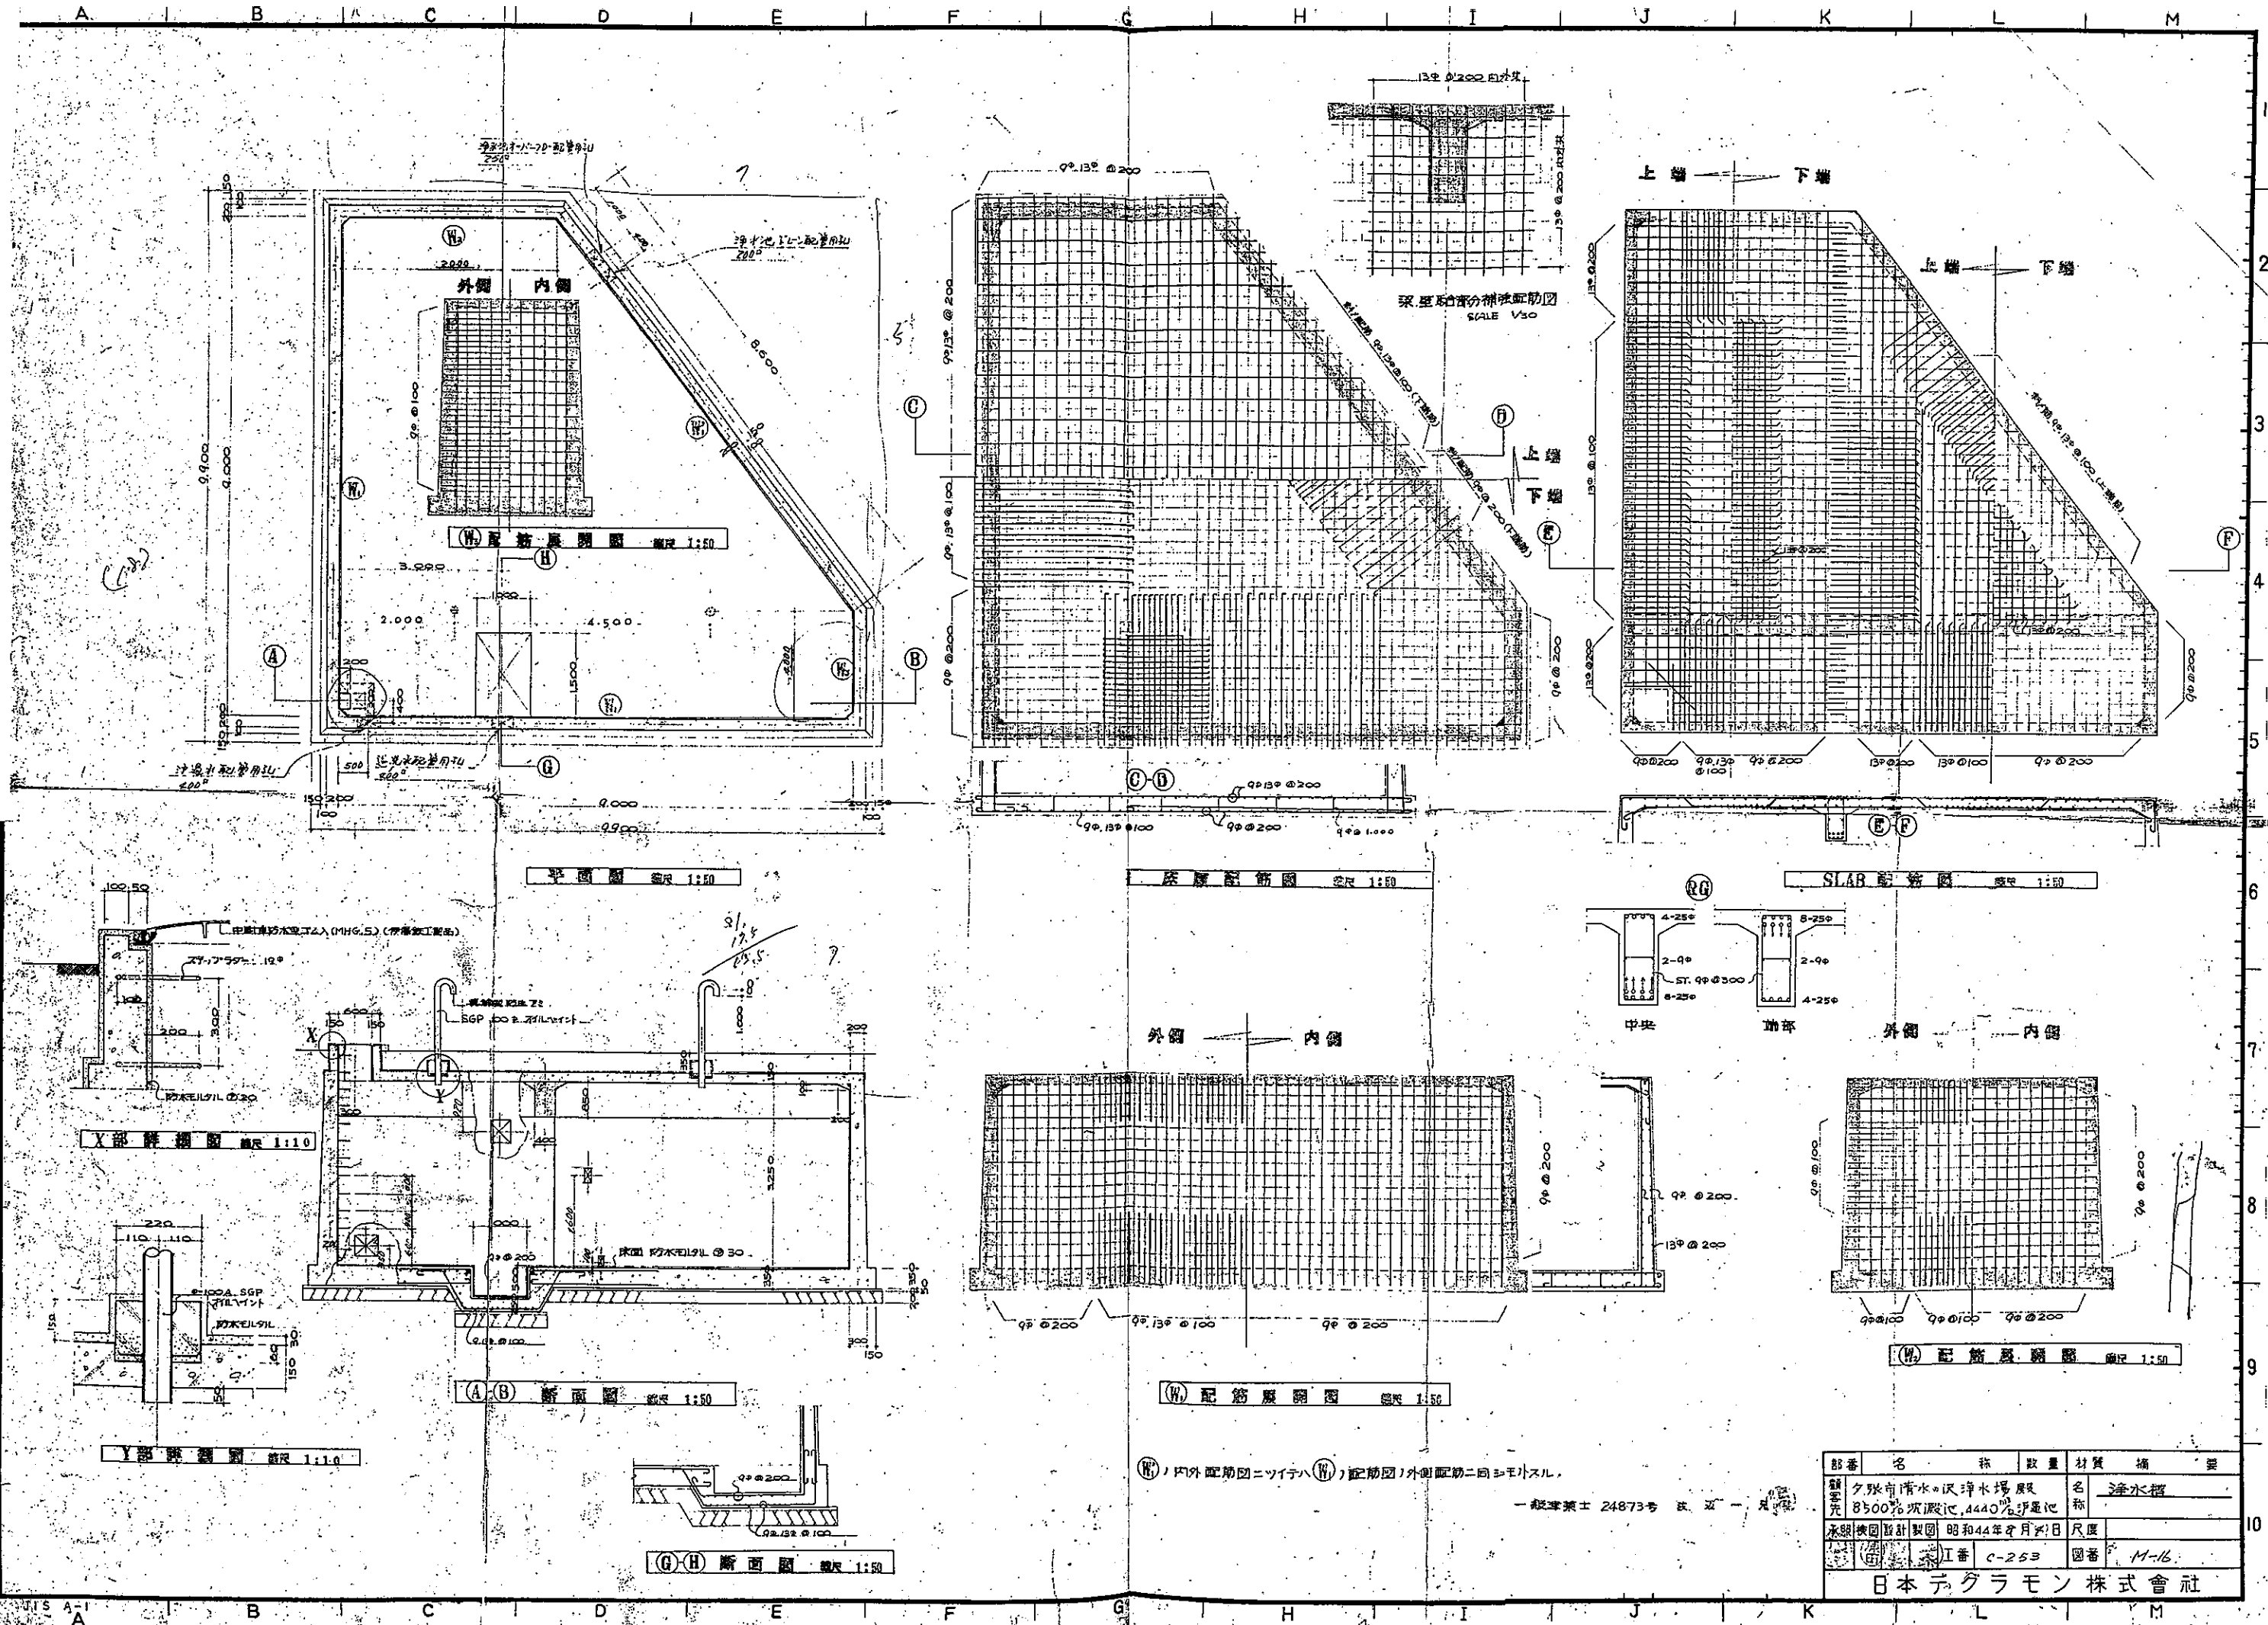


部番	名称	数量	材質	備
1	夕張市清水・沢清水場 8500% 灰泥池, 4440% 浮遊池		名	塗水標
2	永興機園設計製図 昭和44年9月7日		尺度	
3	図番 I 番 C-253		國番	M-16

日本デグラモン株式会社

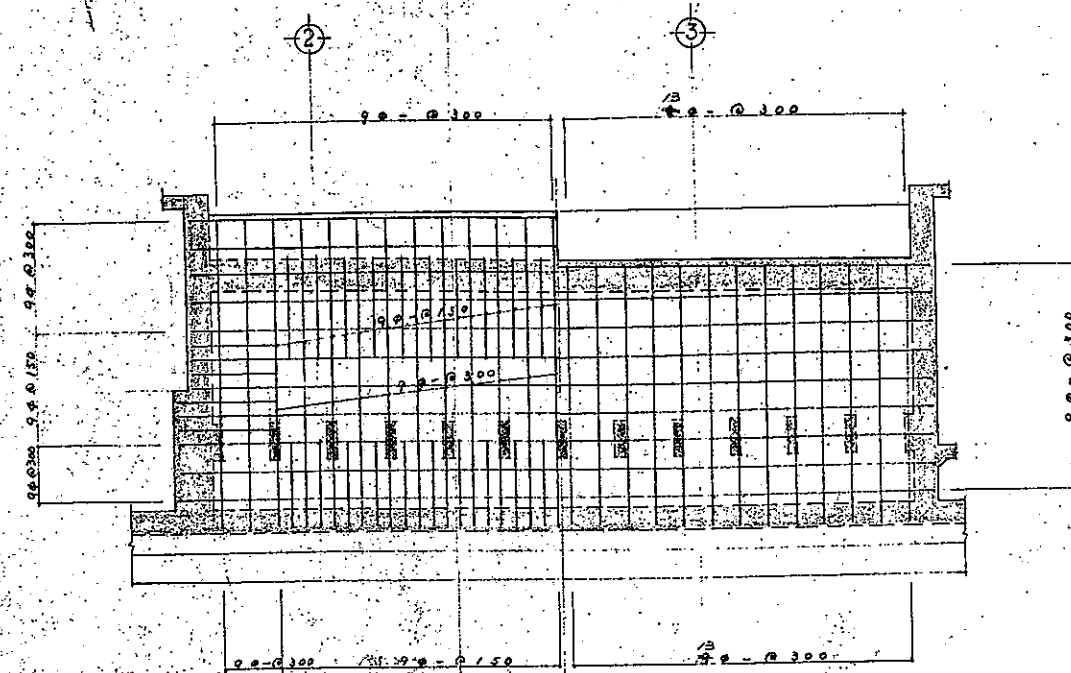


内側 外側

W2W2配筋図 縮尺 1:40

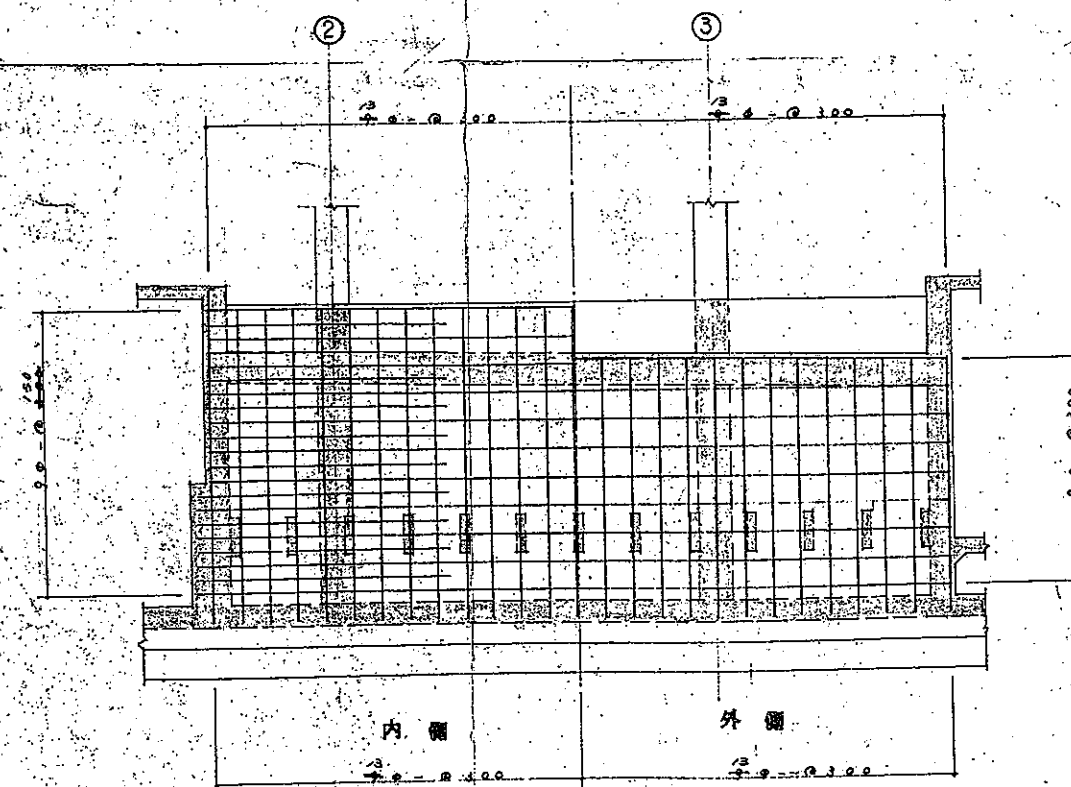


内側 外側


W3配筋図 縮尺 1:40

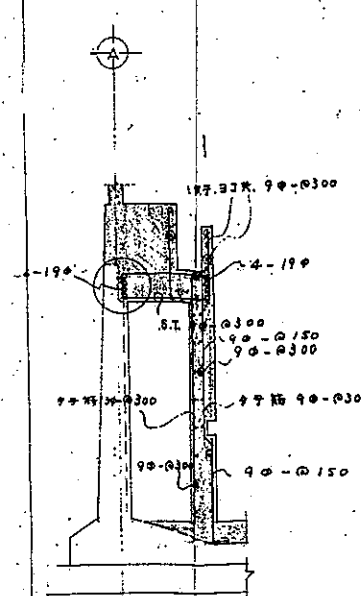


W2断面配筋図 縮尺 1:40

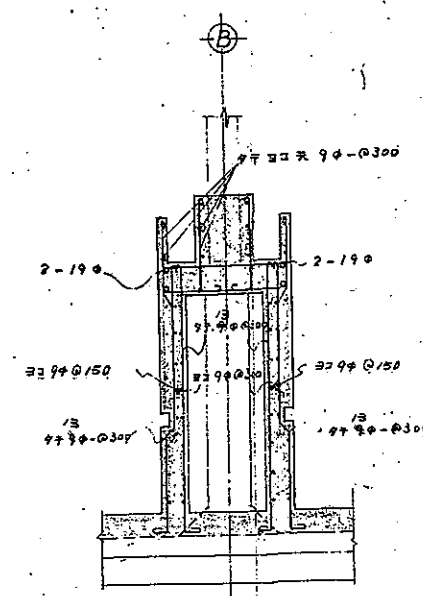


W3断面配筋図 縮尺 1:40

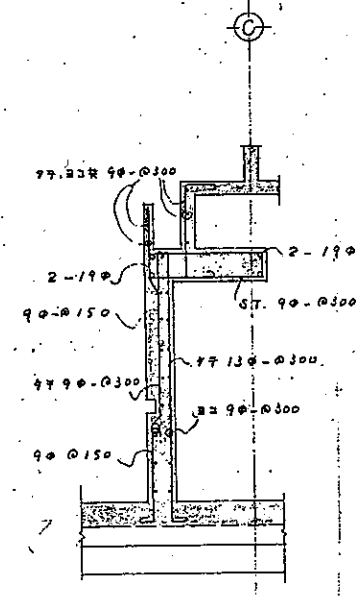


W2断面配筋図 縮尺 1:40

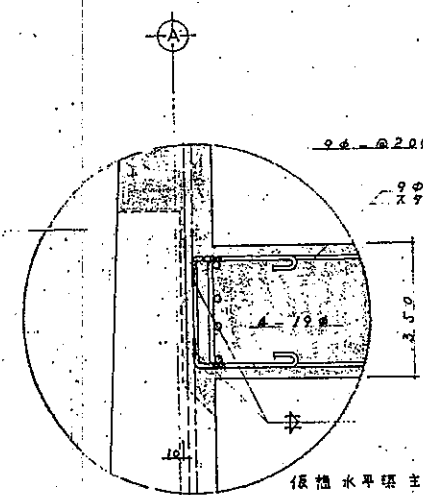

W2断面詳細図 縮尺 1:10

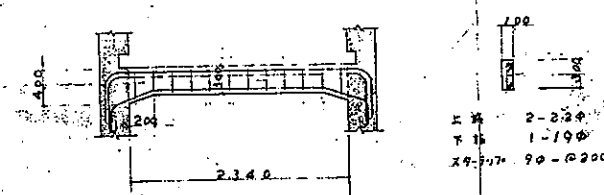

フィルター梁断面配筋図 縮尺 1:40




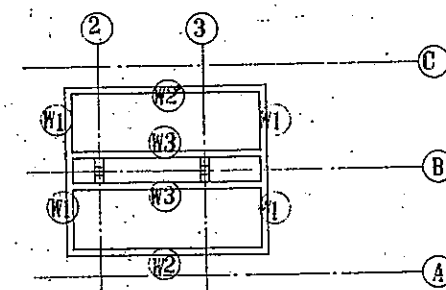


濾過池キー70ラン 縮尺 1:50

一般建築士 24873号 辺 一 定

部番	名 称	数 量	材 質	備 考
額定	夕張市清水・沢澤水場		名 称	構造図 20.5
元	0500% 沢澤池, 4440% 沢澤池		尺 度	
承認	校図設計製図 昭和44年8月8日		図番	M-17
	I番 C-253			

日本デグラモン株式会社

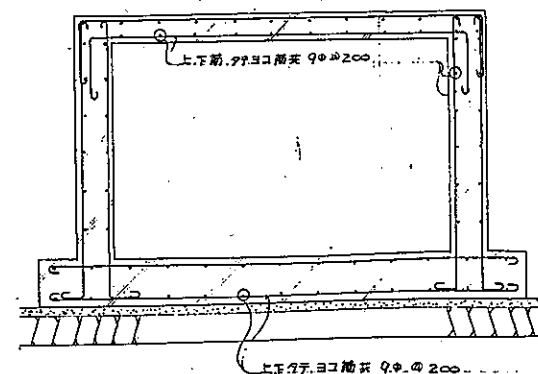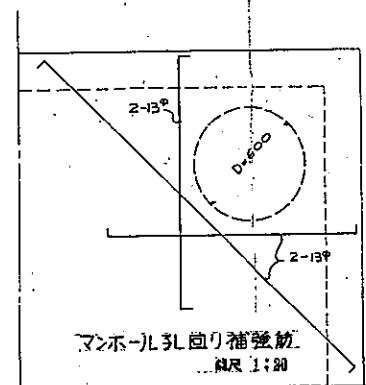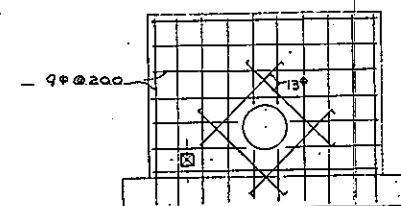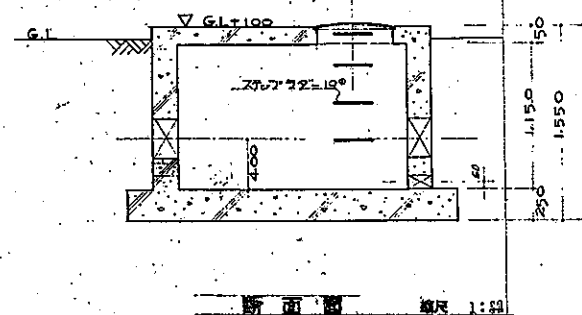

品名	数量	材質	備	要
1. 大阪市清水の沢浄水場用		名	ベニヤコリニ製造図	
2. 500号電燈用鉄板, 4400% 厚さ寸法		名		
組立 鉄板 12枚 鋼板 10枚 鋼板 10枚 9月12日		名	名	
1. 鋼板 10枚	10	鋼板	11-18	
日本デブロン株式会社				

Architectural drawing of a building, showing a plan view (1階平面図) and a section view (断面図).

The plan view (1階平面図) shows the layout of the building, including rooms, corridors, and structural elements. It includes dimensions and grid lines (A through H, 1 through 6).

The section view (断面図) shows a cross-section of the building, illustrating the internal structure, including the roof, walls, and floor. It includes dimensions and grid lines (A through H, 1 through 6).

Legend (特記事項を以下に記す):

- 1: 区土撤去、一部埋戻し(転用)を示す。
- 2: 解体、撤去部分を示す。
- 3: 既設コンクリート基礎、示す。
- 4: 壁及床、床下、天井、土留、補修部分を示す。
- 5: 天井(柱間)清掃部分を示す。

新設基礎 (New Foundation)

Table 1 (Top Right):

記号	訂正	年月日	訂正者
①	柱・向付地、200mm 変換	54.8.24	2月
②	撤去範囲 4c	54.9.19	
C			
D			
E			

Table 2 (Bottom Right):

工事番号	W-780249	清水花器	清水花器	夕張市役所	殿
工事内容	清水花器清水				
承	担当	設計	監理	図	第三角法
施	調査	製図	下地	名	1
現在平面図及断面図 解体範囲有示図					100
住原インフィル株式会社					W-780249-301

1階平面図 1/4

地 下 平 面 图

a~a 断面图 1/4

b~b 断面图

C ~ C 断面图 $\frac{1}{100}$


d ~ d 断面图 1/100

- 特異点を取り下記による。
1.  : 盛土撤去、一部埋戻し(起用)を示す。
 2.  : 降伏、撤去部分を示す。
 3.  : 既設ビーム周埋戻しを示す。
 4.  : 壁及床清掃、目荒し、支保補修部分を示す。
 5.  : 天開(柱梁挿)清掃部分を示す。

新設運應

工事	W-780249	浄水施設	加圧ポンプ設置工事	夕張市役所	殿
要項				湧水沢浄水場	殿
承認	担当 	設計 	図 	第三月分	
記録	調査 	製図 下地 5.5.5	名	現状平面図と断面図 解体範囲未定	
住原インフィル株式会社			717000/	717 図書	W7178 0249-301

記号	訂正	年月日	訂正者
①	右記3法 ① ② ③ ④ ⑤ ⑥ ⑦ ⑧ ⑨ ⑩ ⑪ ⑫ ⑬ ⑭ ⑮ ⑯ ⑰ ⑱ ⑲ ⑳ ㉑ ㉒ ㉓ ㉔ ㉕ ㉖ ㉗ ㉘ ㉙ ㉚ ㉛ ㉜ ㉝ ㉞ ㉟ ㊱ ㊲ ㊳ ㊴ ㊵ ㊶ ㊷ ㊸ ㊹ ㊺ ㊻ ㊼ ㊽ ㊾ ㊿	54.5.24	久保
②	右記3法 ① ② ③ ④ ⑤ ⑥ ⑦ ⑧ ⑨ ⑩ ⑪ ⑫ ⑬ ⑭ ⑮ ⑯ ⑰ ⑱ ⑲ ⑳ ㉑ ㉒ ㉓ ㉔ ㉕ ㉖ ㉗ ㉘ ㉙ ㉚ ㉛ ㉜ ㉝ ㉞ ㉟ ㊱ ㊲ ㊳ ㊴ ㊵ ㊶ ㊷ ㊸ ㊹ ㊺ ㊻ ㊼ ㊽ ㊾ ㊿	54.9.19	久保
③			
④			
⑤			

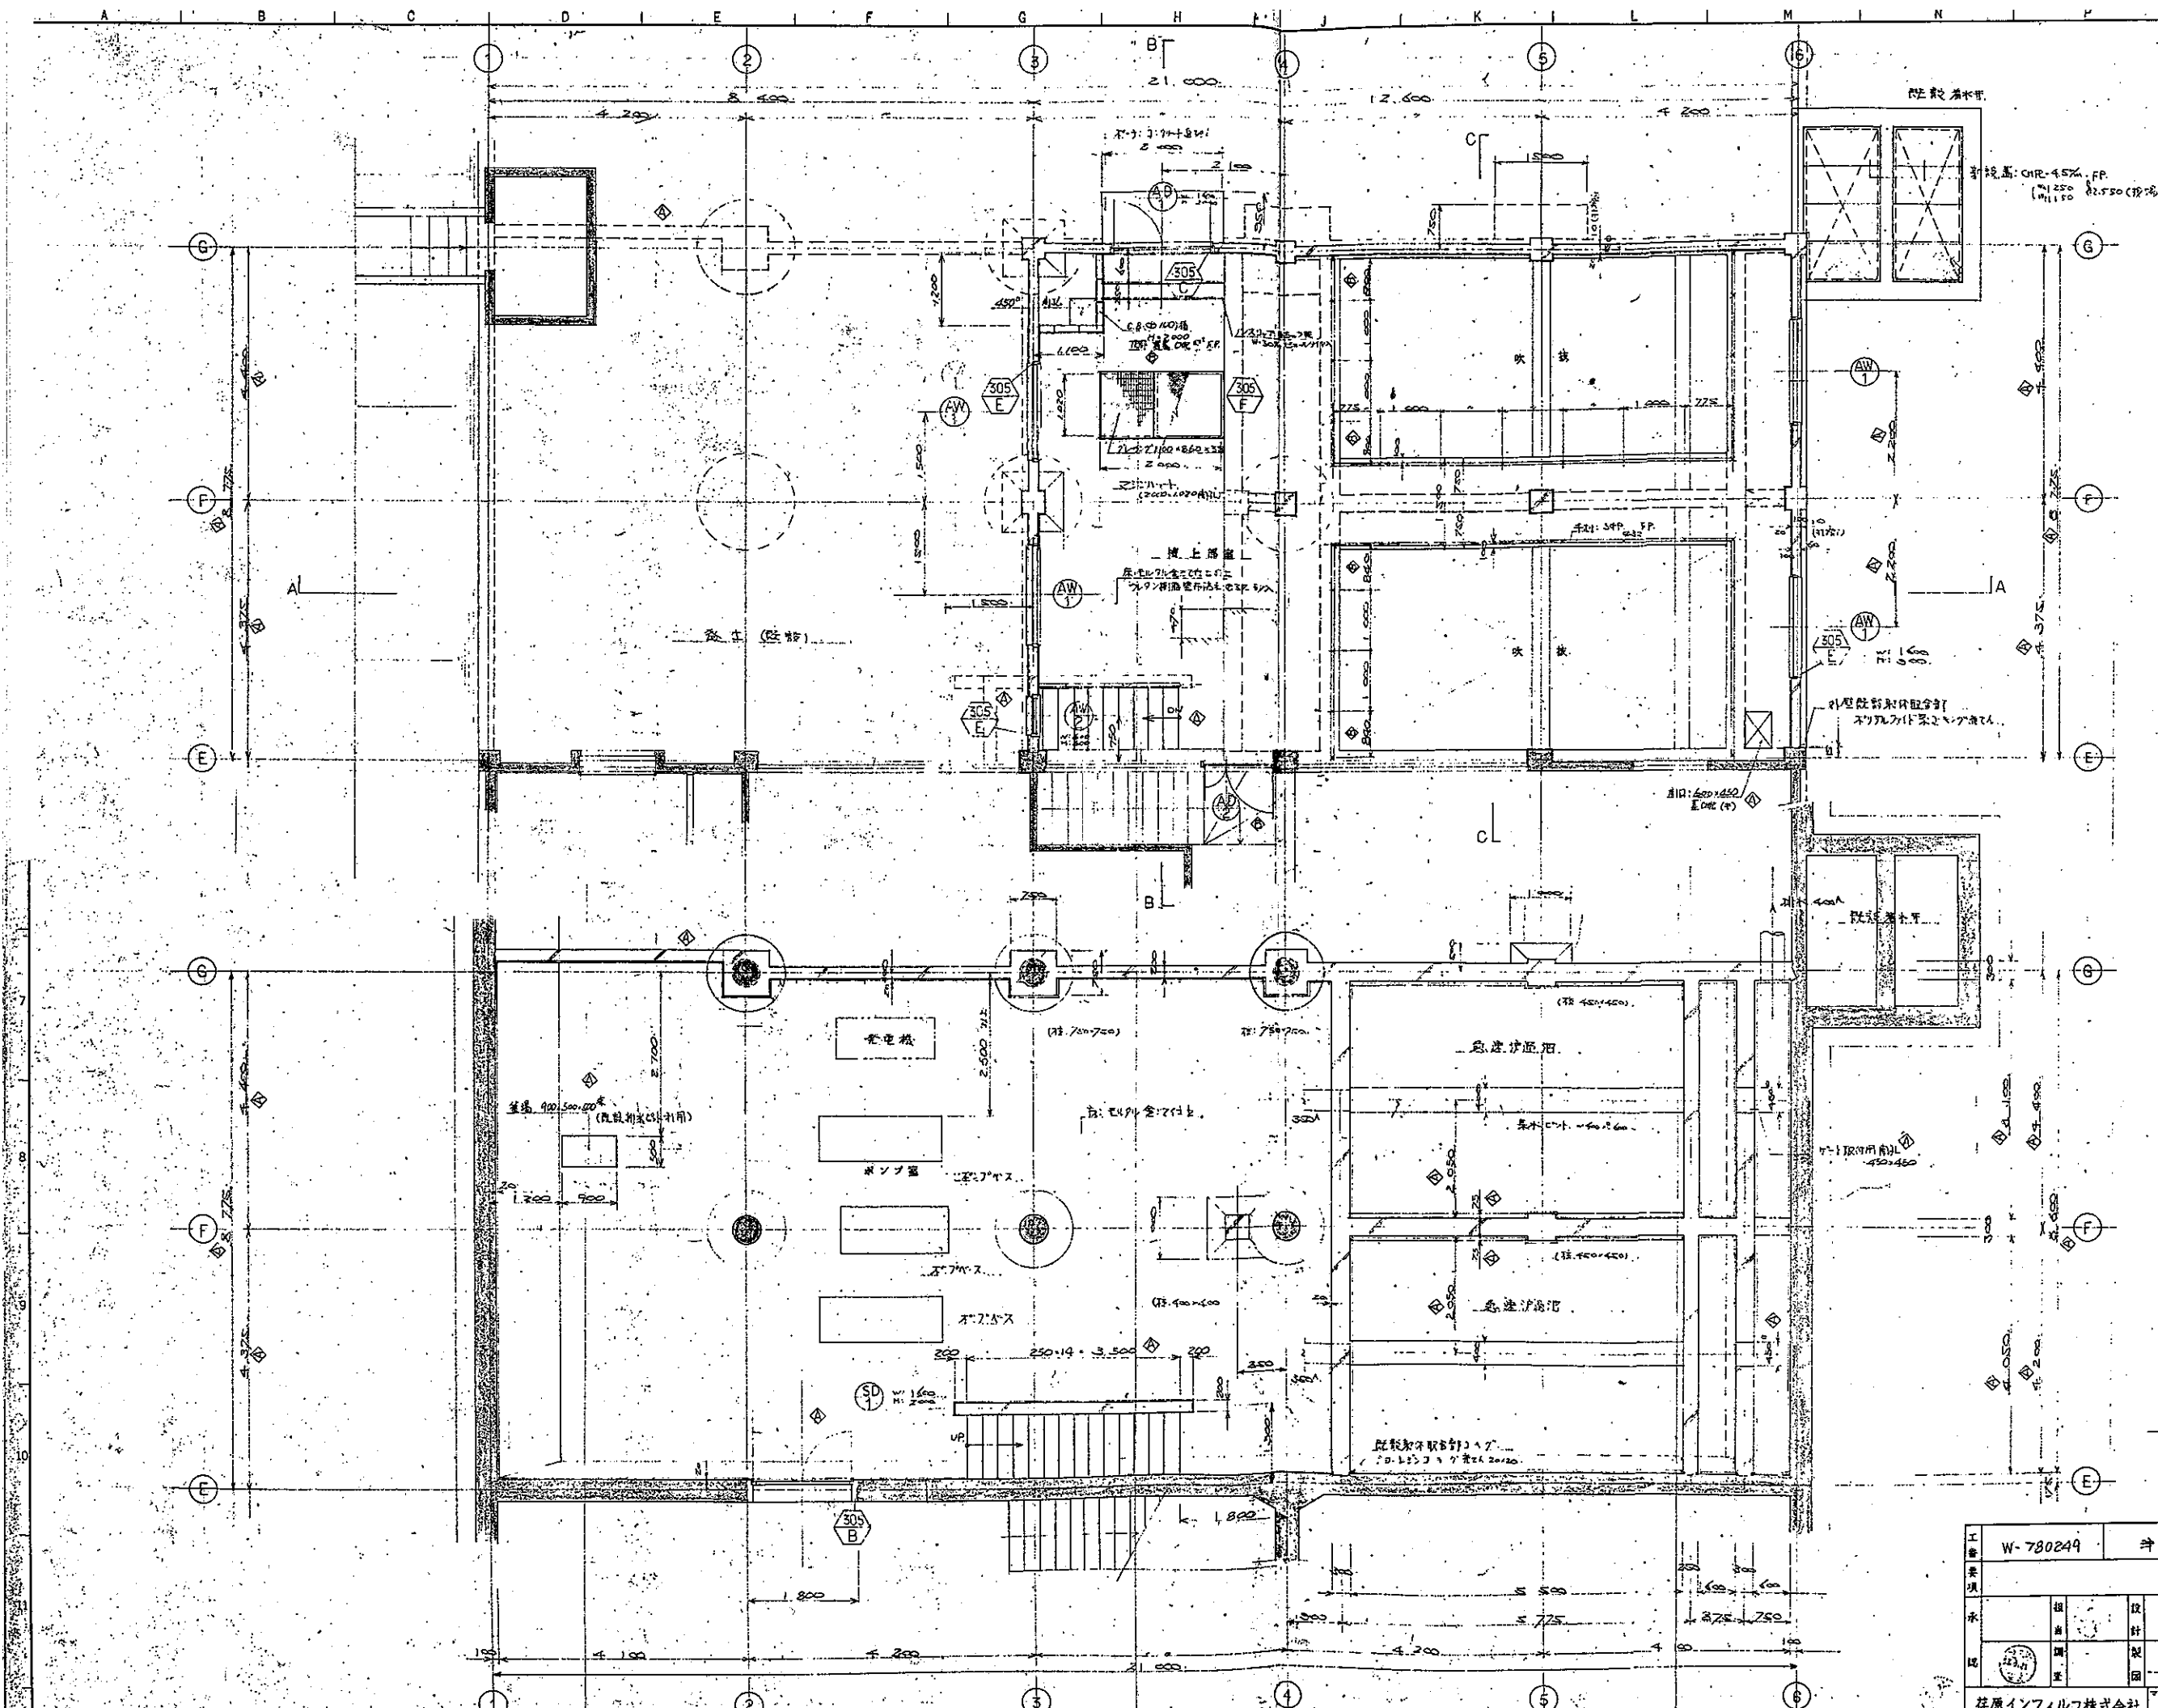


1 階 平面図

- ① 門扉は2枚入り350°と150°
- ② ハッチは2枚入り350°と150°
- ③ 着色ガラスは2枚入り350°と150°
- ④ 内装は2枚入り350°と150°
- ⑤ 12° 35° 仕上
- ⑥ X 手摺は2枚入り350°と150°


地下 平面図

工番	W-780249	井水 充投	夕張市役所	股
要項			清水沢浄水場	股
承			急造浄水池	第三角法
比			平面詳図	尺 丁
桂原インフィル株式会社		W780249-502		


記号	訂正	年月日	訂正者
△	おとつ送 点検工屋止	14.6.25	久見
○	207 点検	14.9.19	久見
C			
D			
E			

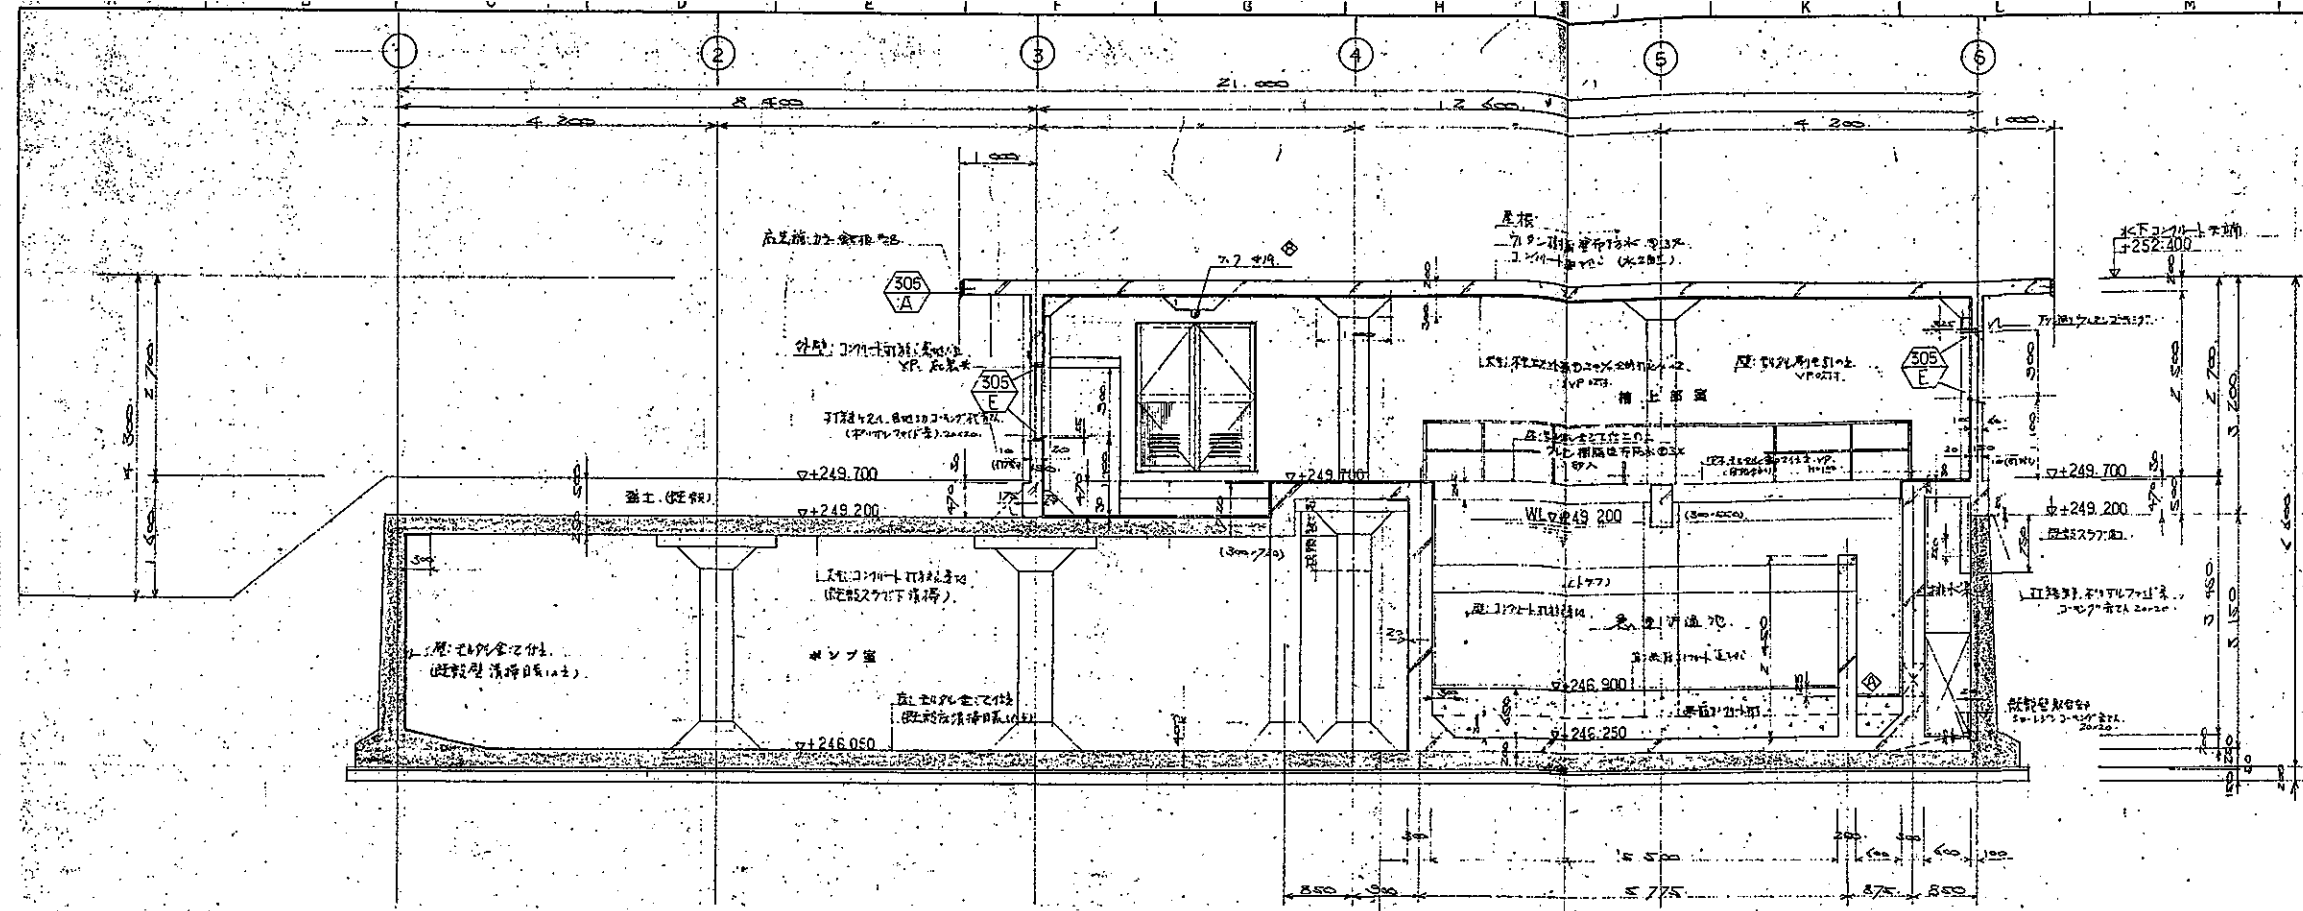


A-A 断面詳細図 1/2

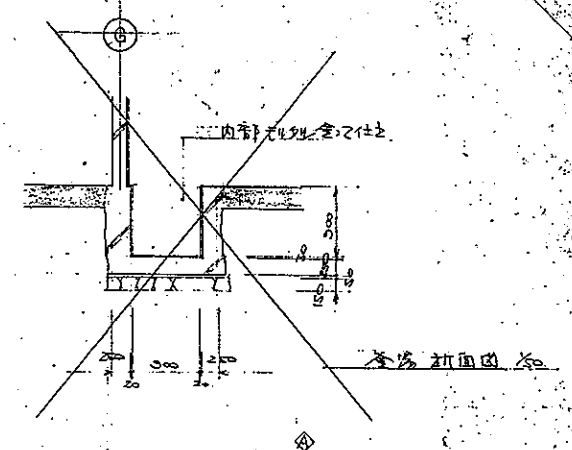


角部断面図

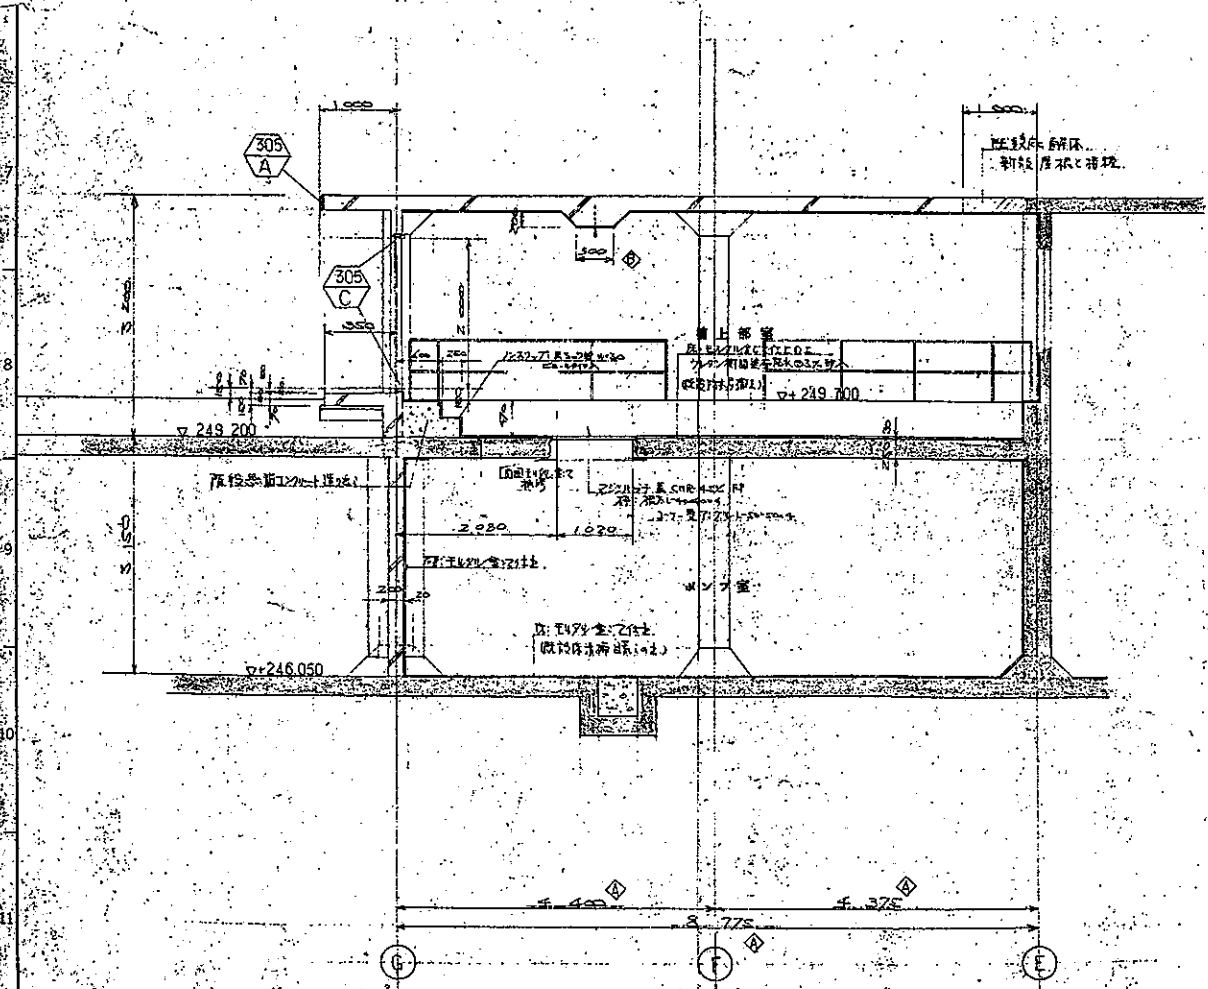

B-B 断面詳細図 1/2

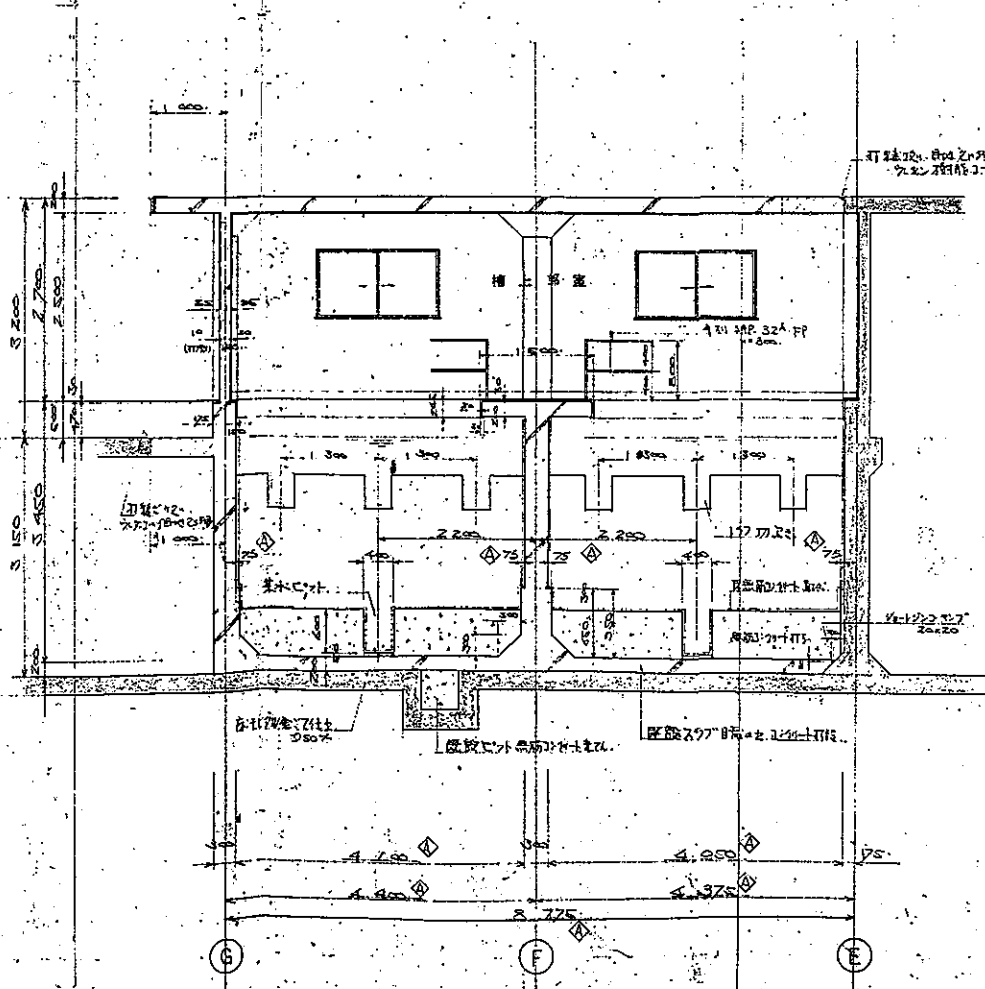

C-C 断面詳細図 1/2





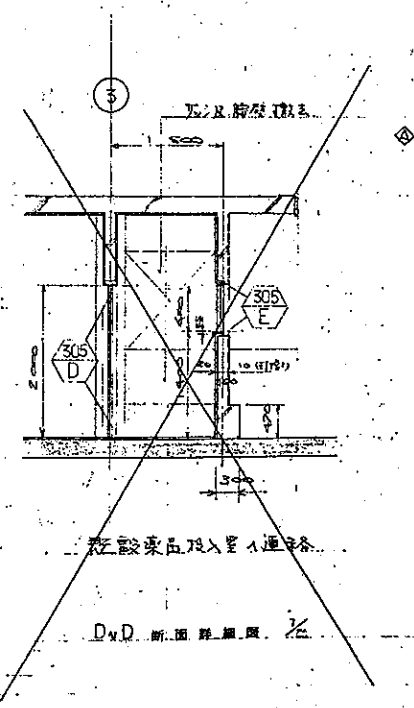


D-D 断面詳細図 1/2




工番	W-780249	井水花段	夕張市役所	股
業種			清水沢浄水場	股
水			免経る通池	第三巻法
地			新田新築	尺 1
				尺 50
住原インフィル株式会社				14/11/7 010249-1 1/2

記号	訂	正	年月日	訂正者
④	肝心ノ誤、手摺 改正		84.5.25	文員
⑤	④ 修正		84.9.19	
C				
D				
E				

植 上 部 電 直天	
天井	木造セメント板の20%全周 打込の上V.P.370
壁	セリタル板を引の上V.P.吸付 (既設壁)
窓	
巾木	セリタル金にては上V.P. H-270 H-100
床	セリタル板にては上 クレンシ板を引の上の5%全入 4寸1/2 SGP板 H-200 H-100 セリタル板にては上V.P. 370
その他	

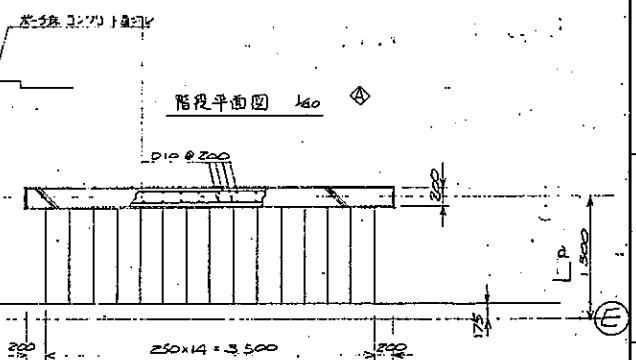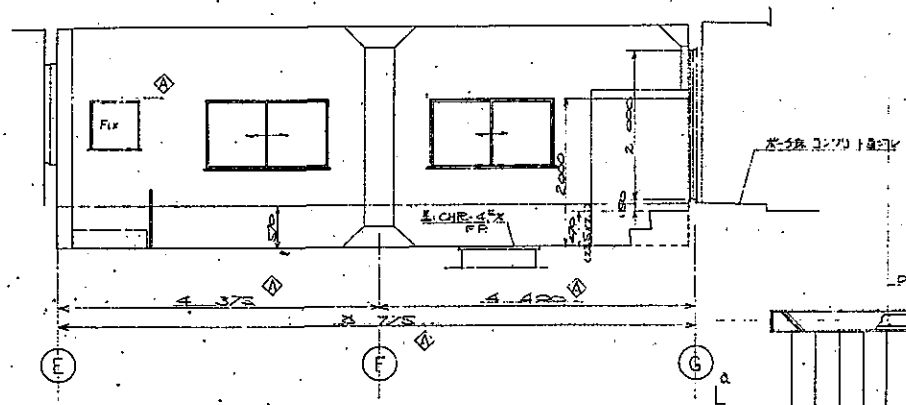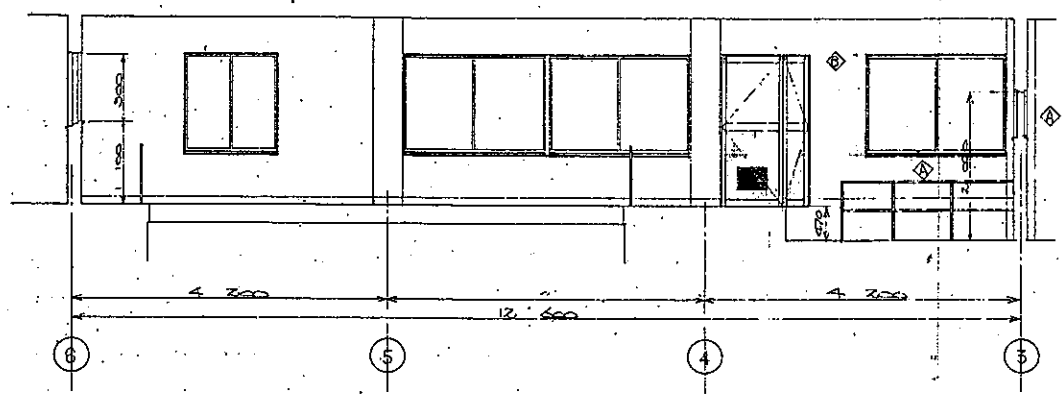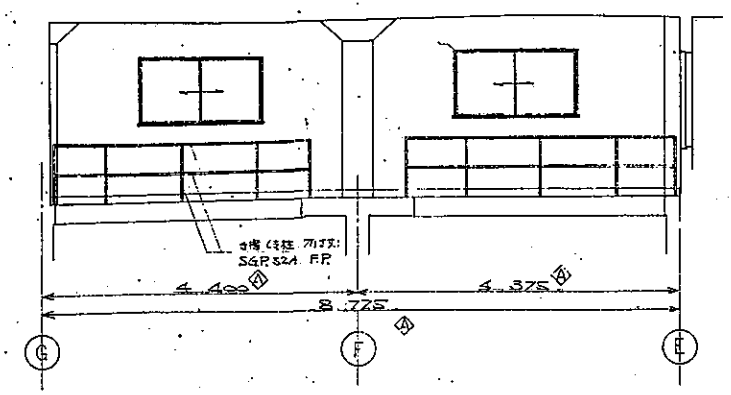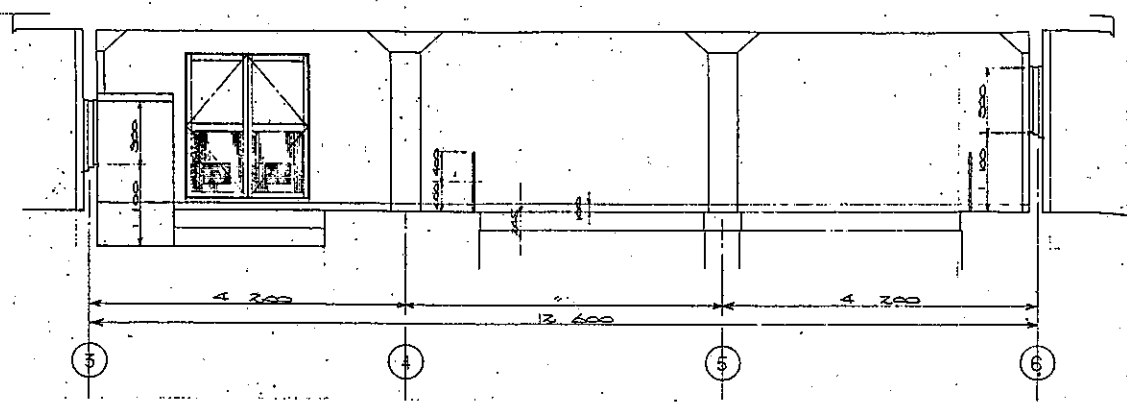

既設渠系投入量連絡口・通天	
天井	本モセメント管の20%全時 投入の上V.P.吸引
蓋	モルタル管を引の上V.P.吸引
縁	
印木	
床	モルタル全にて在工 クレンサ付簡便排水水の5%吸引
その他	

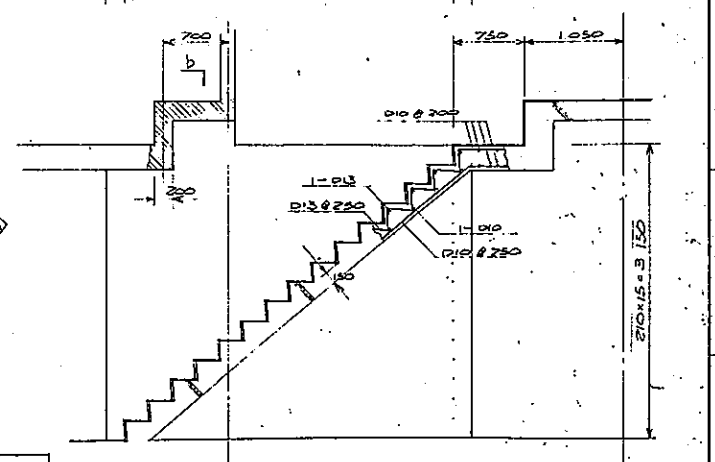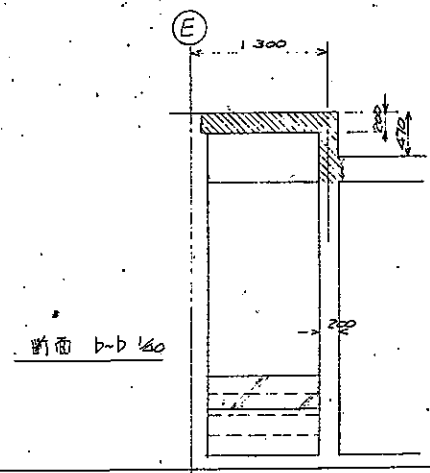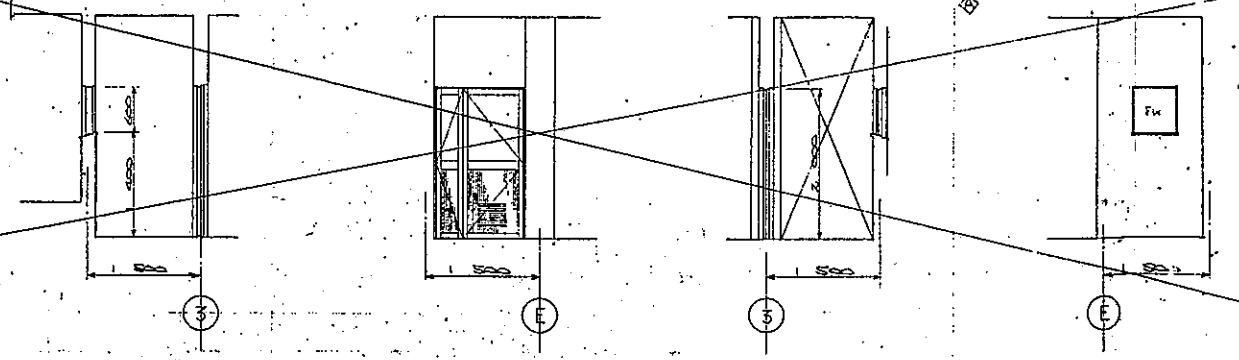

建具表

図	(SD) × 1	(AD) × 1	(AD) × 1	(AW) × 4	(AW) × 1
断面図					
窓 式	両開き鋼製アルミドア	両開き鋼製アルミドア (DG付)	両開き鋼製アルミドア (雙金・DG付)	引違い窓	既設窓
見 込	片見込 100%	片見込 70%	片見込 70%	片見込 70%	片見込 70%
サッシ	スチール製 1.1.4%	スチール製	スチール製	アルミ製	スチール製
仕 子	ラファワイヤ・ガラス 1.6.6.8%	ラファワイヤ・ガラス 1.6.6.8%	ラファワイヤ・ガラス 1.6.6.8%	ラファワイヤ・ガラス 1.6.6.8%	ラファワイヤ・ガラス 1.6.6.8%
取 手	F.P. (72天取付取手付)	スチール製 4.4.4.4%	スチール製 4.4.4.4%	付属金物一式	付属金物一式
金 物	ステンレス 4.4.4.4%	ステンレス 4.4.4.4%	ステンレス 4.4.4.4%	付属金物一式	付属金物一式
備 考	ガラス 1.6.6.8%	ガラス 1.6.6.8%	ガラス 1.6.6.8%	ガラス 1.6.6.8%	ガラス 1.6.6.8%

* 斜楔部 D100220 7 TIL 52
 规格: 15
 备注: 以规格为准。

W-730249	清水建設		夕張市役所		殿
管業項	清水排水場		清水排水場		殿
承造場	 組 織 調 査 課	 設 計 製 図 下 用	国 名 旭通建設 展開図、造具表	第三月法 尺 1 成 50	
荏原インフィル株式会社			7170No.	11月 17日	11月 24日

E 1/10

F 1/20

② $1/5$

• (b) 1/5

Ⓒ 1/5

工 業 要 項	W-780249		浄水施設		附 註 文 字 の 使 用 有 無	7 張市役所		取 引 先 の 名 称
						清水沢浄水場		
承 取	指 定		設 計		園 名	多摩公園		第三角
	調 査		製 図			各部詳細図		
					下 段 S-10		ラシ 図書	
荏原インフィルコ株式会社					717106		W780249-SOS	


[illegible]

使用材料。


- マンダリント ----- FC 210
○ 鉄 筋 ----- SD 30

工番	W-780249	冲水装置	加圧ポンプ	大阪市役所	敷
要項			排水用	清水沃、排水場	敷
承			園	急速通過	第三角法
現			名	各階、床下、	尺 度 100
住原インフィルコ株式会社			71700 No.	71700 国庫	W17178102449-3


記号	訂正	年月日	訂正者
①	形・寸法 陽極室加付	59.5.28	久野
②	形・寸法 陽極室加付	59.9.19	〃
C			
D			
E			

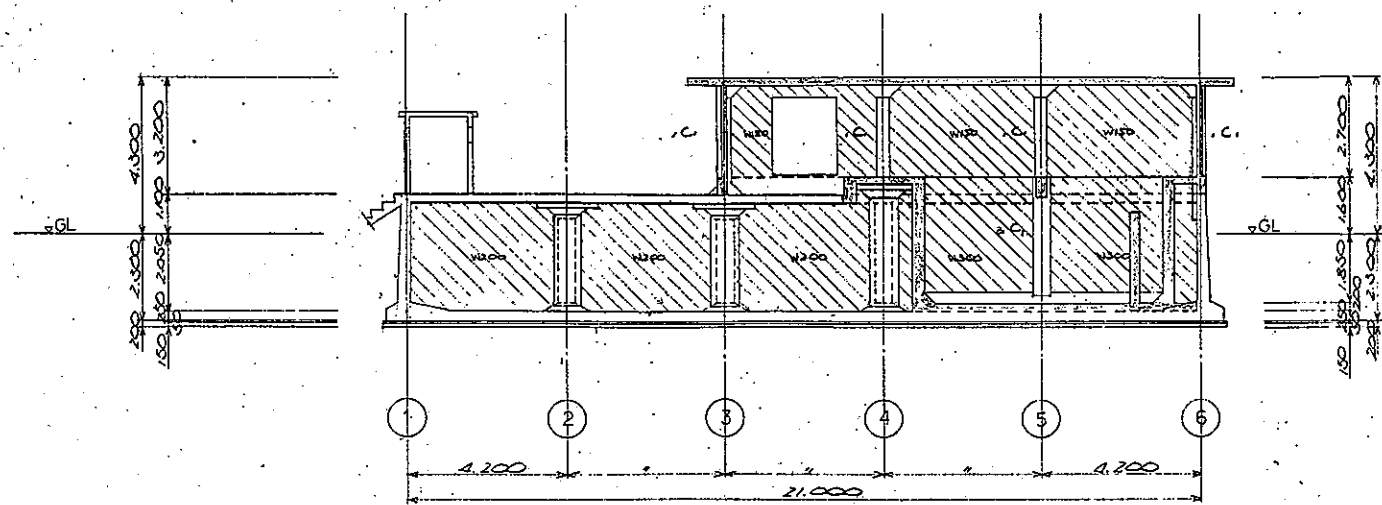


G 列軸組図 S=L100

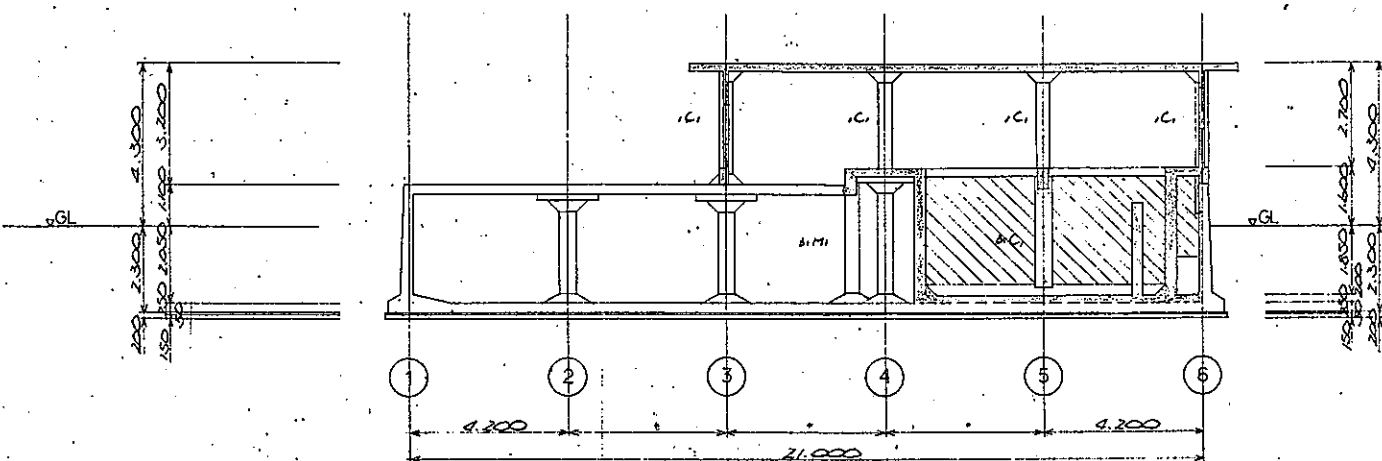


F 列軸組図 S=L100

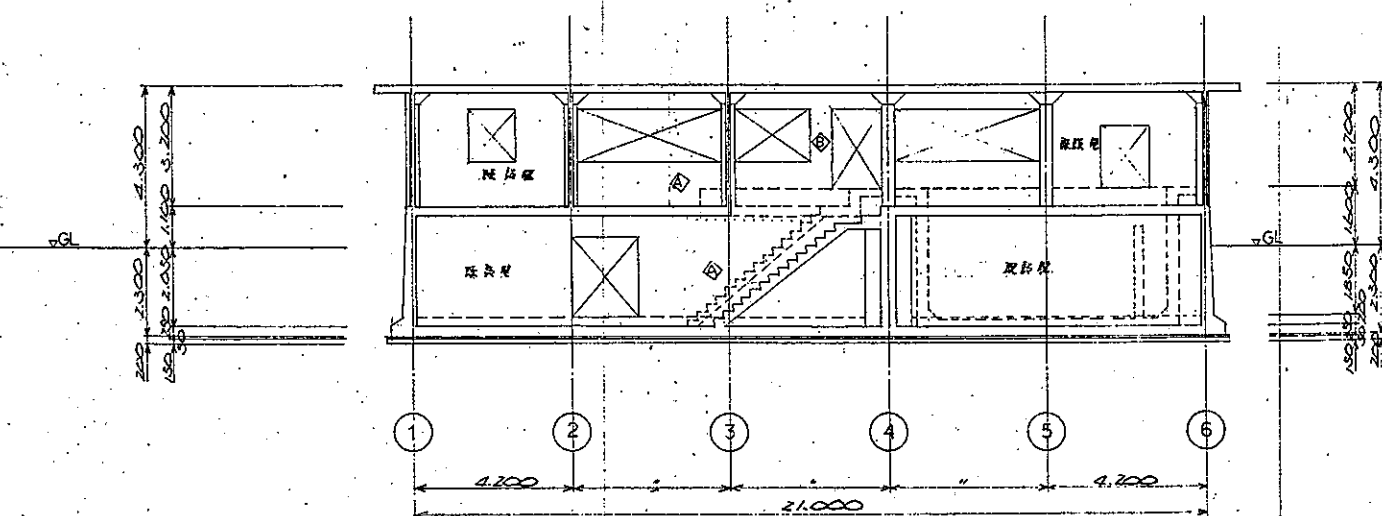


E 列軸組図 S=L100

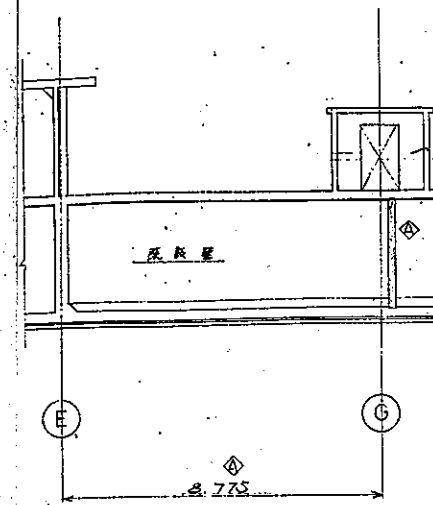


1 列軸組図 S=L100

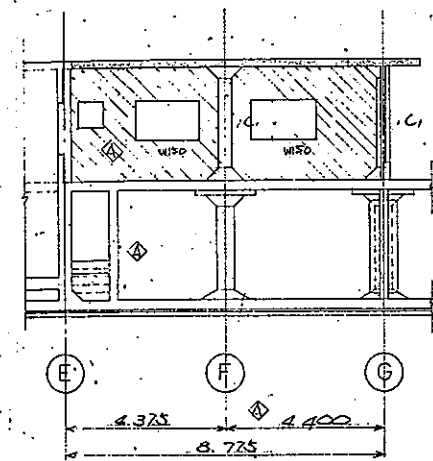


3 列軸組図 S=L100

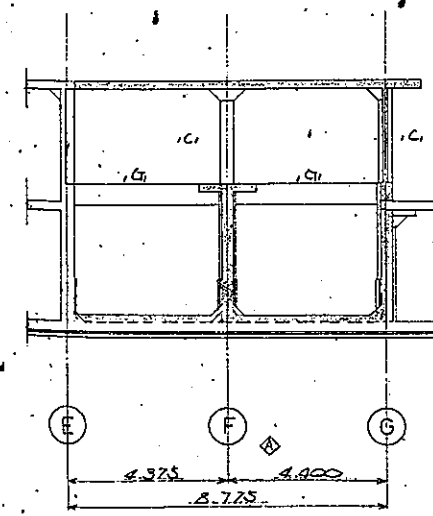


5 列軸組図 S=L100

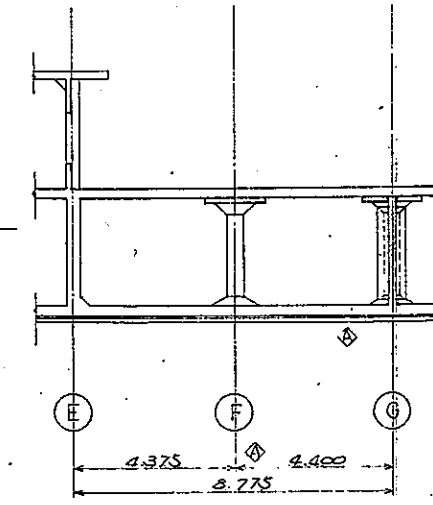

2 列軸組図 S=L100

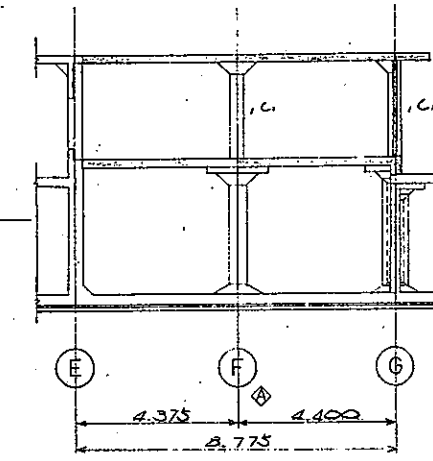



4 列軸組図 S=L100

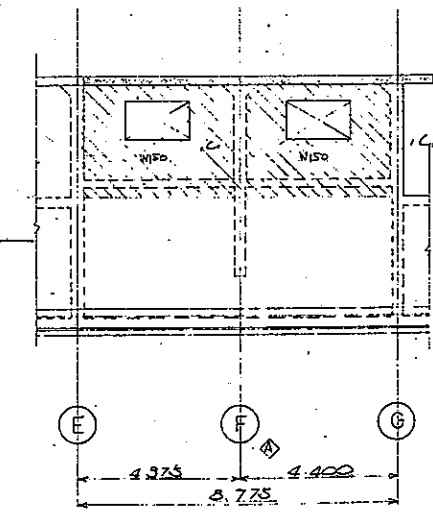



6 列軸組図 S=L100

工番	W-780249	清水花袋	清水花袋	清水花袋	清水花袋
要項					
承					
図					
設計					
製					
図					
名					
第三角法					
1					
100					
荏原インフィル株式会社					
1-W-780249-3-07					

7
8
9
10
11

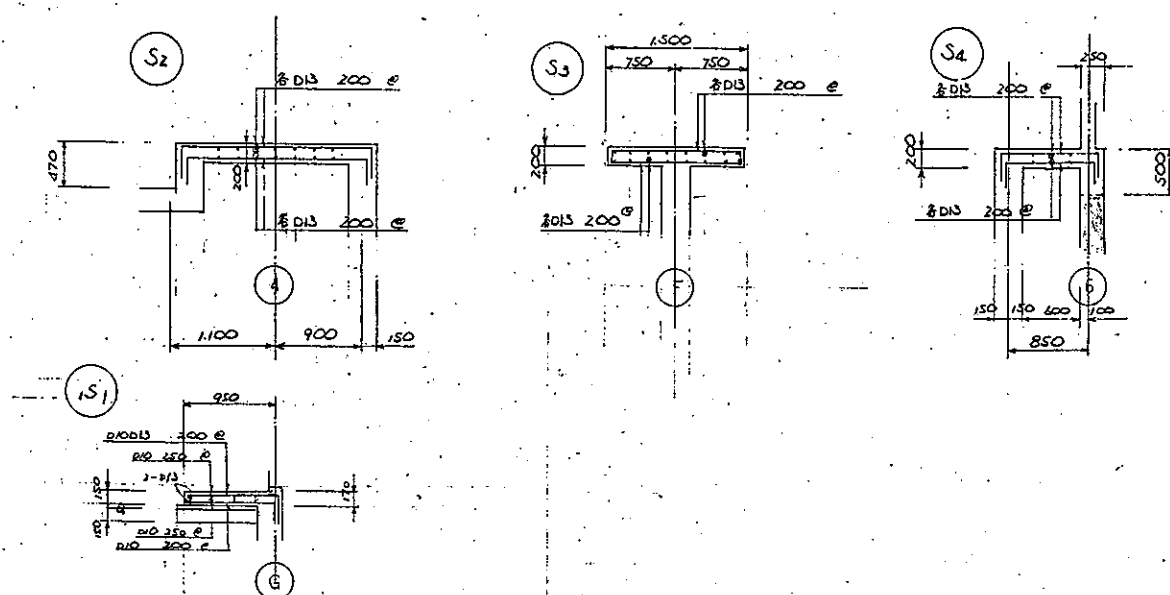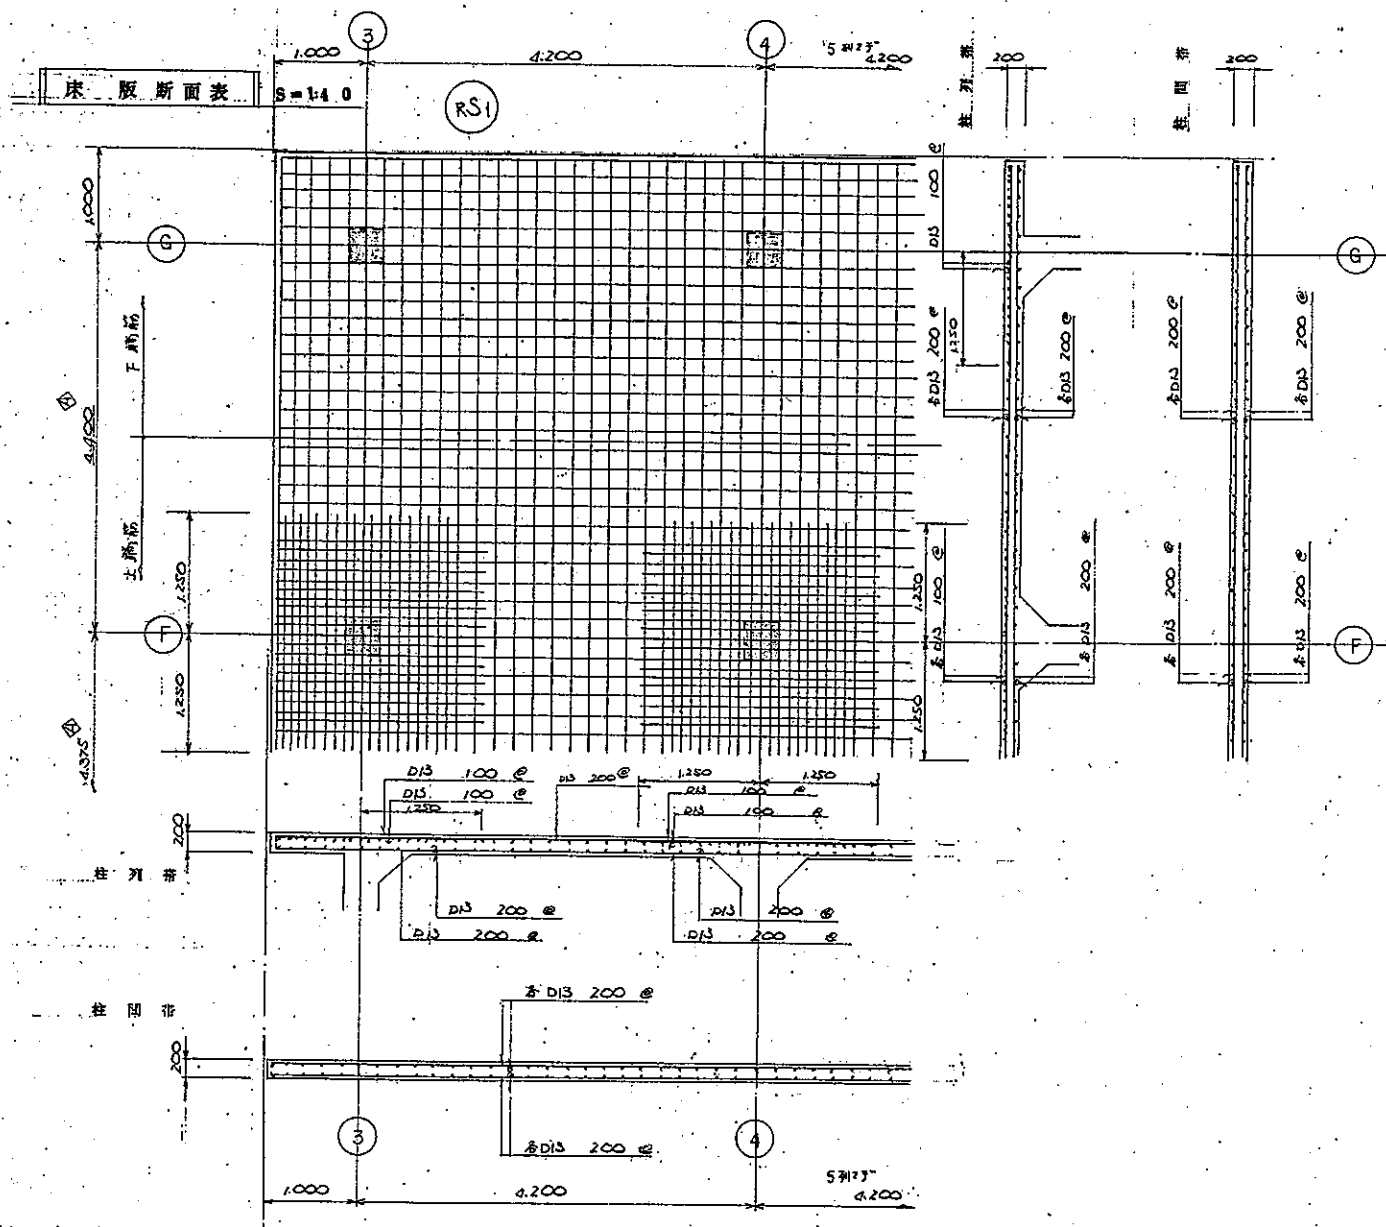


断面表 S=140

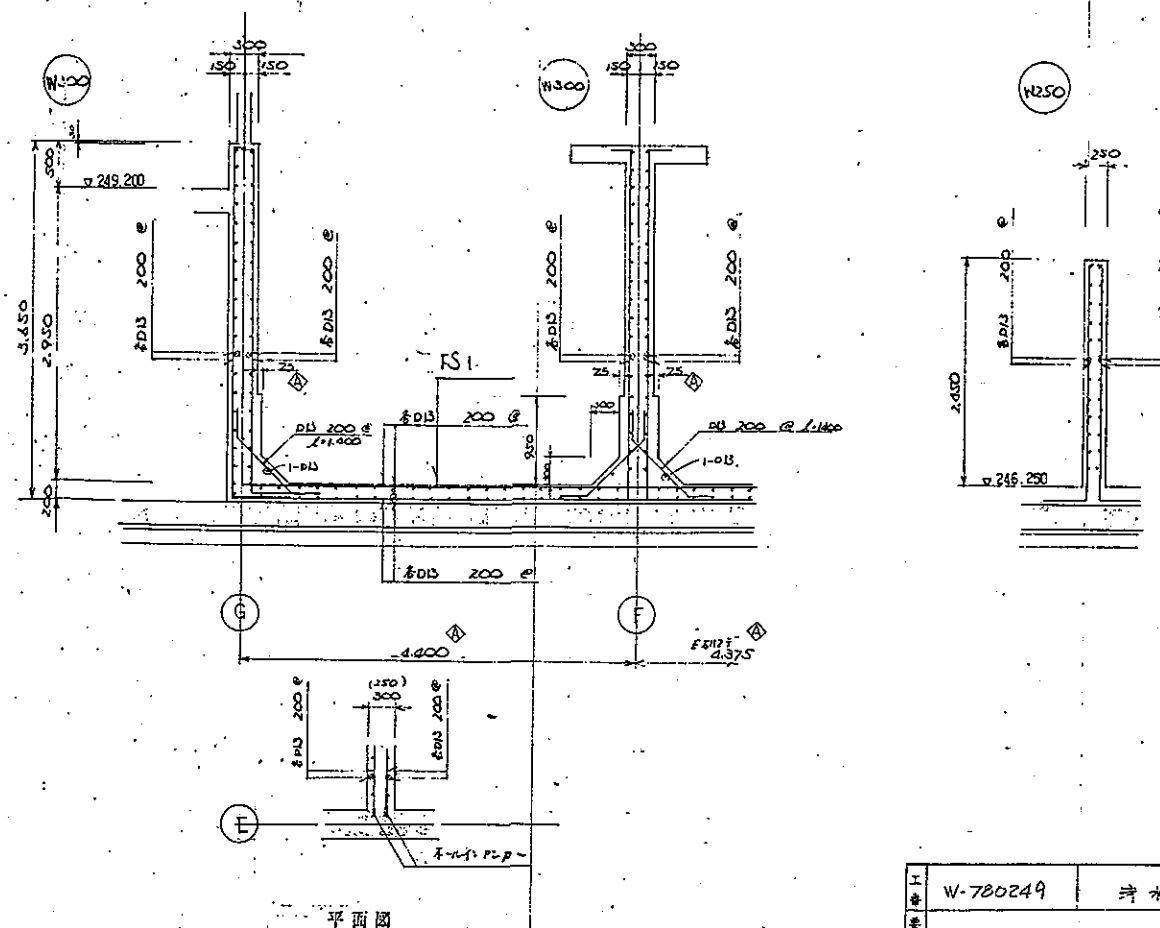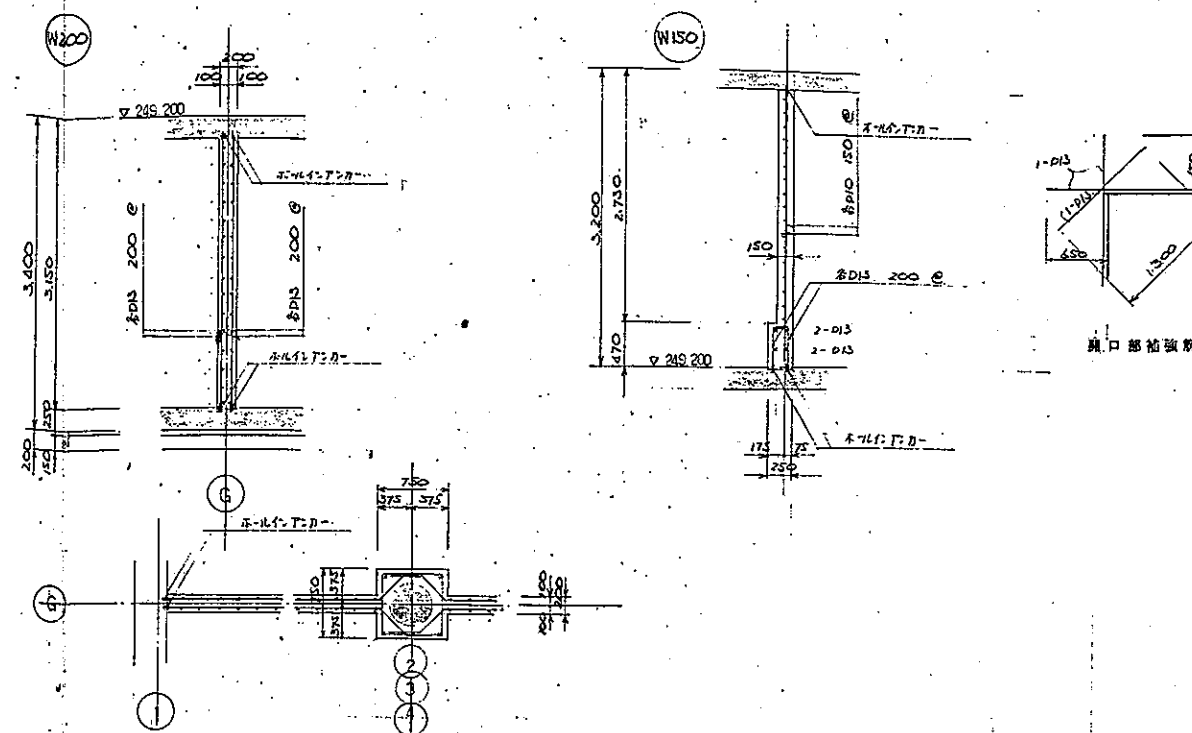

工番	W-780249		浄水施設		神戸市役所	股
要項					清水沢浄水場	股
承	仕	図	設	園	急造通池	第三角法
認	監	製	名		存物壁新面表	尺 1 度 40
荏原インフィル株式会社				マイク	1971/7/8/24/9	3-18/6


平面図

S = 1:1,000

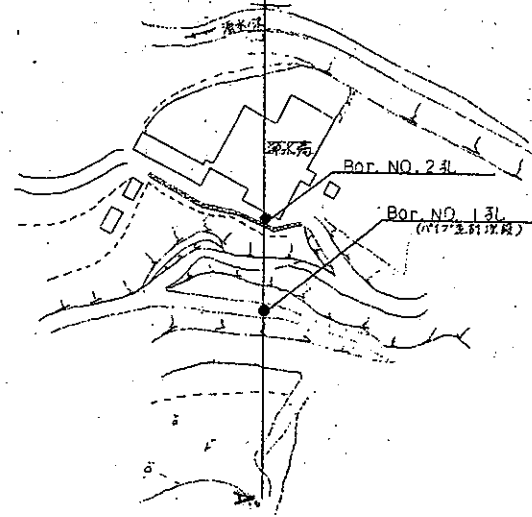

地層想定断面図

S = 1:200

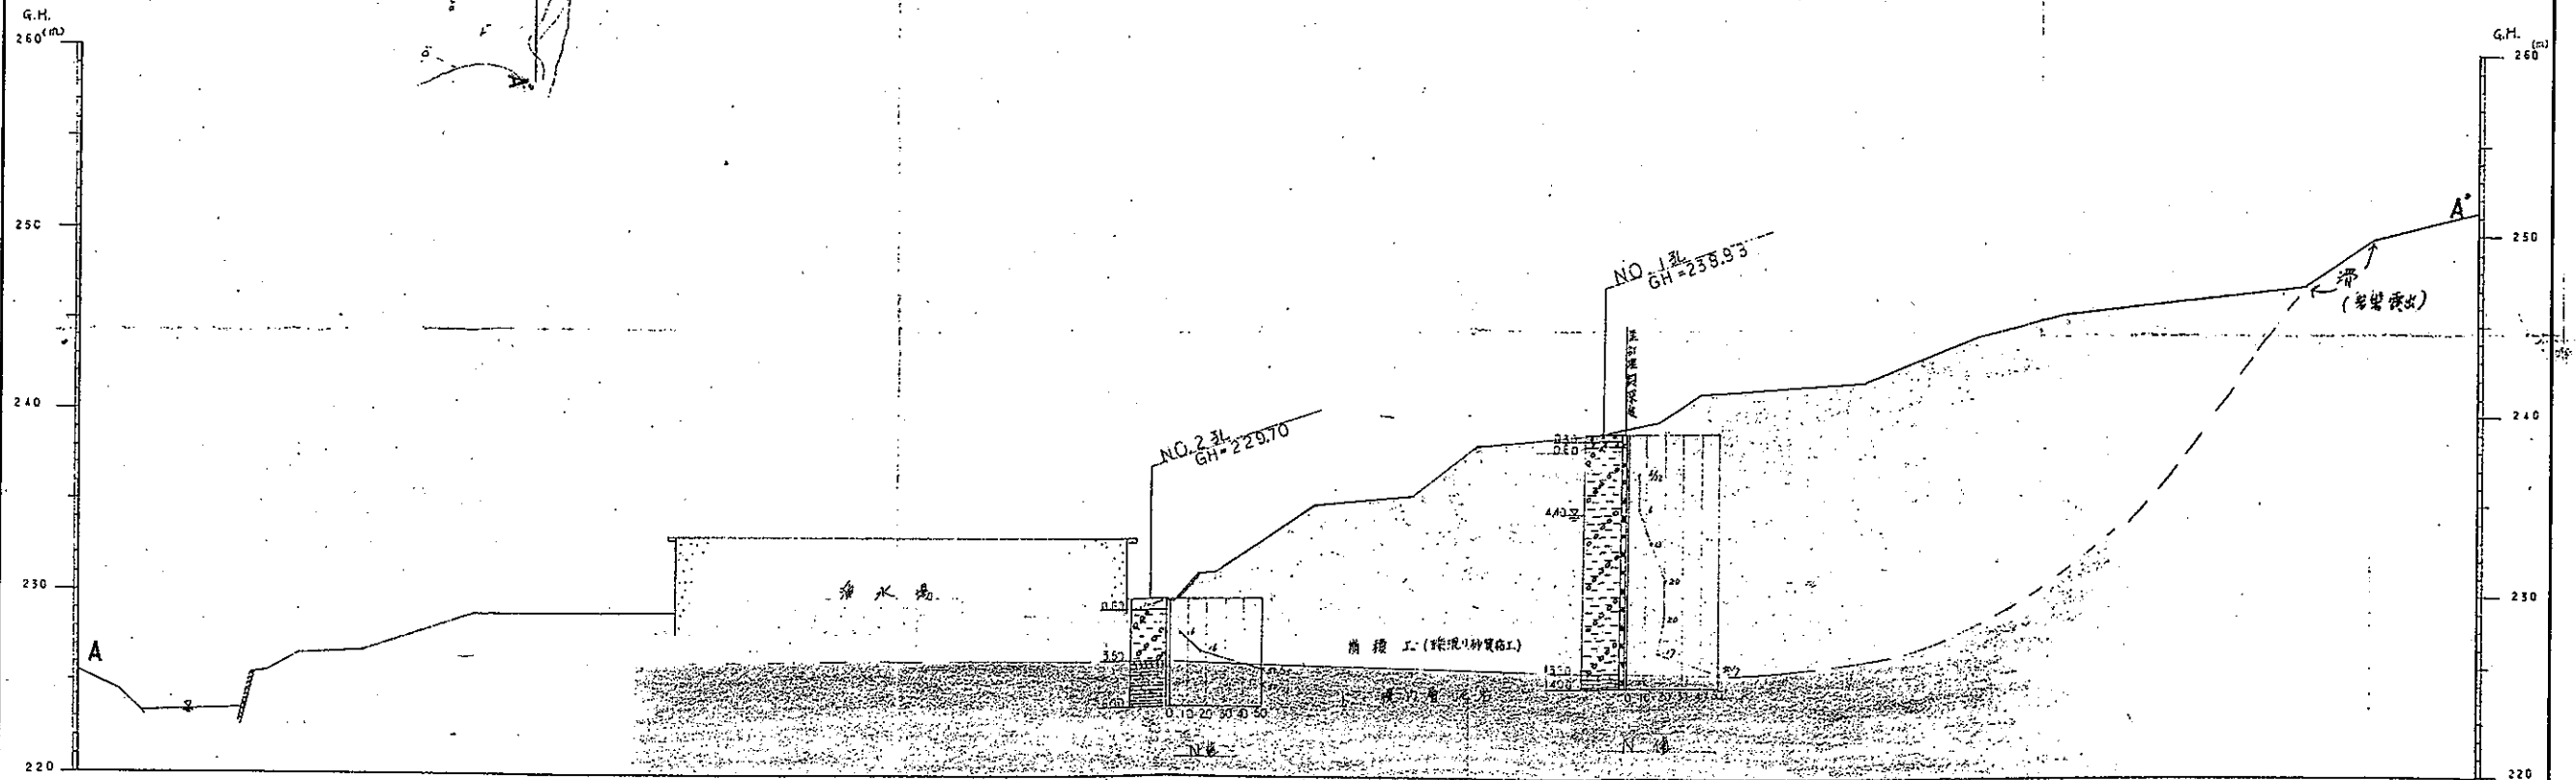

年 度	昭 和 5 4 年 度		
工 事 名	2張市清水取水場地質調査		
図面名	平面図 S=1:1000 地層想定断面図 S=1:200		
縮 尺		図面番号	
年 月 日	昭和 5 4 年 1 1 月		
北星コンサルタント株式会社			